

... PROJEKT BUDOWLANY ... TOM II ...

Egz. nr 1

TEMAT:	KANALIZACJA SANITARNA I DESZCZOWA W M. TANOWO I WITORZA, GMINA POLICE
LOKALIZACJA:	m. Tanowo, Witorza i Trzuszczyn, gmina Police, powiat Policki, województwo zachodniopomorskie Numery działek zamieszczono na stronie 1 opisu
OBIEKT:	KANALIZACJA SANITARNA I DESZCZOWA W M. TANOWO I WITORZA, GMINA POLICE Teren we właściwości Starosty Polickiego
STADIUM:	Projekt budowlany
BRANŻA:	Sanitarna, elektryczna, konstrukcyjno-budowlana

INWESTOR:	Gmina Police, ul. Stefana Batorego 3, 72-010 Police
JEDNOSTKA PROJEKTOWA:	Przedsiębiorstwo Inżynierii Środowiska BSB Sp.j. ul. Jana z Kolna 4, 65-014 Zielona Góra

AUTORZY	IMIĘ NAZWISKO	UPRAWNIENIA	DATA PODPIS
PROJEKTANT branża sanitarna	mgr inż. Małgorzata Warcholińska	mgr inż. Małgorzata Warcholińska uprawnienia budowlane nr 34/2003/ZG	grudz. 2011+kwiec. 2012
SPRAWDZIŁ branża sanitarna	mgr inż. Joanna Siergiej	mgr inż. JOANNA SIERGIEJ upr. proj. Nr 4/89/ZG § 4.2, § 7, § 13, ust. 1 pkt 4a bud. Nr 5/70 § 29, § 8, ust. 1 pkt 2 Specjalność: sieci, instalacje	grudz. 2011+kwiec. 2012
PROJEKTANT branża elektryczna	inż. Janisław Rączka	inż. Janisław Rączka upr. bud. 14/75/Zg inż. 14/97/Zg § 4.2, § 5.1, § 5.4, § 7, § 8, § 13, § 14 nr ewid. 15-4/78/Zg § 4.2, § 7, oraz § 13 ust. 1 pkt. 4 lit. i Dz.U. Nr 8 poz. 46	grudz. 2011+kwiec. 2012
SPRAWDZIŁ branża elektryczna	inż. Juchan Jan Łychmus	inż. Juchan Jan Łychmus tech. bud. 17/73/Zg § 11 ust. 1 pkt 2 mgr inż. Sławomir Grzelak	kwiecień 2012
PROJEKTANT br. konstrukcyjno-bud.	tech. bud. Mieczysław Nowak	tech. bud. Mieczysław Nowak upr. bud. 17/73/Zg § 11 ust. 1 pkt 2 mgr inż. Sławomir Grzelak	kwiecień 2012
SPRAWDZIŁ br. konstrukcyjno-bud.	mgr inż. Sławomir Grzelak	UPRAWNIENIA BUDOWLANE nr ewid. LBS/0073/POOK/09 do projektowania i kierowania robotami budowlanymi w specjalności konstrukcyjno-budowlanej	kwiecień 2012
PROJEKTANT br. architektoniczna	tech. bud. Udo Luka	spec. arch. konstr. budowl. Udo Luka upr. bud. nr 27/77/ZG § 2.2.1 i 2, § 5.2 i § 6.2 i 3 § 13 ust. 1 pkt 1 i 2, § 7	kwiecień 2012
SPRAWDZIŁ br. architektoniczna	mgr inż. arch. Marian Janusz Wyczałkowski	ARCH. JANUSZ WYCZAŁKOWSKI mgr inż. upr. bud. z art. 381 P.B. 1959 Zielona Góra, ul. B. Gierzyńskich 69 ☎ 26 15 83	grudz. 2011+kwiec. 2012
OPRACOWALI branża sanitarna	mgr. inż. S. Szymański mgr. inż. D. Pietrzak mgr. inż. D. Łukomski mgr. inż. K. Szymański		

NR UMOWY: 16/2010

DATA: grudzień 2011r. + kwiecień 2012r.

SPIS ZAWARTOŚCI PROJEKTU BUDOWLANEGO ZAMIESZCZONO NA STRONIE 4 OPISU

SPIS ZAWARTOŚCI PROJEKTU BUDOWLANEGO

Z uwagi na znaczne rozmiary dokumentacji opracowano ją w podziale na 7 tomów.

W tomie I zamieszczono: część opisową, załączniki tabelaryczne, oraz rysunki nr 0÷15. W tomie II zamieszczono rysunki nr 16÷39. W tomie III zamieszczono rysunki nr 40÷96. W tomie IV zamieszczono rysunki nr 97÷128 oraz komplety rysunków branży elektrycznej i konstrukcyjno-budowlanej. W tomach V÷ VII zamieszczono załączniki formalno-prawne.

Tom I

**CZĘŚĆ OPISOWA PROJEKTU
ZESTAWIENIA TABELARYCZNE**

CZĘŚĆ RYSUNKOWA

Branża sanitarna

1 -	Plan orientacyjny	skala 1:10.000	rys. 0.....	str. 113
2÷16 -	Projekt zagospodarowania terenu	skala 1:500	rys. 1 ÷ 15..	str. 114÷128

Tom II

CZĘŚĆ RYSUNKOWA C.D.

17÷39 -	Projekt zagospodarowania terenu	skala 1:500	rys. 15 ÷ 38	str. 4÷27
40 -	Projekt zagospodarowania terenu stacji podciśnieniowej.....	skala 1:100	rys. 39	str. 28

Tom III

CZĘŚĆ RYSUNKOWA C.D.

41 -	Rozwinięcie rurociągów podciśnieniowego i ciśnieniowego na terenie stacji podciśnieniowej	skala 1:50	rys. 40	str. 4
42 -	Profil podłużny kanalizacji sanitarnej Rurociąg R-1 cz.1	skala 1:100/500	rys. 41	str. 5
43 -	Profil podłużny kanalizacji sanitarnej Rurociąg R-1 cz.2	skala 1:100/500	rys. 42	str. 6
44 -	Profil podłużny kanalizacji sanitarnej Rurociąg R-1 cz.3	skala 1:100/500	rys. 43	str. 7
45 -	Profil podłużny kanalizacji sanitarnej Rurociąg R-1 cz.4	skala 1:100/500	rys. 44	str. 8
46 -	Profil podłużny kanalizacji sanitarnej Rurociąg R-1 cz.5	skala 1:100/500	rys. 45	str. 9
47 -	Profil podłużny kanalizacji sanitarnej Rurociąg R-1 cz.6	skala 1:100/500	rys. 46	str. 10
48 -	Profil podłużny kanalizacji sanitarnej Rurociąg R-1 cz.7	skala 1:100/500	rys. 47	str. 11
49 -	Profil podłużny kanalizacji sanitarnej Rurociąg R-1.1, R-1.2, R-1.3, R-1.4	skala 1:100/500	rys. 48	str. 12
50 -	Profil podłużny kanalizacji sanitarnej Rurociągi R-1.5, R-1.6 i R-1.6.1.....	skala 1:100/500	rys. 49	str. 13
51 -	Profil podłużny kanalizacji sanitarnej Rurociągi R-1.7, R-1.7.1 i R-1.7.2	skala 1:100/500	rys. 50	str. 14
52 -	Profil podłużny kanalizacji sanitarnej Rurociągi R-1.8, R-1.9, R-1.10, R-1.11 i R-1.12.....	skala 1:100/500	rys. 51	str. 15
53 -	Profil podłużny kanalizacji sanitarnej Rurociągi R-1.13 i R-1.13.1	skala 1:100/500	rys. 52	str. 16
54 -	Profil podłużny kanalizacji sanitarnej Rurociągi R-1.14, R-1.15, R-1.16 i R-1.17.....	skala 1:100/500	rys. 53	str. 17
55 -	Profil podłużny kanalizacji sanitarnej Rurociąg R-1.18.....	skala 1:100/500	rys. 54	str. 18
56 -	Profil podłużny kanalizacji sanitarnej Rurociągi R-1.18.1, R-1.19 i R-1.19.1.....	skala 1:100/500	rys. 55	str. 19
57 -	Profil podłużny kanalizacji sanitarnej Rurociągi R-1.20 i R-1.21.....	skala 1:100/500	rys. 56	str. 20
58 -	Profil podłużny kanalizacji sanitarnej Rurociągi R-1.22, R- 1.22.1, R-1.22.2, R-1.22.3 i R-1.22.4	skala 1:100/500	rys. 57	str. 21
59 -	Profil podłużny kanalizacji sanitarnej Rurociągi R-1.23, R-1.24 i R-1.25.....	skala 1:100/500	rys. 58	str. 22
60 -	Profil podłużny kanalizacji sanitarnej Rurociąg R-2 cz.1...	skala 1:100/500	rys. 59	str. 23
61 -	Profil podłużny kanalizacji sanitarnej Rurociąg R-2 cz.2...	skala 1:100/500	rys. 60	str. 24
62 -	Profil podłużny kanalizacji sanitarnej Rurociąg R-2 cz.3...	skala 1:100/500	rys. 61	str. 25
63 -	Profil podłużny kanalizacji sanitarnej Rurociąg R-2 cz.4...	skala 1:100/500	rys. 62	str. 26
64 -	Profil podłużny kanalizacji sanitarnej Rurociągi R-2.1 i R-2.2 cz.1.....	skala 1:100/500	rys. 63	str. 27
65 -	Profil podłużny kanalizacji sanitarnej Rurociąg R-2.2 cz.2	skala 1:100/500	rys. 64	str. 28
66 -	Profil podłużny kanalizacji sanitarnej Rurociąg R-2.2 cz.3	skala 1:100/500	rys. 65	str. 29

67 -	Profil podłużny kanalizacji sanitarnej Rurociąg R-2.2 cz.4	skala 1:100/500	rys. 66	str. 30
68 -	Profil podłużny kanalizacji sanitarnej Rurociąg R-2.2 cz.5	skala 1:100/500	rys. 67	str. 31
69 -	Profil podłużny kanalizacji sanitarnej Rurociąg R-2.2.1 cz.1	skala 1:100/500	rys. 68	str. 32
70 -	Profil podłużny kanalizacji sanitarnej Rurociąg R-2.2.1 cz.2	skala 1:100/500	rys. 69	str. 33
71 -	Profil podłużny kanalizacji sanitarnej Rurociągi R-2.2.1.1, R-2.2.1.2 i R-2.2.1.3	skala 1:100/500	rys. 70	str. 34
72 -	Profil podłużny kanalizacji sanitarnej Rurociągi R-2.2.2 i R-2.2.3	skala 1:100/500	rys. 71	str. 35
73 -	Profil podłużny kanalizacji sanitarnej Rurociąg R-2.2.3.1...	skala 1:100/500	rys. 72	str. 36
74 -	Profil podłużny kanalizacji sanitarnej Rurociągi R-2.2.4 i R-2.2.4.1	skala 1:100/500	rys. 73	str. 37
75 -	Profil podłużny kanalizacji sanitarnej Rurociągi R-2.2.5, R- 2.2.6, R-2.2.6.1 i R-2.2.7÷R-2.2.10	skala 1:100/500	rys. 74	str. 38
76 -	Profil podłużny kanalizacji sanitarnej Rurociągi R-2.3, R-2.4, R-2.5 i R-2.6	skala 1:100/500	rys. 75	str. 39
77 -	Profil podłużny kanalizacji sanitarnej Rurociągi R-2.7, R-2.8, R-2.9, R-2.9.1 i R-2.10	skala 1:100/500	rys. 76	str. 40
78 -	Profil podłużny kanalizacji sanitarnej Rurociągi R-2.11, R- 2.12 i R-2.13 cz.1	skala 1:100/500	rys. 77	str. 41
79 -	Profil podłużny kanalizacji sanitarnej Rurociągi R-2.13 cz.2 i R-2.13.1	skala 1:100/500	rys. 78	str. 42
80 -	Profil podłużny kanalizacji sanitarnej Rurociągi R-2.13.2 i R-2.13.3	skala 1:100/500	rys. 79	str. 43
81 -	Profil podłużny kanalizacji sanitarnej Rurociągi R-2.13.3.1, R-2.13.3.2, R-2.13.3.3, R-2.13.3.4, R-2.14, R-2.15 i R-2.16 cz.1	skala 1:100/500	rys. 80	str. 44
82 -	Profil podłużny kanalizacji sanitarnej Rurociąg R-2.16 cz. 2	skala 1:100/500	rys. 81	str. 45
83 -	Profil podłużny kanalizacji sanitarnej Rurociągi R-2.16.1, R-2.16.1a i R-2.16.2	skala 1:100/500	rys. 82	str. 46
84 -	Profil podłużny kanalizacji sanitarnej Ruroc. R-2.20 R-2.20.1 R-2.20.1.1 R-2.21	skala 1:100/500	rys. 83	str. 47
85 -	Profil podłużny kanalizacji sanitarnej Rurociągi R-2.20, R-2.20.1 i R-2.21	skala 1:100/500	rys. 84	str. 48
86 -	Profil podłużny kanalizacji sanitarnej Rurociąg RT-1 cz.1	skala 1:100/500	rys. 85	str. 49
87 -	Profil podłużny kanalizacji sanitarnej Rurociąg RT-1 cz.2	skala 1:100/500	rys. 86	str. 50
88 -	Profil podłużny kanalizacji sanitarnej Rurociąg RT-1 cz.3	skala 1:100/500	rys. 87	str. 51
89 -	Profil podłużny kanalizacji sanitarnej Rurociąg RT-1 cz.4	skala 1:100/500	rys. 88	str. 52
90 -	Profil podłużny kanalizacji sanitarnej Rurociąg RT-1 cz.5	skala 1:100/500	rys. 89	str. 53
91 -	Profil podłużny kanalizacji sanitarnej Rurociąg RT-1 cz.6	skala 1:100/500	rys. 90	str. 54
92 -	Profil podłużny kanalizacji sanitarnej Rurociąg RTD-1 cz.1	skala 1:100/500	rys. 91	str. 55
93 -	Profil podłużny kanalizacji sanitarnej Rurociąg RTD-1 cz.2	skala 1:100/500	rys. 92	str. 56
94 -	Profil podłużny kanalizacji sanitarnej Rurociągi RTD-2...8	skala 1:100/500	rys. 93	str. 57
95 -	Profil podłużny kanalizacji sanitarnej Rurociągi RTK-1, RTD-9...15	skala 1:100/500	rys. 94	str. 58
96 -	Profil podłużny kanalizacji deszczowej	skala 1:100/250	rys. 95	str. 59
97 -	Sposób ułożenia kabli monitoringu względem rurociągu - przekrój poprzeczny	skala brak	rys. 96	str. 60

Tom IV

CZĘŚĆ RYSUNKOWA C.D.

98 -	Prof. Linie serwisowe rurociągów: R-1 cz.1	skala 1:100/500 ...	rys. 97	str. 4
99 -	Prof. Linie serwisowe rurociągów: R-1 cz.2	skala 1:100/500 ...	rys. 98	str. 5
100 -	Prof. Linie serwisowe rurociągów: R-1 cz.3	skala 1:100/500 ...	rys. 99	str. 6
101 -	Prof. Linie serwisowe rurociągów: R-1 cz.4	skala 1:100/500 ...	rys. 100	str. 7
102 -	Prof. Linie serwisowe rurociągów: R-1 cz.5 ÷ R-1.7	skala 1:100/500 ...	rys. 101	str. 8
103 -	Prof. Linie serwisowe rurociągów: R-1.7.1 ÷ R-1.12	skala 1:100/500 ...	rys. 102	str. 9
104 -	Prof. Linie serwisowe rurociągów: R-1.13 ÷ R-1.14	skala 1:100/500 ...	rys. 103	str. 10
105 -	Prof. Linie serwisowe rurociągów: R-1.15 ÷ R-1.17	skala 1:100/500 ...	rys. 104	str. 11
106 -	Prof. Linie serwisowe rurociągów: R-1.18, R-1.18.1	skala 1:100/500 ...	rys. 105	str. 12
107 -	Prof. Linie serwisowe rurociągów: R-1.19 ÷ R-1.20	skala 1:100/500 ...	rys. 106	str. 13
108 -	Prof. Linie serwisowe rurociągów: R-1.21	skala 1:100/500 ...	rys. 107	str. 14
109 -	Prof. Linie serwisowe rurociągów: R-1.22 ÷ R-1.22.4	skala 1:100/500 ...	rys. 108	str. 15
110 -	Prof. Linie serwisowe rurociągów: R-1.23	skala 1:100/500 ...	rys. 109	str. 16

111 -	Prof. Linie serwisowe rurowciągów: R-2 cz.1.....	skala 1:100/500 ...	rys. 110	str. 17
112 -	Prof. Linie serwisowe rurowciągów: R-2 cz.2.....	skala 1:100/500 ...	rys. 111	str. 18
113 -	Prof. Linie serwisowe rurowciągów: R-2 cz.3.....	skala 1:100/500 ...	rys. 112	str. 19
114 -	Prof. Linie serwisowe rurowciągów: R-2.1, R-2.2 cz.1.....	skala 1:100/500 ...	rys. 113	str. 20
115 -	Prof. Linie serwisowe rurowciągów: R-2.2 cz.2.....	skala 1:100/500 ...	rys. 114	str. 21
116 -	Prof. Linie serwisowe rurowciągów: R-2.2.1.....	skala 1:100/500 ...	rys. 115	str. 22
117 -	Prof. Linie serwisowe rurowciągów: R-2.2.1.1 ÷ R-2.2.2.....	skala 1:100/500 ...	rys. 116	str. 23
118 -	Prof. Linie serwisowe rurowciągów: R-2.2.3, R-2.2.3.1.....	skala 1:100/500 ...	rys. 117	str. 24
119 -	Prof. Linie serwisowe rurowciągów: R-2.2.4 ÷ R-2.2.5.....	skala 1:100/500 ...	rys. 118	str. 25
120 -	Prof. Linie serwisowe rurowciągów: R-2.2.6 ÷ R-2.6.....	skala 1:100/500 ...	rys. 119	str. 26
121 -	Prof. Linie serwisowe rurowciągów: R-2.7 ÷ R-2.12.....	skala 1:100/500 ...	rys. 120	str. 27
122 -	Prof. Linie serwisowe rurowciągów: R-2.13 cz.1.....	skala 1:100/500 ...	rys. 121	str. 28
123 -	Prof. Linie serwisowe rurowciągów: R-2.13 cz.2 ÷ R-2.13.2.....	skala 1:100/500 ...	rys. 122	str. 29
124 -	Prof. Linie serwisowe rurowciągów: R-2.13.3 ÷ R-2.13.3.2.....	skala 1:100/500 ...	rys. 123	str. 30
125 -	Prof. Linie serwisowe rurowciągów: R-2.13.3.3 ÷ R-2.15.....	skala 1:100/500 ...	rys. 124	str. 31
126 -	Prof. Linie serwisowe rurowciągów: R-2.16 cz.1.....	skala 1:100/500 ...	rys. 125	str. 32
127 -	Prof. Linie serwisowe rurowciągów: R-2.16 cz.2÷R-2.16.2.1.....	skala 1:100/500 ...	rys. 126	str. 33
128 -	Prof. Linie serwisowe rurowciągów: R-2.16.3 ÷ R-2.2.1.....	skala 1:100/500 ...	rys. 127	str. 34
129 -	Ogrodzenie stacji podciśnieniowej	skala 1:50/250	rys. 128	str. 35

Branża elektryczna

98 -	Instalacje elektryczne	skala 1:50	rys. E1	str. 36
99 -	Instalacja odgromowa	skala 1:50	rys. E2	str. 37
100 -	Schemat zasilania	skala – brak.....	rys. E3	str. 38

Branża konstrukcyjna

101 -	Elewacje	skala 1:50	rys. K1	str. 39
102 -	Elewacje	skala 1:50	rys. K2	str. 40
103 -	Rzut fundamentów	skala 1:50	rys. K3	str. 41
104 -	Rzut przyziemia	skala 1:50	rys. K4	str. 42
105 -	Rzut konstrukcji dachu	skala 1:50	rys. K5	str. 43
106 -	Rzut dachu	skala 1:50	rys. K6	str. 44
107 -	Przekrój A-A	skala 1:50	rys. K7	str. 45
108 -	Komora Biofiltra	skala 1:50	rys. K8	str. 46
109 -	Płyta balastowa	skala 1:20	rys. K9	str. 47
110 -	Droga dojazdowa – Przekrój normalny	skala 1:20	rys. K10	str. 48

Tom V


ZAŁĄCZNIKI FORMALNO-PRAWNE

Tom VI

ZAŁĄCZNIKI FORMALNO-PRAWNE – ciąg dalszy

Tom VII

ZAŁĄCZNIKI FORMALNO-PRAWNE – ciąg dalszy

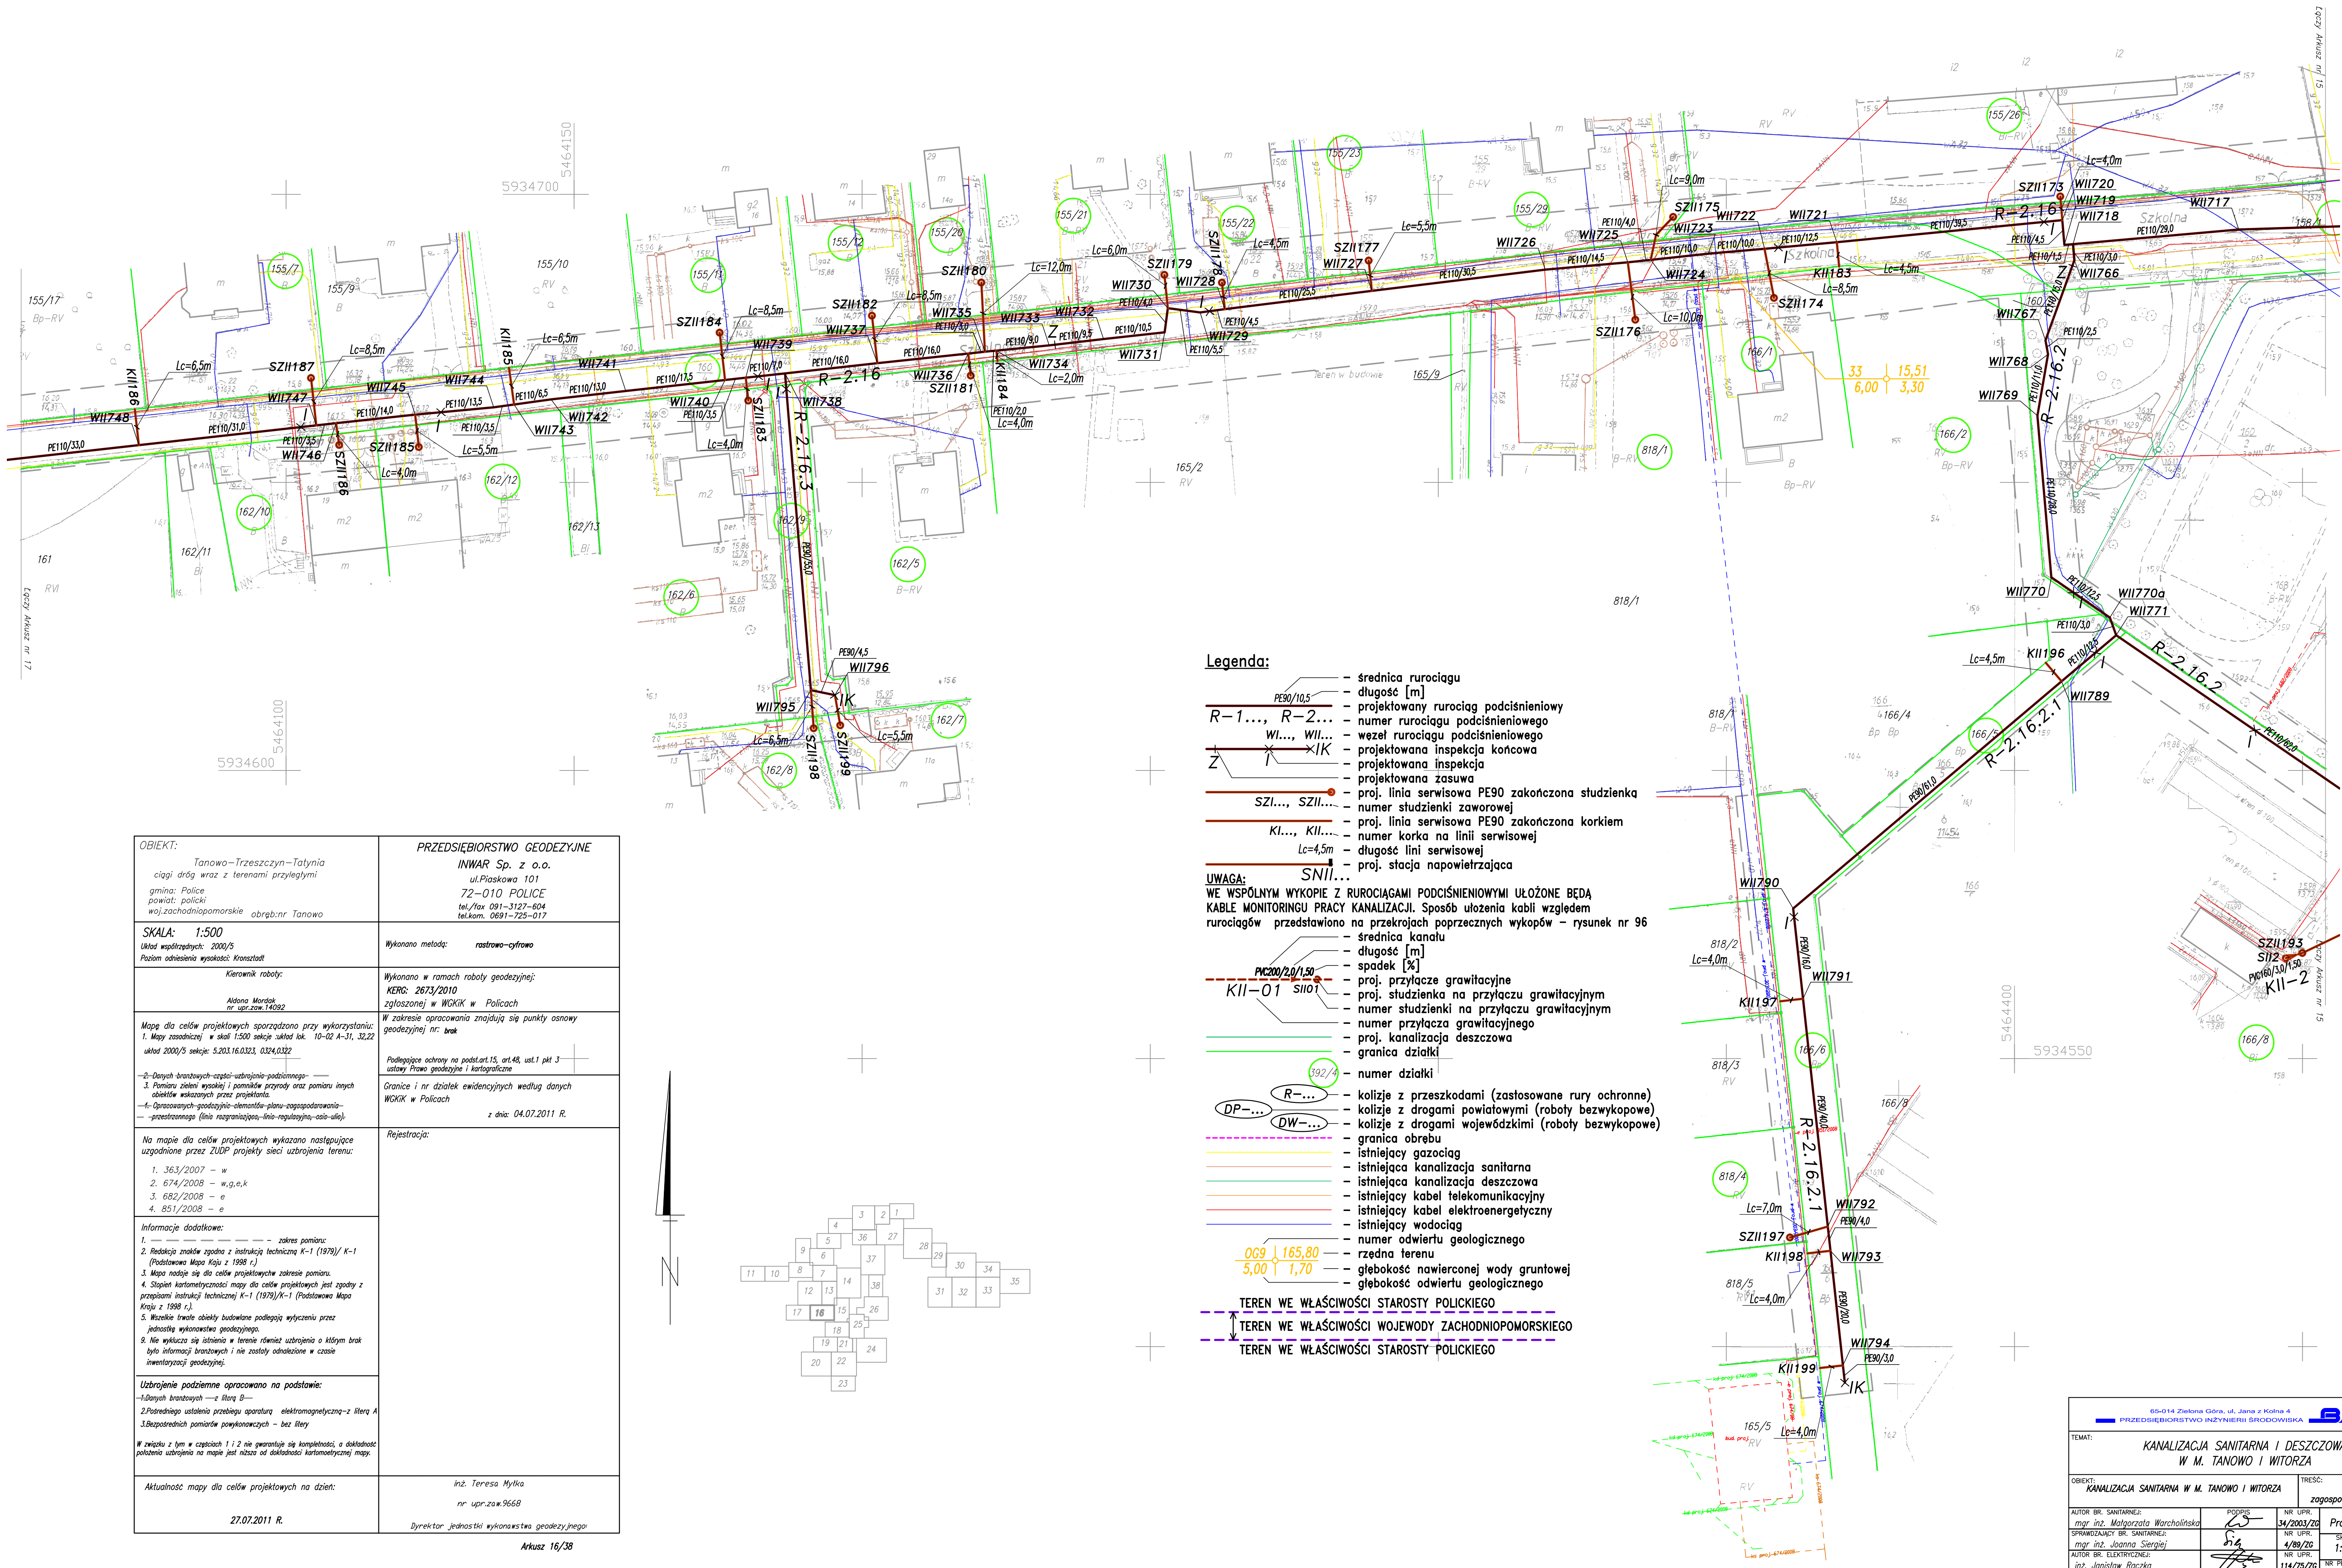

OBIEKT: Tanowo-Trzeczyn-Tatynia ciagi dróg wraz z terenami przyległymi gmina: Police powiat: policki woj.zachodniopomorskie obręb:nr Tanowo	PRZEDSIĘBIORSTWO GEODEZYJNE INWAR Sp. z o.o. ul.Piaskowa 101 72-010 POLICE tel./fax 091-3127-804 tel.kom. 0691-725-017
SKALA: 1:500 Układ współrzędnych: 2000/S Poziom odniesienia wysokości: Kronsztadt	Wykonano metodą: rastrowo-ryflowo
Kierownik robót: Aldona Mordak nr upr.zaw.14092	Wykonano w ramach roboty geodezyjnej: KERG: 2673/2010 zgłoszonej w WCKiK w Policach
Mapę dla celów projektowych sporządzono przy wykorzystaniu: 1. Mapy zasadniczej w skali 1:5000 sekcje układ lok. 10-02 A-31, 30,22 układ 2000/S sekcje: 5.203.16.0323, 0324,0322	W zakresie opracowania znajdują się punkty osnowy geodezyjnej nr. brak
3. Danej brzozytych-ogólnie-ustrojenie-podciennego 4. Pomiaru ziemi wysokości i pomiarów geometrycznych oraz pomiarów innych obiektów wskazanych przez projektanta. 4. Opracowanych geodezyjnie-elementów-planu-zagospodarowania- -prostranstwa (linie rozgraniczające, linie regulacyjne, cele-ule).	Podlegające ochrony na podstawie art.15, art.48, ust.1 pkt 3 ustawy Prawo geodezyjne i kartograficzne
Na mapie dla celów projektowych wykazano następujące uzgodnione przez ZUDP projekty sieci uzbrojenia terenu: 1. 363/2007 - w 2. 674/2008 - w,g,e,k 3. 682/2008 - e 4. 851/2008 - e	Granice i nr działek ewidencyjnych według danych WCKiK w Policach z dnia 04.07.2011 R.
Informacje dodatkowe: 1. Rodzaje znaków zgodne z instrukcją techniczną K-1 (1979)/ K-1 (Podstawa Mapa Koju z 1998 r.) 2. Mapa nadesła się dla celów projektowych zakresu pomiaru. 3. Stopień kartometryczności mapy dla celów projektowych jest zgodny z przepisami instrukcji technicznej K-1 (1979)/K-1 (Podstawa Mapa Koju z 1998 r.). 4. Wskazanie terenu obiektu budowlanego podlegającego wyłączeniu przez jednostkę wykonawstwa geodezyjnego. 5. Nie wyklucza się istnienia w terenie również uzbrojenia o którymś brak było informacji brzozytych i nie zostały odnotowane w czasie inwentaryzacji geodezyjnej.	Rejestracja:
Uzbrojenie podziemne opracowano na podstawie: 1.Danych brzozytych -s literą B- 2.Podziemnego ustalenia przebiegu aparatury elektromagnetycznej-z literą A 3.Bezpośrednich pomiarów powierzchniowych - bez liter	
W związku z tym w częściach 1 i 2 nie gwarantuję się kompletności, a dokładność położenia uzbrojenia na mapie jest niższa od dokładności kartometrycznej mapy.	
Aktualność mapy dla celów projektowych na dzień: 27.07.2011 R.	inż. Teresa Mylika nr upr.zaw.9668 Dyrektor jednostki wykonawstwa geodezyjnego

Legenda:

- średnica rurociągu
- długość [m]
- projektowany rurociąg podciśnieniowy
- numer rurociągu podciśnieniowego
- węzeł rurociągu podciśnieniowego
- projektowana inspekcja końcowa
- projektowana inspekcja
- projektowana zasawa
- proj. linia serwisowa PE90 zakończona studzienką
- numer studzienki zaworowej
- proj. linia serwisowa PE90 zakończona korkiem
- numer korka na linii serwisowej
- długość linii serwisowej
- proj. stacja napowietrzająca

UWAGA:

WE WSPÓLNYM WYKOPIE Z RUROCIAGAMI PODCIŚNIENIOWYMI UŁOŻONE BĘDĄ KABELE MONITORINGU PRACY KANALIZACJI. Sposób ułożenia kabli względem rurociągów przedstawiono na przekrojach poprzecznych wykopów - rysunek nr 96

- średnica kanału
- długość [m]
- spadek [%]
- proj. przyłącze grawitacyjne
- proj. studzienka na przyłączu grawitacyjnym
- numer studzienki na przyłączu grawitacyjnym
- numer przyłącza grawitacyjnego
- proj. kanalizacja deszczowa
- granica działki
- numer działki

- kolizje z przeszkodami (zastosowane rury ochronne)
- kolizje z drogami powiatowymi (roboty bezwykopowe)
- kolizje z drogami wojewódzkimi (roboty bezwykopowe)
- granica obrębu
- istniejący gazociąg
- istniejąca kanalizacja sanitarna
- istniejąca kanalizacja deszczowa
- istniejący kabel telekomunikacyjny
- istniejący kabel elektroenergetyczny
- istniejący wodociąg
- numer odwiertu geologicznego
- rzędna terenu
- głębokość nawierconej wody gruntowej
- głębokość odwiertu geologicznego

- 069 1 165,80
- 5,00 1 1,70

TEREN WE WŁAŚCIWOŚCI STAROSTY POLICKIEGO
TEREN WE WŁAŚCIWOŚCI WOJEWODY ZACHODNIOPOMORSKIEGO
TEREN WE WŁAŚCIWOŚCI STAROSTY POLICKIEGO

65-014 Zielona Góra, ul. Jana z Kolna 4 PRZEDSIĘBIORSTWO INŻYNIERII ŚRODOWISKA			
TEMAT: KANALIZACJA SANITARNIA I DESZCZOWA W M. TANOWO I WITORZA			
OBIEKT: KANALIZACJA SANITARNIA W M. TANOWO I WITORZA		TREŚĆ: Projekt zagospodarowania terenu	
AUTOR BR. SANITARNEJ: mgr inż. Małgorzata Warchołowska		PROJEKT: mgr inż. Małgorzata Warchołowska	
SPRAWDZAJĄCY BR. SANITARNEJ: mgr inż. Joanna Sieląg		SPRAWDZAJĄCY BR. SANITARNEJ: mgr inż. Joanna Sieląg	
AUTOR BR. ELEKTRYCZNEJ: inż. Józef Ręka		AUTOR BR. ELEKTRYCZNEJ: inż. Józef Ręka	
SPRAWDZAJĄCY BR. ELEKTRYCZNEJ: inż. Juchan Jan Lychmus		SPRAWDZAJĄCY BR. ELEKTRYCZNEJ: inż. Juchan Jan Lychmus	
OPRACOWAŁ: mgr inż. Damian Pietrzak		OPRACOWAŁ: mgr inż. Damian Pietrzak	
NR UPR.: 34/2003/20		NR UPR.: 34/2003/20	
DATA: 4/09/20		DATA: 4/09/20	
NR PROJEKTU: 114/75/20		NR PROJEKTU: 114/75/20	
NR WERSJI: 154/78/20		NR WERSJI: 154/78/20	
NR WYSTĄPIŁ: 16		NR WYSTĄPIŁ: 16	

OBIEKT: Tanowo-Trzuszczyn-Tatynia ciąg dróg wraz z terenami przyległymi gmina: Police powiat: policki województwo pomorskie obręb: nr Tanowo	PRZEDSIĘBIORSTWO GEODEZYJNE INWAR Sp. z o.o. ul. Piaskowa 101 72-010 POLICE tel./fax 091-3127-604 tel.kom. 0691-725-017
SKALA: 1:500 Układ współrzędnych: 2000/5 Poziom odniesienia wysokości: Kronsztadt	Wykonano metodą: rastrowo-cyfrowo
Kierownik robót: Aldona Mordak nr uprawnień: 1692	Wykonano w ramach roboty geodezyjnej: KRG: 2673/2010 zgłoszonej w WGIK w Policach
Mapa dla celów projektowych sporządzona przy wykorzystaniu: 1. Mapy zasadniczej w skali 1:500 sekcje arkuszy: 10-23 B-40, 10-22 A-31 układ 2000/5 sekcje: 5.203.16.0314.0323 — 2. Danych branzowych części-uzbrojenia-podziemnego — 3. Pomiaru zieleni wysokiej i pomników przyrody oraz pomiaru innych obiektów wskazanych przez projektanta. — 4. Opracowanych geodezyjnie-układów-planu-ogospodarowania — — przedczarowego (linia rozgraniczenia, linia regulacyjna, oś ulicy)	W zakresie opracowania znajdują się punkty osnowy geodezyjnej nr: brak Podlegające ochronie na podstawie art. 15, ust. 1 pkt 3 ustawy Prawo geodezyjne i kartograficzne Granice i nr działek ewidencyjnych według danych WGIK w Policach z dnia: 04.07.2011 R.
Na mapie dla celów projektowych wykazano następujące uzbrojenie przez ZUDP projektu sieci uzbrojenia terenu: 1. Brak	Rejestracja:
Informacje dodatkowe: 1. — — — — — zakres pomiaru: 2. Redakcja znaków zgodna z instrukcją techniczną K-1 (1979)/K-1 (Podstawowa Mapa Kraju z 1998 r.) 3. Mapa nadesła się dla celów projektowych zakresu pomiaru. 4. Stopień kartometryczności mapy dla celów projektowych jest zgodny z przepisami instrukcji technicznej K-1 (1979)/K-1 (Podstawowa Mapa Kraju z 1998 r.) 5. Wzrostki trwałe obiekty budowlane podlegają wyliczeniu przez jednostkę wykonawstwa geodezyjnego. 6. Nie wykazuje się istnienia w terenie również uzbrojenia o którym brak było informacji branzowych i nie zostały odnotowane w czasie inwentaryzacji geodezyjnej. Uzbrojenie podziemne opracowano na podstawie: — 1. Danych branzowych — z literą B — — 2. Posredniego ustalenia przebiegu aparatury elektromagnetycznej — z literą A — — 3. Bezpośrednich pomiarów powierzchniowych — bez liter W związku z tym w częściach 1 i 2 nie gwarantuje się kompletności, a dokładność położenia uzbrojenia na mapie jest niższa od dokładności kartometrycznej mapy.	lnż. Teresa Myłka nr upr.: 20w.3668 Dyrektor jednostki wykonawstwa geodezyjnego
Aktualność mapy dla celów projektowych na dzień: 27.07.2011 R.	lnż. Teresa Myłka nr upr.: 20w.3668 Dyrektor jednostki wykonawstwa geodezyjnego

Dnia 24.04.2012 uzupełniono ZUD-em:
- 611/2011 - w
- 255/2012 - g

Arkusz 17/38

Legenda:

- średnica rurociągu
- długość [m]
- R-1..., R-2... — projektowany rurociąg podciśnieniowy
- WI..., WII... — numer rurociągu podciśnieniowego
- wezł rurociągu podciśnieniowego
- projektowana inspekcja końcowa
- projektowana inspekcja
- projektowana zasawa
- SZI..., SZII... — proj. linia serwisowa PE90 zakończona studzienką
- numer studzienki zaworowej
- KI..., KII... — proj. linia serwisowa PE90 zakończona korkiem
- numer korka na linii serwisowej
- Lc=4,5m — długość linii serwisowej
- proj. stacja napowietrzająca
- SNII...

UWAGA:
WE WSPÓLNYM WYKOPIE Z RUROCIAGAMI PODCIŚNIENIOWYMI UŁOŻONE BĘDĄ KABLE MONITORINGU PRACY KANALIZACJI. Sposób ułożenia kabli względem rurociągów przedstawiono na przekrojach poprzecznych wykopów - rysunek nr 96


- średnica kanału
- długość [m]
- spadek [%]
- proj. przyłącze grawitacyjne
- proj. studzienka na przyłączy grawitacyjnym
- numer studzienki na przyłączy grawitacyjnym
- numer przyłącza grawitacyjnego

- proj. kanalizacja deszczowa
- granica działki
- numer działki
- kolizje z przeszkodami (zastosowane rury ochronne)
- kolizje z drogami powiatowymi (roboty bezwykopowe)
- kolizje z drogami wojewódzkimi (roboty bezwykopowe)
- granica obrotu
- istniejący gazociąg
- istniejąca kanalizacja sanitarna
- istniejąca kanalizacja deszczowa
- istniejący kabel telekomunikacyjny
- istniejący kabel elektroenergetyczny
- istniejący wodociąg
- numer odwiertu geologicznego
- rzędna terenu
- głębokość nawierconej wody gruntowej
- głębokość odwiertu geologicznego


TEREN WE WŁAŚCIWOŚCI STAROSTY POLICKIEGO
TEREN WE WŁAŚCIWOŚCI WOJEWODY ZACHODNIOPOMORSKIEGO
TEREN WE WŁAŚCIWOŚCI STAROSTY POLICKIEGO

65-014 Zielona Góra, ul. Jana z Kolna 4 PRZEDSIĘBIORSTWO INŻYNIERII ŚRODOWISKA BSB Sp. z o.o.			
TEMAT: KANALIZACJA SANITARNA I DESZCZOWA W M. TANOWO I WITORZA			
OBIEKT: KANALIZACJA SANITARNA W M. TANOWO I WITORZA		TREŚĆ: Projekt zagospodarowania terenu	
AUTOR BR. SANITARNEJ: mgr inż. Małgorzata Warcholitska	PODPIŚ: [podpis]	NR UPR.: 34/2003/20	STADIUM: Projekt budowlany
SPRAWDZAJĄCY BR. SANITARNEJ: mgr inż. Joanna Siergiej	PODPIŚ: [podpis]	NR UPR.: 4/89/26	SKALA: 1:500
AUTOR BR. ELEKTRYCZNEJ: inż. Józef Rępczo	PODPIŚ: [podpis]	NR UPR.: 114/75/26	DATA: grudzień 2011
SPRAWDZAJĄCY BR. ELEKTRYCZNEJ: inż. Juchan Jan Lychmus	PODPIŚ: [podpis]	NR UPR.: 154/78/26	NR PROJEKTU: 16/2010
OPRACOWAŁ: mgr inż. Damian Pietrzak	PODPIŚ: [podpis]	NR UPR.: -	NR WERSJI: -
			NR WYSTĄPIENIA: 17

OBIĘKT: Tanowo-Trzuszczyn-Tatnia ciągi dróg wraz z terenami przyległymi gmina: Police powiat: policki województwo: zachodniopomorskie obwód: nr Tanowa	PRZEDSIĘBIORSTWO GEODEZYJNE INWAR Sp. z o.o. ul. Piaskowa 101 72-010 POLICE tel./fax 091-3127-604 tel.kom. 091-725-017
SKALA: 1:500 Układ współrzędnych: 2000/5 Poziom odniesienia wysokości: Kronstadt	Wykonano metodą: rastrowo-ryflowo
Kierownik roboty: Albina Mordak Lc upr. 14092	Wykonano w ramach roboty geodezyjnej: KERO: 2673/2010 zgłoszonej w WGIK w Policach
Mapa dla celów projektowych sporządzona przy wykorzystaniu: 1. Mapy zasadniczej w skali 1:500 sekcje układ lok. 10-02 A-41,42,51,52 układ 2000/5 sekcje: 5.203.16.0341,0342,0343,0344 2. Danych brzożowych części uzbrojenia podziemnego 3. Pomiaru siatek wysokości i pomiarów przyrady oraz pomiaru innych obiektów wskazanych przez projektanta 4. Opracowanych geodezyjnie elementów planu zagospodarowania przestrzennego (linie rozgraniczające, linie regulacyjne, osie ulic)	W zakresie opracowania znajdują się punkty osnowy geodezyjnej nr: 1028 W zakresie rozszerzenia opracowania znajdują się punkty osnowy geodezyjnej nr: brak Podlegające ochronie na podstawie art. 15, ust. 1 pkt 3 ustawy Prawo geodezyjne i kartograficzne Granice i nr działek ewidencyjnych w zakresie opracowania według danych WGIK w Policach z dnia 04.07.2011 R. Granice i nr działek ewidencyjnych w rozszerzeniu zakresu opracowania według danych WGIK w Policach z dnia: 17.02.2012R.
Na mapie dla celów projektowych wykazano następujące uzbrojenie przez ZUP projekt sieci uzbrojenia terenu: 1. 85/2009 - k.w. 4. 804/2010 - e 2. 5/2010 - k.w. 1. 603/2010 - k.w. Na rozszerzeniu mapy dla celów projektowych wykazano następujące uzbrojenie przez ZUP projekt sieci uzbrojenia: terenu: 1. 85/2009 - k.w.	Rejestracja:
Informacje dodatkowe: 1. - zakres zarejestrowany dnia 23.08.2011 2. - rozszerzenie zakresu 3. Opracowanie nie dotyczy przypadku opisanego w 79 ust. 5 rozporządzenia MOWR z dnia 8.11.2011r. (Dz.UW. 263, poz. 1572) 4. Redakcja znaków zgodna z instrukcją techniczną K-1 (1979)/K-1 (Podstawowa Mapa Kraju z 1998 r.) 5. Mapa nadesła się dla celów projektowych zakresu pomiaru. 6. Stopień kartometryczności mapy dla celów projektowych jest zgodny z przebiegiem instrukcją techniczną K-1 (1979)/K-1 (Podstawowa Mapa Kraju z 1998 r.). 7. Wszelkie trwałe obiekty budowlane podlegają wyłączeniu przez jednostkę wykonawczą geodezyjną. 8. Nie wyklucza się istnienia w terenie elementów uzbrojenia o którym brak było informacji brzożowych i nie zostały odnotowane w czasie inwenturyzacji geodezyjnej.	
Uzbrojenie podziemne opracowano na podstawie: 1. Danych brzożowych - z literą B 2. Posiadanych ustaleń przebiegu aparatury elektromagnetycznej - z literą A 3. Bezpośrednich pomiarów powierzchniowych - bez liter W związku z tym w częściach 1 i 2 nie gwarantuje się kompletności, a dokładność położenia uzbrojenia na mapie jest niższa od dokładności kartometrycznej mapy.	inż. Teresa Myhla nr upraw. 9668
Aktualność mapy dla celów projektowych na dzień: 27.07.2011 R. Aktualność rozszerzenia zakresu: 08.02.2012 R.	Dyrektor jednostki wykonawstwa geodezyjnego: Arkusz 1/38

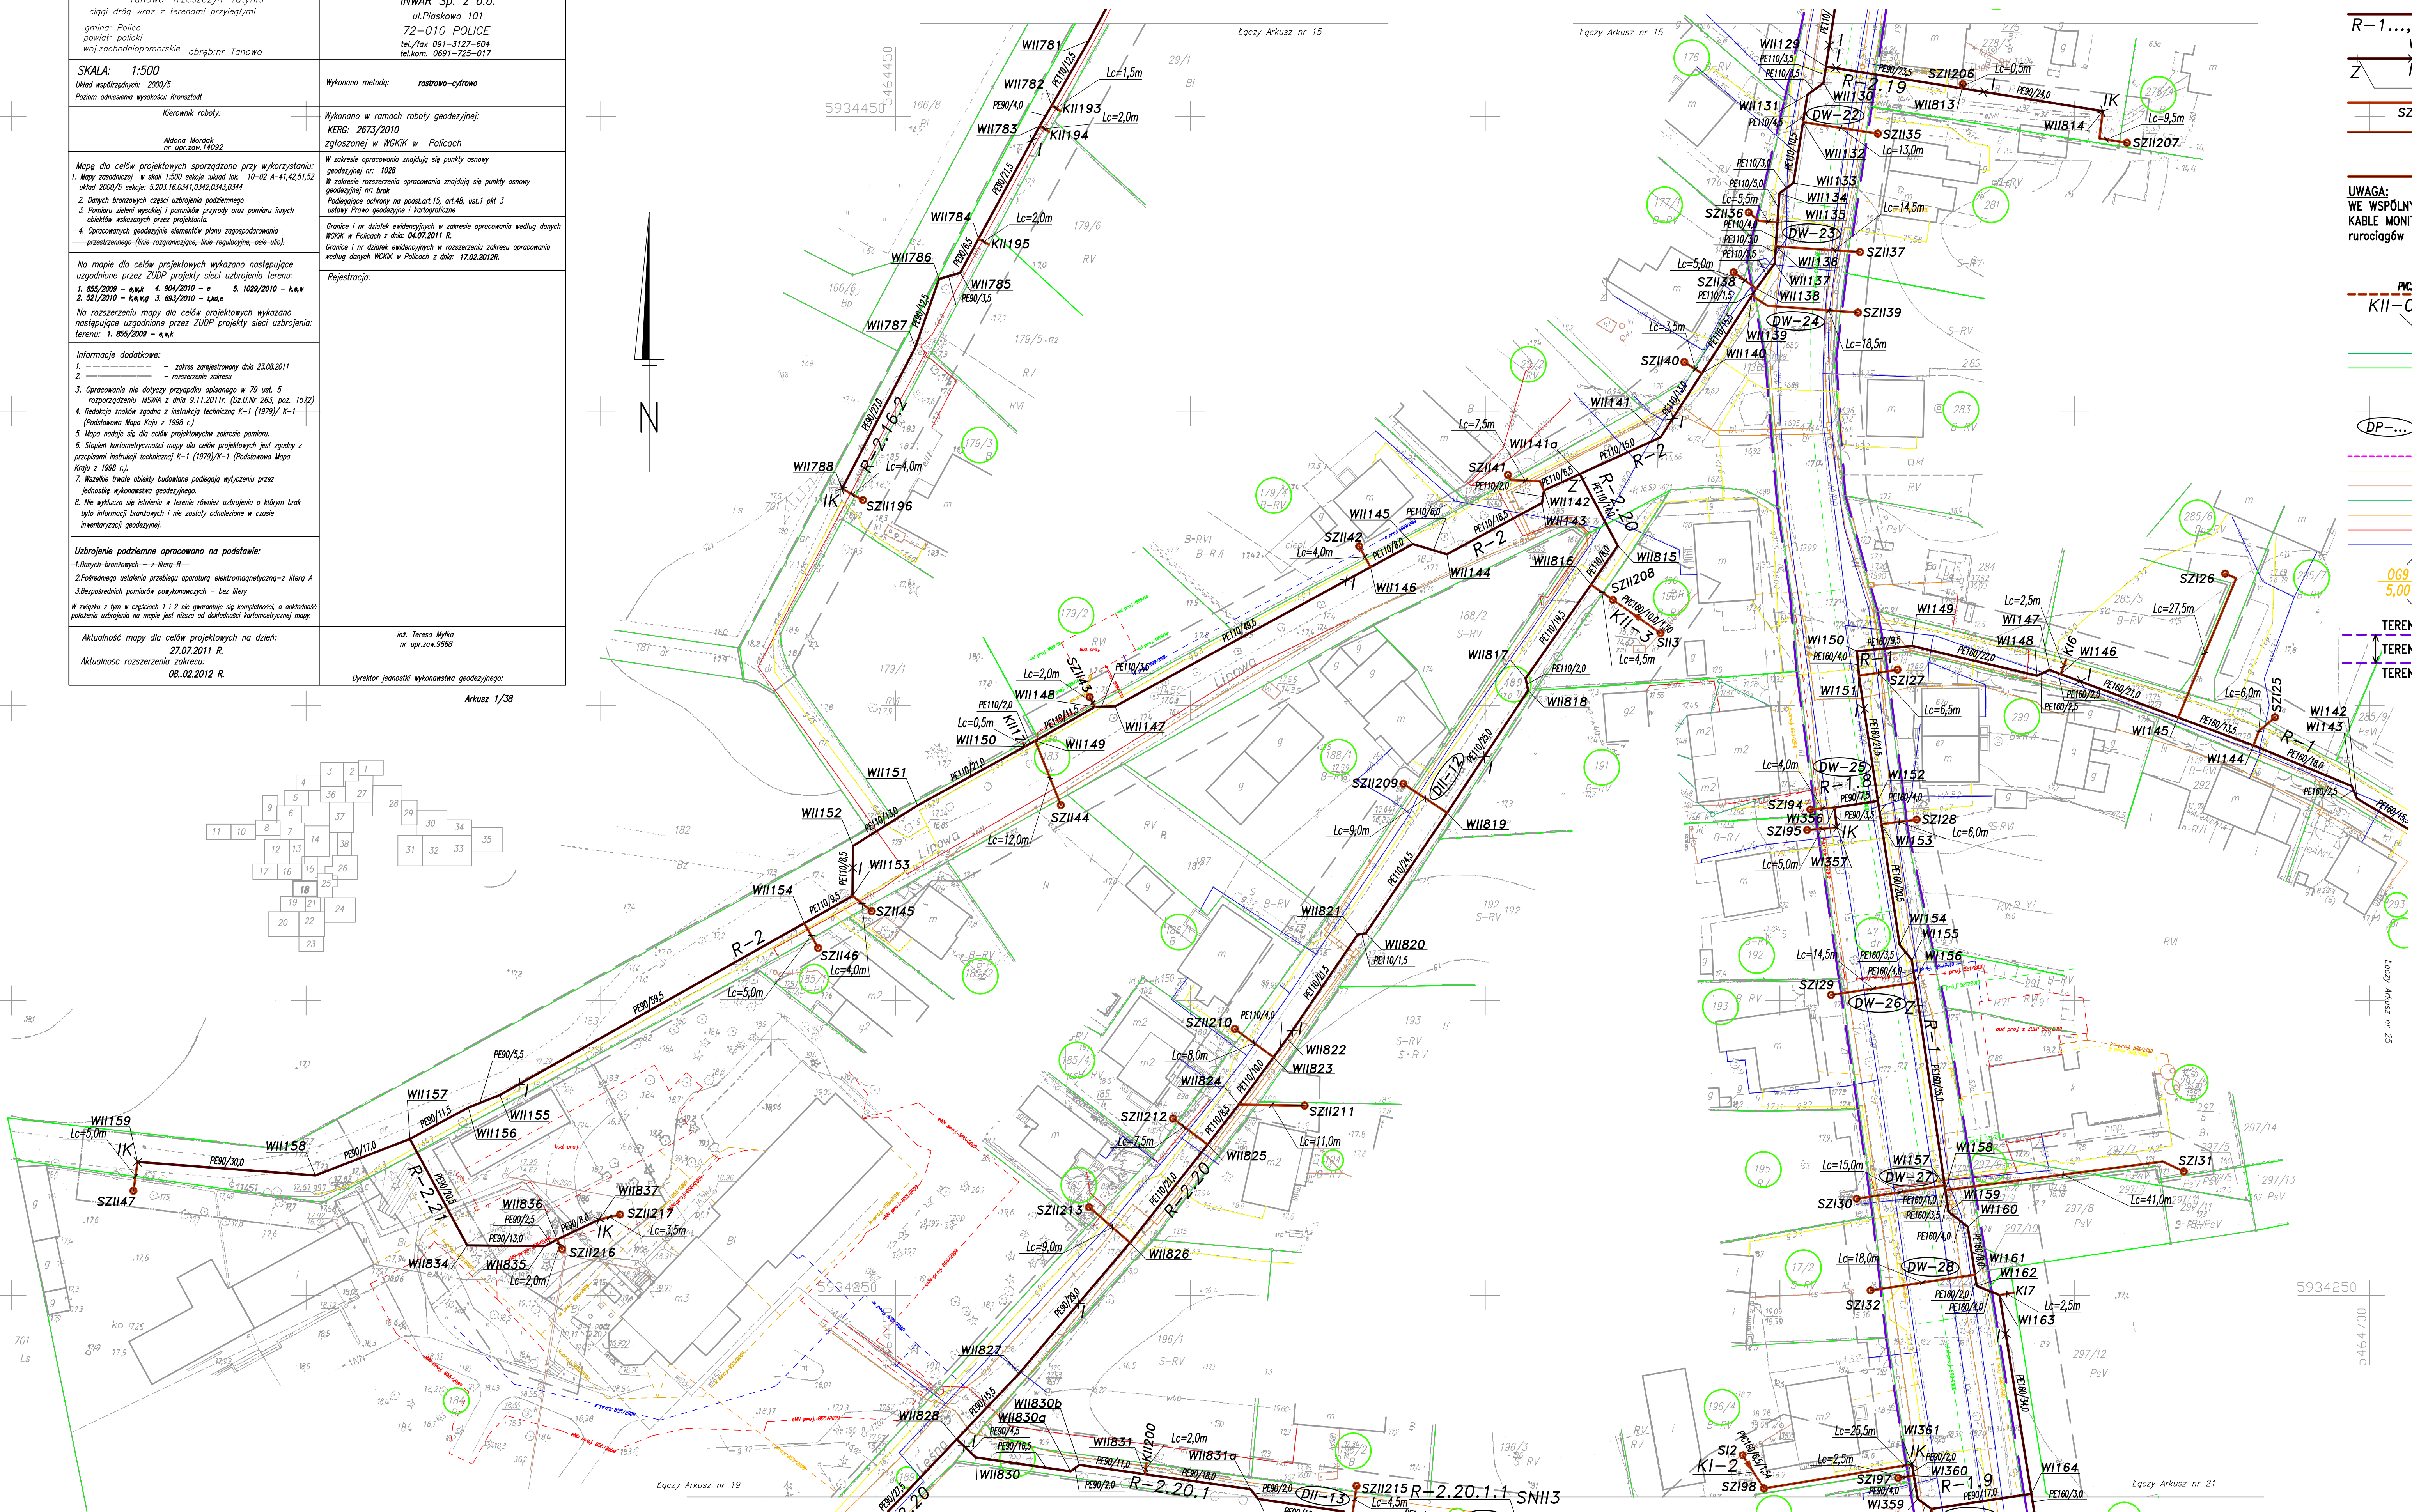

Arkusz 19/38

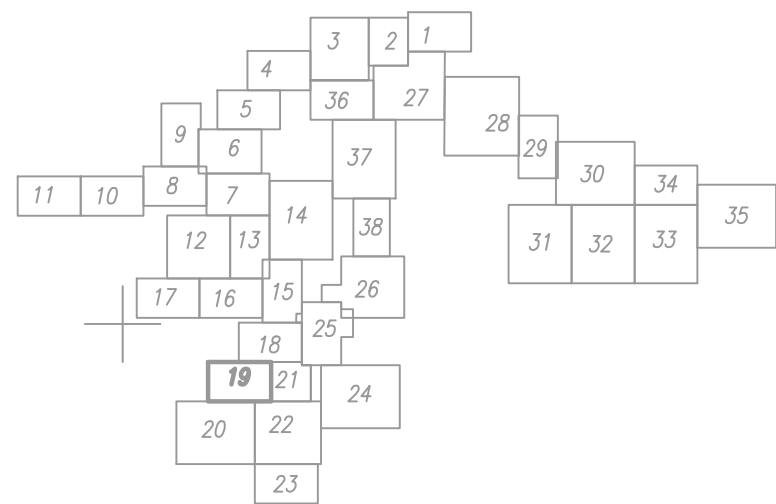

Łączy Arkusz nr 20


Łączy Arkusz nr 20



PE90/10.5 – średnica rurociągu
 R-1..., R-2... – długość [m]
 WL..., WIL... – projektowany rurociąg podciśnieniowy
 Z – numer rurociągu podciśnieniowego
 IK – węzeł rurociągu podciśnieniowego
 SZL..., SZII... – projektowana inspekcja końcowa
 Lc=4,5m – projektowana inspekcja
 – projektowana zasawa
 – proj. linia serwisowa PE90 zakończona studzienką
 – numer studzienki zaworowej
 – proj. linia serwisowa PE90 zakończona korkiem
 – numer korka na linii serwisowej
 – długość linii serwisowej
 – proj. stacja napowietrzająca

UWAGA:

WE WSPÓLNYM WYKOPIE Z RUROCIĄGAMI PODCIŚNIENIOWYMI UŁOŻONE BĘDĄ KABELE MONITORINGU PRACY KANALIZACJI. Sposób ułożenia kabli względem rurociągów przedstawiono na przekrojach poprzecznych wykopów – rysunek nr 96

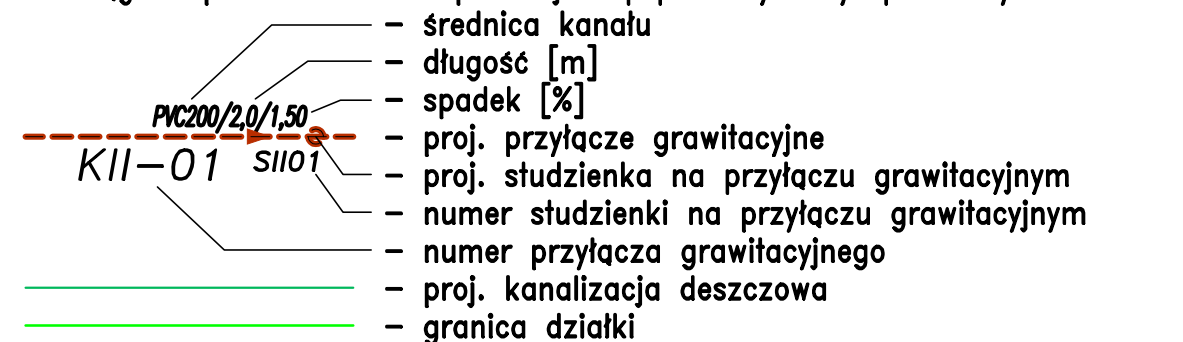

- numer działki

- kolizje z przeszkodami (zastosowane rury ochronne)
- kolizje z drogami powiatowymi (roboty bezwykopowe)
- kolizje z drogami wojewódzkimi (roboty bezwykopowe)

- granica obrułu
- istniejący gazociąg
- istniejąca kanalizacja sanitarna
- istniejąca kanalizacja deszczowa
- istniejący kabel telekomunikacyjny
- istniejący kabel elektroenergetyczny

- numer odwiertu geologicznego
- rzędna terenu
- głębokość nawierconej wody gruntowej
- głębokość odwiertu geologicznego


TEREN WE WŁAŚCIWOŚCI STAROSTY POLICKIEGO
TEREN WE WŁAŚCIWOŚCI WOJEWODY ZACHODNIOPOMORSKIEGO
TEREN WE WŁAŚCIWOŚCI STAROSTY POLICKIEGO


OZNACZENIA – PROJ. KAN. DESZCZ.

- WD1** - wpust deszczowy z osadnikami
- SF1** - studnia osadnikowa z filtrem
- SR1** - skrzynki rozsączające
- PVC160/3,0/1,50** - średnica rury [mm]/długość [m]
- 0,8/1,0/17,0** - wys./szer./dł. [m] skrzynek rozsączających




Data: 24.04.2012 uzupełniono ZIO-om:
- 763/2011 - g
Arkusze 20/38

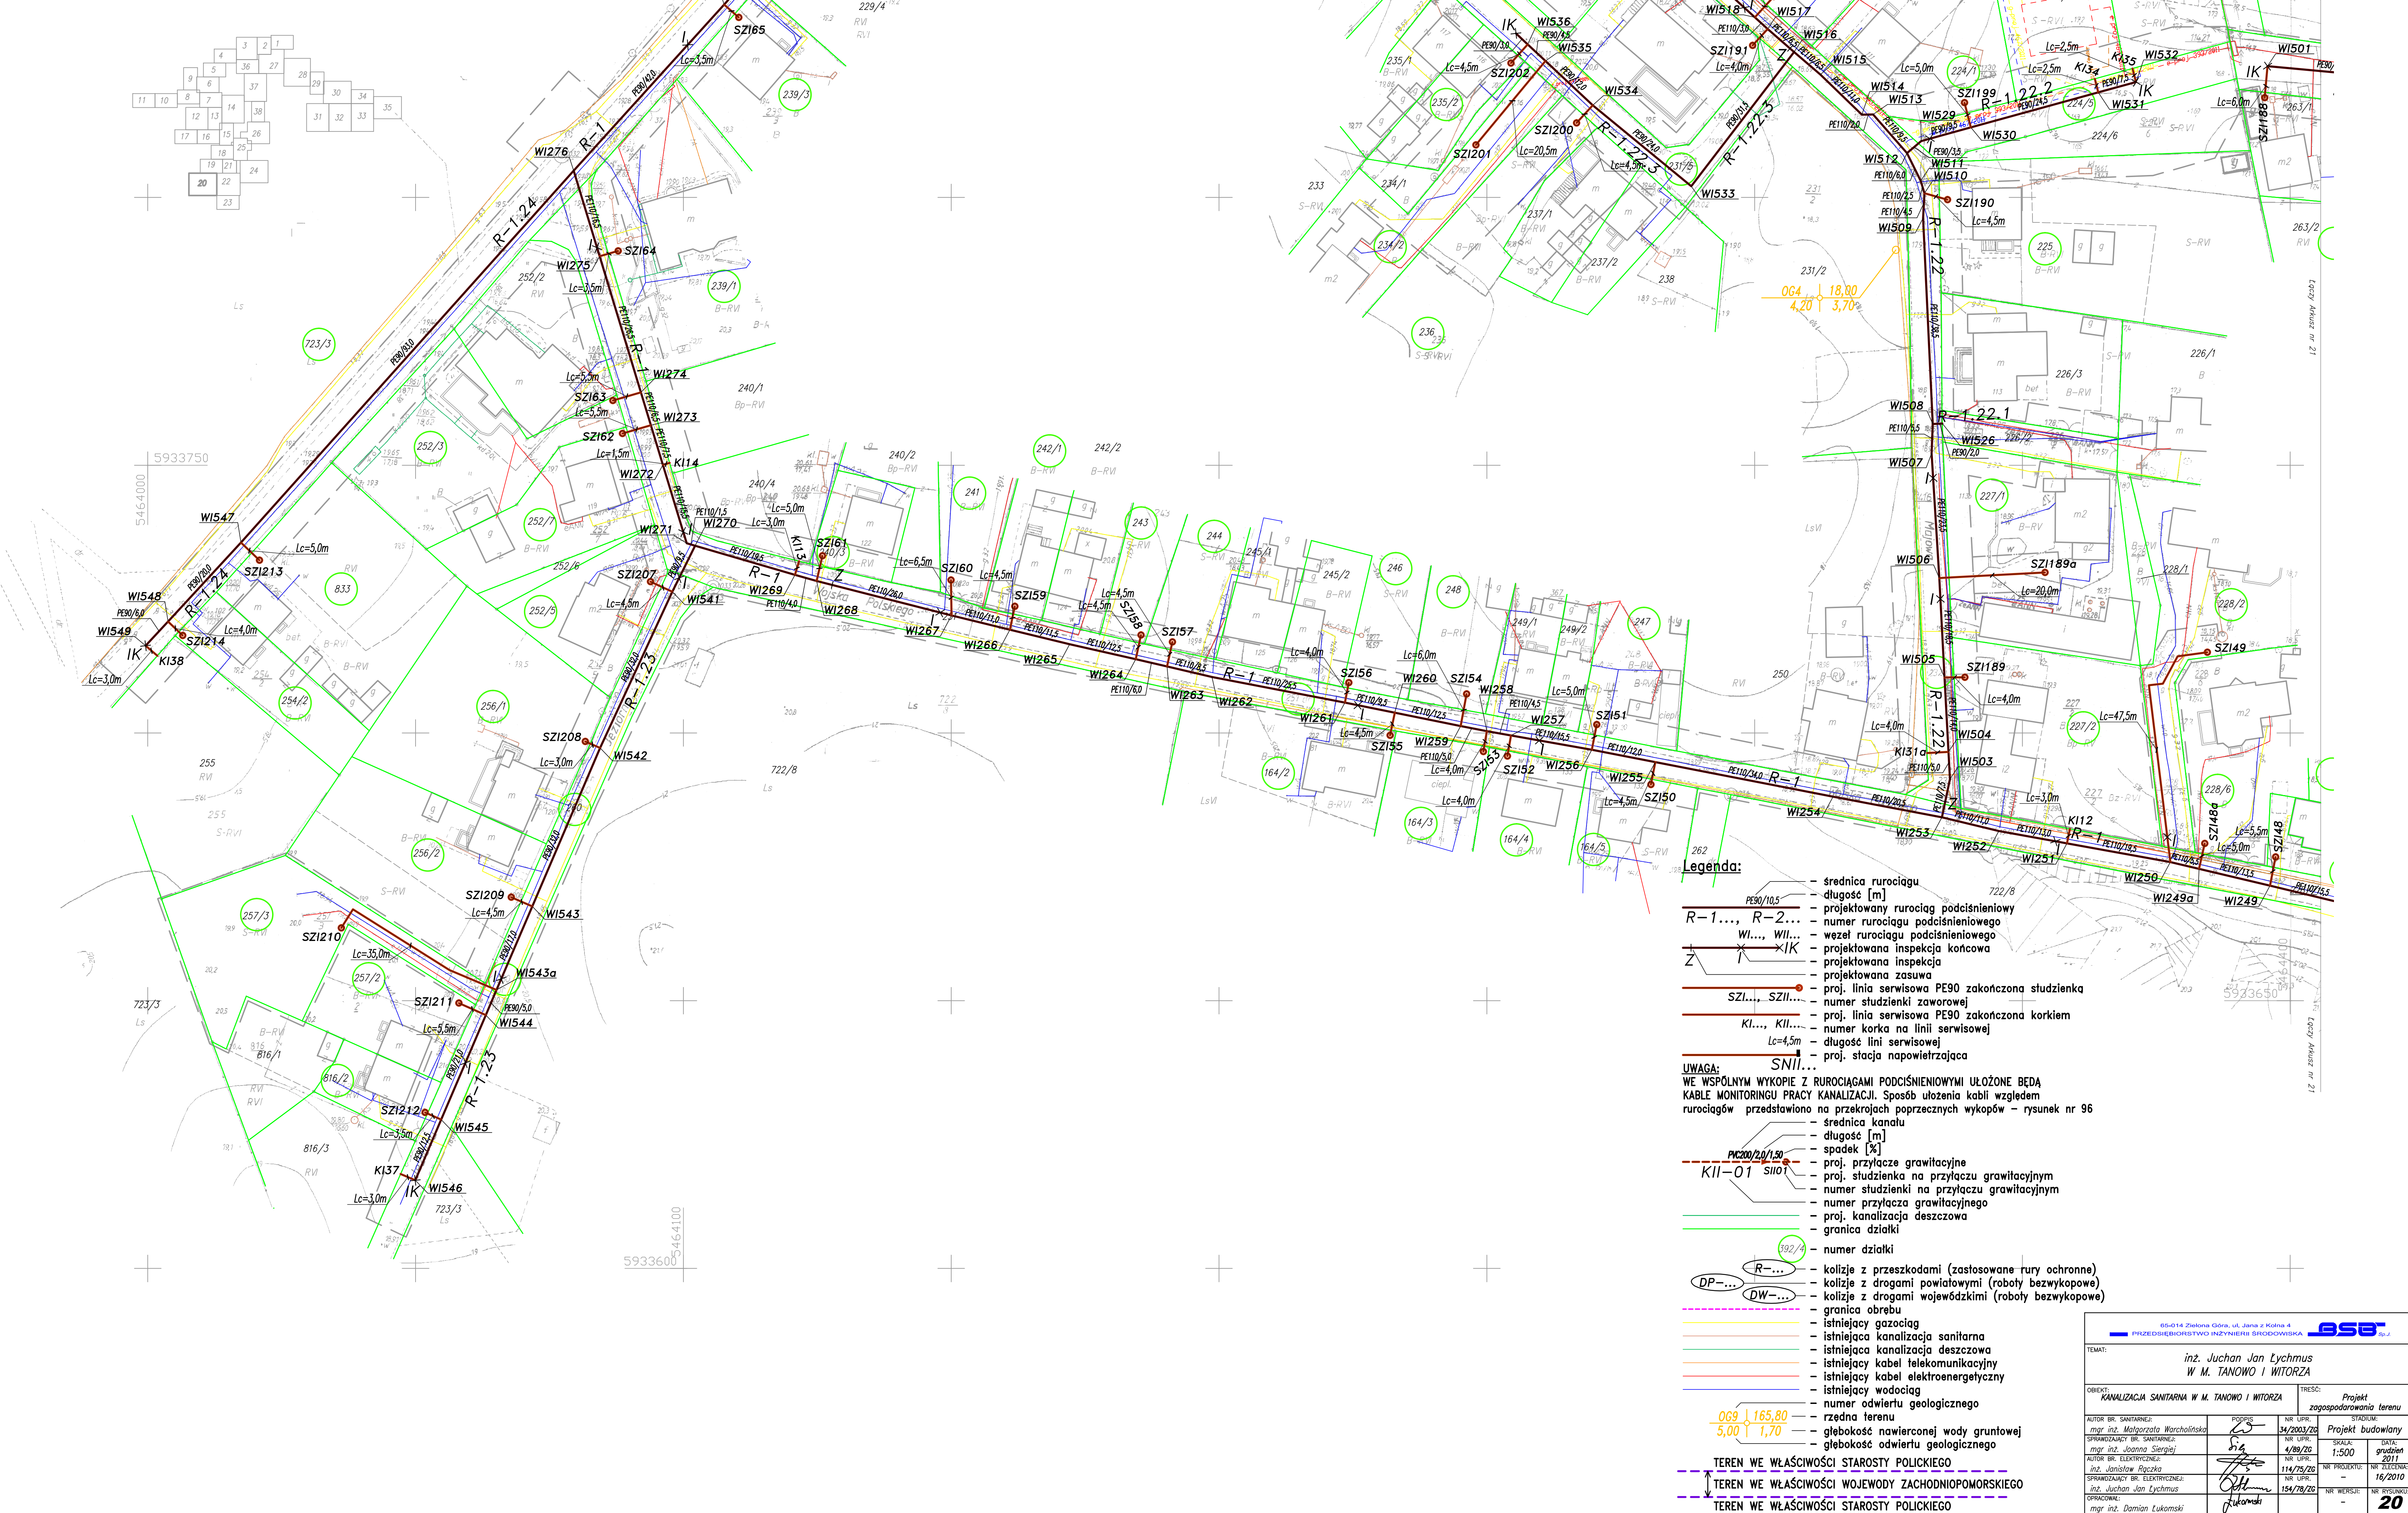

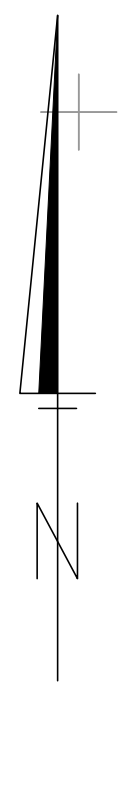[illegible]

- TEREN WE WŁAŚCIWOŚCI STAROSTY POLICKIEGO
TEREN WE WŁAŚCIWOŚCI WOJEWODY ZACHODNIOPOMORSKIEGO
TEREN WE WŁAŚCIWOŚCI STAROSTY POLICKIEGO

65-014 Zielona Góra, ul. Jana z Kolna 4 PRZEDSIĘBIĘSTWO INŻYNIERÓW SPODOWOCH		
KANALIZACJA SANITARNIA I DESZCZOWA W M. TANOWO I WITORZA		
TEMAT:		
OBIEKT: KANALIZACJA SANITARNIA W M. TANOWO I WITORZA		TRESC: Projekt zagospodarowania terenu
AUTOR BR. SANITARNEJ: mgr inż. Małgorzata Warchałowska SPRAWDZAJĄCY BR. SANITARNEJ: mgr inż. Joanna Siergiej AUTOR BR. ELEKTRYCZNEJ: mgr inż. Janisław Rączka SPRAWDZAJĄCY BR. ELEKTRYCZNEJ: inż. Juchan Jan Lychman OPRACOWANIE: mgr inż. Damian Łukomski		NR UPR. / 34/2003/20 STADIUM: Projekt budowlany SKALA: 4/80/20 DATA: grzesień 2011 NR PROJEKTU: 114/75/20 NR ZLEZENIA: 16/2010 NR WERSJE: 154/78/20 NR PRZYSŁUGI: 21

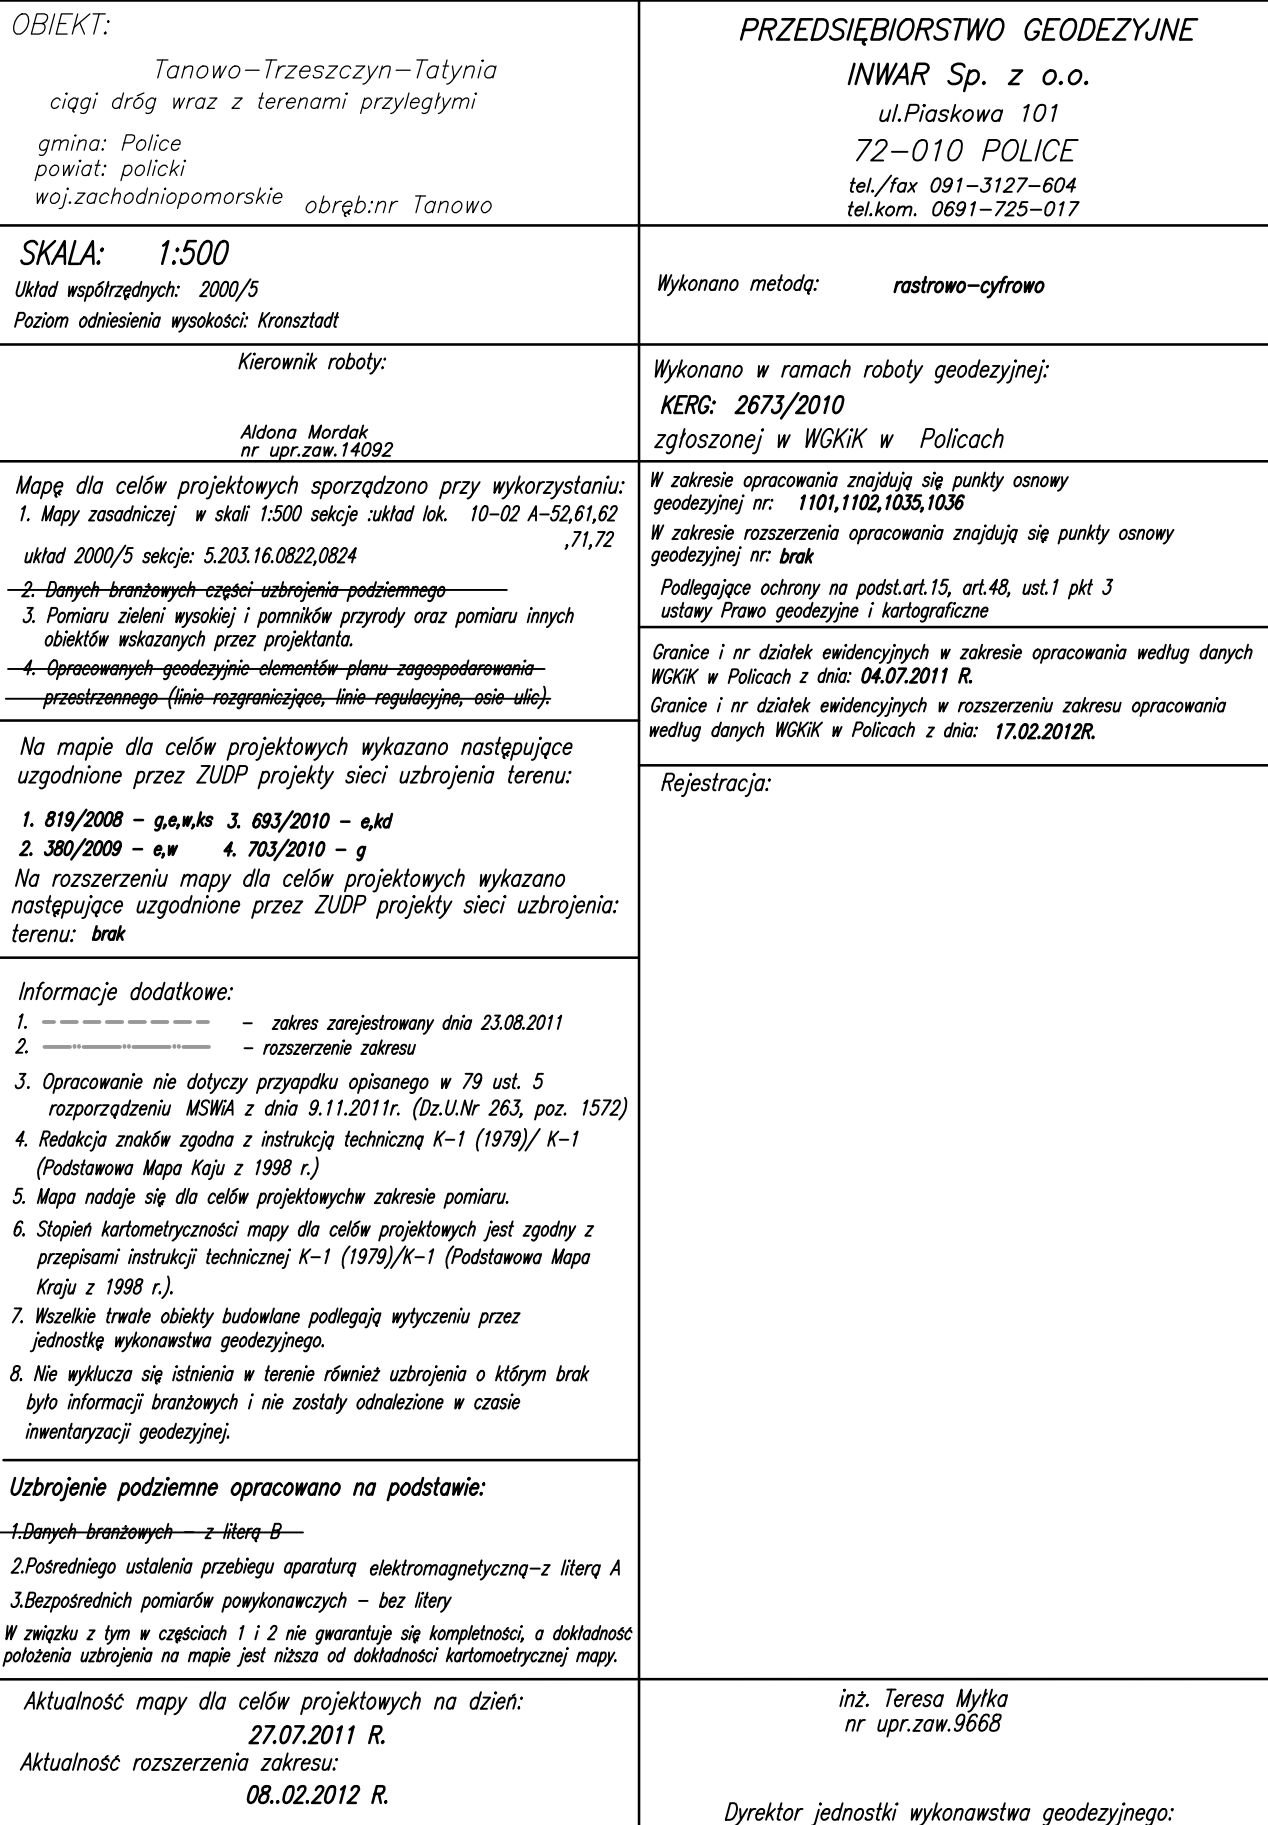

Legenda:

- PE90/10,5 - średnica rurociągu
- R-1..., R-2... - długość [m]
- WL..., WI... - projektowany rurociąg podciśnieniowy
- WI..., WI... - numer rurociągu podciśnieniowego
- WI..., WI... - węzeł rurociągu podciśnieniowego
- WI..., WI... - projektowana inspekcja końcowa
- WI..., WI... - projektowana inspekcja
- WI..., WI... - projektowana zasowa
- SZI..., SZI... - proj. linia serwisowa PE90 zakończona studzienką
- SZI..., SZI... - numer studzienki zaworowej
- KI..., KI... - proj. linia serwisowa PE90 zakończona korkiem
- KI..., KI... - numer korka na linii serwisowej
- KI..., KI... - długość linii serwisowej
- SNII... - proj. stacja napowietrzająca

UWAGA:

WE WSPÓLNYM WYKOPIE Z RUROCIAGAMI PODCIŚNIENIOWYMI UŁOŻONE BĘDĄ KABLE MONITORINGU PRACY KANALIZACJI. Sposób ułożenia kabli względem rurociągów przedstawiono na przekrojach poprzecznych wykopów - rysunek nr 96

- PC200/2,0/1,50 - średnica kanału
- KI...-01 - długość [m]
- KI...-01 - spadek [%]
- KI...-01 - proj. przyłącze grawitacyjne
- KI...-01 - proj. studzienka na przyłączy grawitacyjnym
- KI...-01 - numer studzienki na przyłączy grawitacyjnym
- KI...-01 - numer przyłącza grawitacyjnego
- KI...-01 - proj. kanalizacja deszczowa
- KI...-01 - granica działki
- 392/4 - numer działki
- R... - kolizje z przeszkodami (zastosowane rury ochronne)
- DP... - kolizje z drogami powiatowymi (roboty bezwykopowe)
- DW... - kolizje z drogami wojewódzkimi (roboty bezwykopowe)
- DW... - granica obrębu
- DW... - istniejący gazociąg
- DW... - istniejąca kanalizacja sanitarna
- DW... - istniejąca kanalizacja deszczowa
- DW... - istniejący kabel telekomunikacyjny
- DW... - istniejący kabel elektroenergetyczny
- DW... - istniejący wodociąg
- DW... - numer odwiertu geologicznego
- DW... - rzędna terenu
- DW... - głębokość nawierconej wody gruntowej
- DW... - głębokość odwiertu geologicznego


TEREN WE WŁAŚCIWOŚCI STAROSTY POLICKIEGO
TEREN WE WŁAŚCIWOŚCI WOJEWODY ZACHODNIOPOMORSKIEGO
TEREN WE WŁAŚCIWOŚCI STAROSTY POLICKIEGO


OBIEKT: Tanowo-Trzeszczyn-Tatynia ciągi dróg wraz z terenami przyległymi gmina: Police powiat: policki woj.zachodniopomorskie obręb:nr Tanowo,	PRZEDSIĘBIORSTWO GEODEZYJNE INWAR Sp. z o.o. ul.Piaskowa 101 72-010 POLICE tel./fax 091-3127-604 tel.kom. 0691-725-017
SKALA: 1:500 Układ współrzędnych: 2000/5 Poziom odniesienia wysokości: Kronstadt	Wykonano metodą: rastrowo-cyfrowo
Kierownik roboty: Aldona Mordak nr upr.zaw.14092	Wykonano w ramach roboty geodezyjnej: KERG: 2673/2010 zgłoszonej w WGKIK w Policach W zakresie opracowania znajdują się punkty osnowy geodezyjnej nr: brak
Mapę dla celów projektowych sporządzono przy wykorzystaniu: 1. Mapy zasadniczej w skali 1:500 sekcje układ lok. 10-02 A-72,82 układ 2000/5 sekcje: 5.203.16.0824.0842	Podlegające ochronie na podst.art.15, art.48, ust.1 pkt 3 ustawy Prawo geodezyjne i kartograficzne
-Danych brzożowych części-utworzenia-podziemnego- 3. Pomiaru zieleni wysokiej i pomiarów przepływu oraz pomiaru innych obiektów wskazanych przez projektanta. 4. Opracowanych geodezyjnie-elementów-planu-zagospodarowania- -przebiegu- (linia rozgraniczająca, linia regulacyjna, osie-ule).	Granice i nr działek ewidencyjnych według danych WGKIK w Policach z dnia: 04.07.2011 R.
Na mapie dla celów projektowych wykazano następujące uzgodnione przez ZUDP projekty sieci uzbrojenia terenu: 1. 1026/2009 - w 2. 693/2010 - k,e	Rejestracja:
Informacje dodatkowe: 1. - - - - - zakres pomiaru: 2. Redakcja znaków zgodna z instrukcją techniczną K-1 (1979)/ K-1 (Podstawowa Mapa Kraju z 1998 r.) 3. Mapa nadaje się do celów projektowych zakresu pomiaru. 4. Stopień kartometryczności mapy dla celów projektowych jest zgodny z przepisami instrukcji technicznej K-1 (1979)/K-1 (Podstawowa Mapa Kraju z 1998 r.). 5. Wszelkie trwałe obiekty budowlane podlegają wytyczeniu przez jednostkę wykonawstwa geodezyjnego. 9. Nie wyklucza się istnienia w terenie również uzbrojenia o którym brak było informacji brzożowych i nie zostały odnotowane w czasie inventaryzacji geodezyjnej.	
Uzbrojenie podziemne opracowano na podstawie: 1.Danych brzożowych -z litery B- 2.Podrzedniego ustalenia przebiegu aparatury elektromagnetycznej-z litery A 3.Bezpośrednich pomiarów pokonanych - bez litery	
W związku z tym w częściach 1 i 2 nie gwarantuję się kompletności, a dokładność położenia uzbrojenia na mapie jest niższa od dokładności kartometrycznej mapy.	
Aktualność mapy dla celów projektowych na dzień: 27.07.2011 R.	inż. Teresa Myłka nr upr.zaw.9668 Dyrektor jednostki wykonawstwa geodezyjnego

Arkusz 23/38

OZNACZENIA - PROJ. KAN. DESZCZ.


- WD1 - wpust deszczowy z osadnikiem
- SF1 - studnia osadnikowa z filtrem
- SR1 - skrzynki rozszczepiające
- PC180/3,0/1,50 - średnica rury [mm]/długość [m]/spadek [%]
- 0,8/1,0/1,70 - wys./szer./dt. [m] skrzyniek rozszczepiających

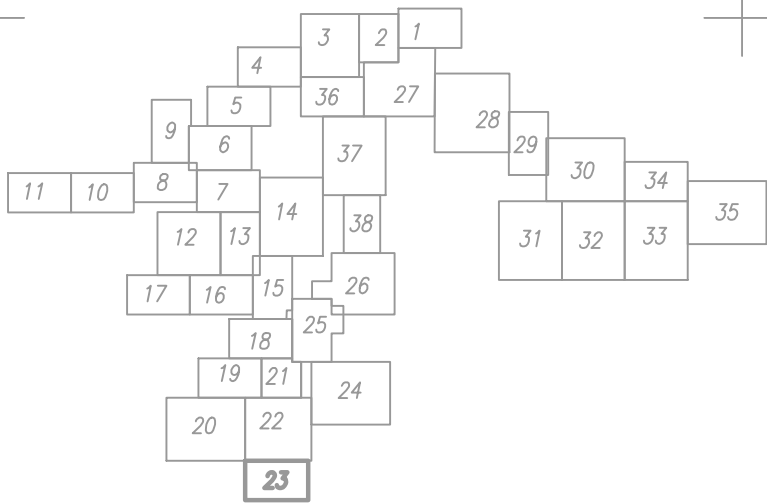

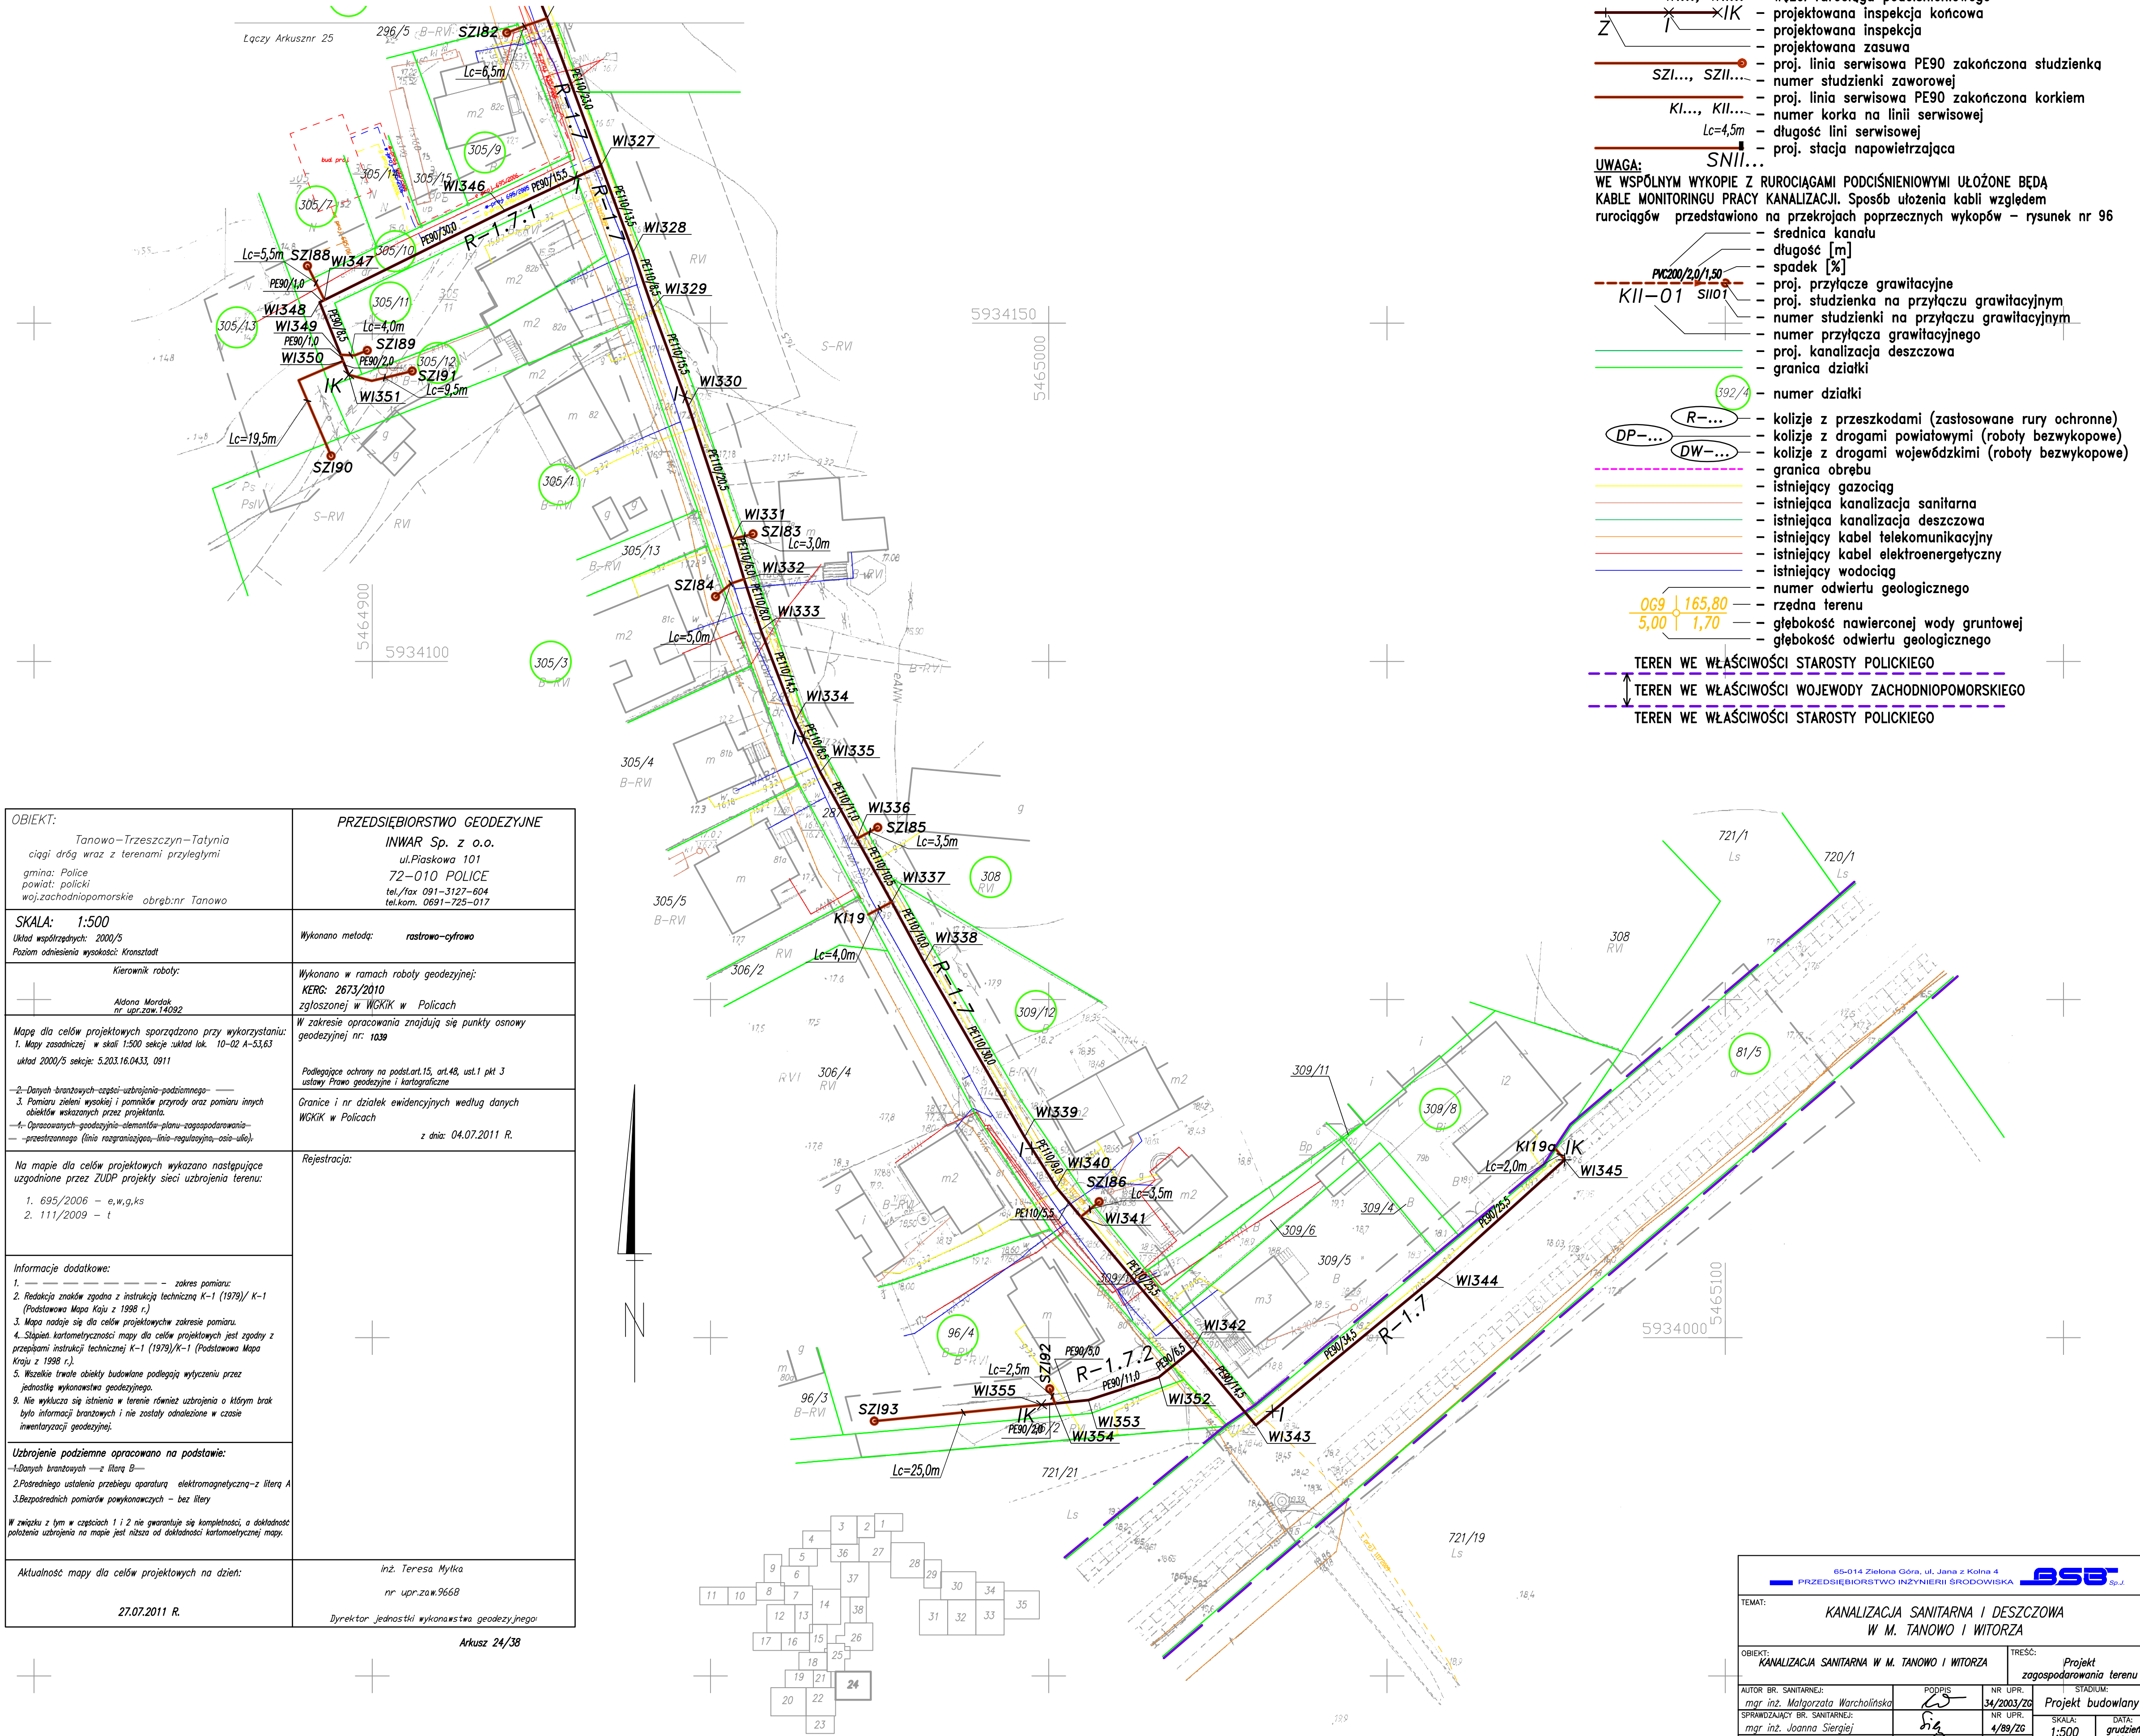


OBIEKT: Tanowo-Trzeszczyn-Tatnia ciągi dróg wraz z terenami przyległymi gmina: Police powiat: policki województwo pomorskie obwód: nr Tanowo	PRZEDSIĘBIORSTWO GEODEZYJNE INWAR Sp. z o.o. ul. Piaskowa 101 72-010 POLICE tel./fax 091-3127-604 tel.kom. 0691-725-017
SKALA: 1:500 Układ współrzędnych: 2000/5 Poziom odniesienia: wysokość: Krasnodat	Wykonano metodą: rastrowo-cyfrowo
Kierownik robót: Aldona Mordak nr upr.zaw.14092	Wykonano w ramach robót geodezyjnych: KERG: 2673/2010 zgłoszonej w WGIK w Policach
Mapę dla celów projektowych sporządzono przy wykorzystaniu: 1. Mapy zasadniczej w skali 1:500 sekcje: układ lok. 10-02 A-53,63 układ 2000/5 sekcje: 5.203.16.0433, 0911 2. Danych branżowych: części: uzbrojenie podziemne 3. Pomiaru zieleni: wysokości i pomiarów przyrody oraz pomiaru innych obiektów wskazanych przez projektanta 4. Opracowanych geodezyjnie elementów: planu zagospodarowania 5. przebiegu linii rozgraniczających, linii regulacyjnych, osi ulic	W zakresie opracowania znajdują się punkty osnowy geodezyjnej nr: 1039 Podlegające ochronie na podstawie art.15, art.48, ust.1 pkt 3 ustawy Prawo geodezyjne i kartograficzne Granice i nr działek ewidencyjnych według danych WGIK w Policach z dnia: 04.07.2011 R.
Na mapie dla celów projektowych wykazano następujące uzgodnione przez ZUP projekty sieci uzbrojenia terenu: 1. 695/2006 - e,w,g,ks 2. 111/2009 - t	Rejestracja:
Informacje dodatkowe: 1. --- zakres pomiaru: 2. Redakcja znaku zgodna z instrukcją techniczną K-1 (1979)/ K-1 (Podstawowa Mapa Kraju z 1998 r.) 3. Mapa nadesła się dla celów projektowych w zakresie pomiaru. 4. Stwierdzenie kartometryczności mapy dla celów projektowych jest zgodny z przepisami instrukcji technicznej K-1 (1979)/K-1 (Podstawowa Mapa Kraju z 1998 r.) 5. Wszelkie trwałe obiekty budowlane podlegają wytyczeniu przez jednostkę wykonawstwa geodezyjnego. 9. Nie wykazuje się istnienia w terenie również uzbrojenia o którym brak było informacji branżowych i nie zostały odnotowane w czasie inwentaryzacji geodezyjnej.	
Uzbrojenie podziemne opracowano na podstawie: 1. Danych branżowych - z literą B 2. Pośredniego ustalenia przebiegu aparatury elektromagnetycznej - z literą A 3. Bezpośrednich pomiarów powykonawczych - bez liter	
W związku z tym w częściach 1 i 2 nie gwarantuje się kompletności, a dokładności położenia uzbrojenia na mapie jest niższa od dokładności kartometrycznej mapy.	
Aktualność mapy dla celów projektowych na dzień: 27.07.2011 R.	inż. Teresa Myłka nr upr.zaw.9660 Dyrektor jednostki wykonawstwa geodezyjnego

65-014 Zielona Góra, ul. Jana z Kolna 4 PRZEDSIĘBIORSTWO INŻYNIERII ŚRODOWISKA					
KANALIZACJA SANITARNA I DESZCZOWA W M. TANOWO I WITORZA					
TEMAT:					
OBIEKT: KANALIZACJA SANITARNA W M. TANOWO I WITORZA			TREŚĆ: Projekt zagospodarowania terenu		
AUTOR BR. SANITARNEJ: mgr inż. Małgorzata Warcholińska			PODPIS 	NR UPR. 34/2003/ZG	STADIUM: Projekt budowlany
SPRAWDZAJĄCY BR. SANITARNEJ: mgr inż. Joanna Siergiej				NR UPR. 4/89/ZG	SKALA: 1:500
AUTOR BR. ELEKTRYCZNEJ: inż. Janisław Rączka				NR UPR. 114/75/ZG	DATA: grudzień 2011
SPRAWDZAJĄCY BR. ELEKTRYCZNEJ: inż. Juchan Jan Lychmus				NR UPR. 154/78/ZG	NR ZUZESNA: 16/2010
OPRACOWAŁ: mgr inż. Damian Łukowski				NR WERSJI: -	NR RYSUNKU: 24

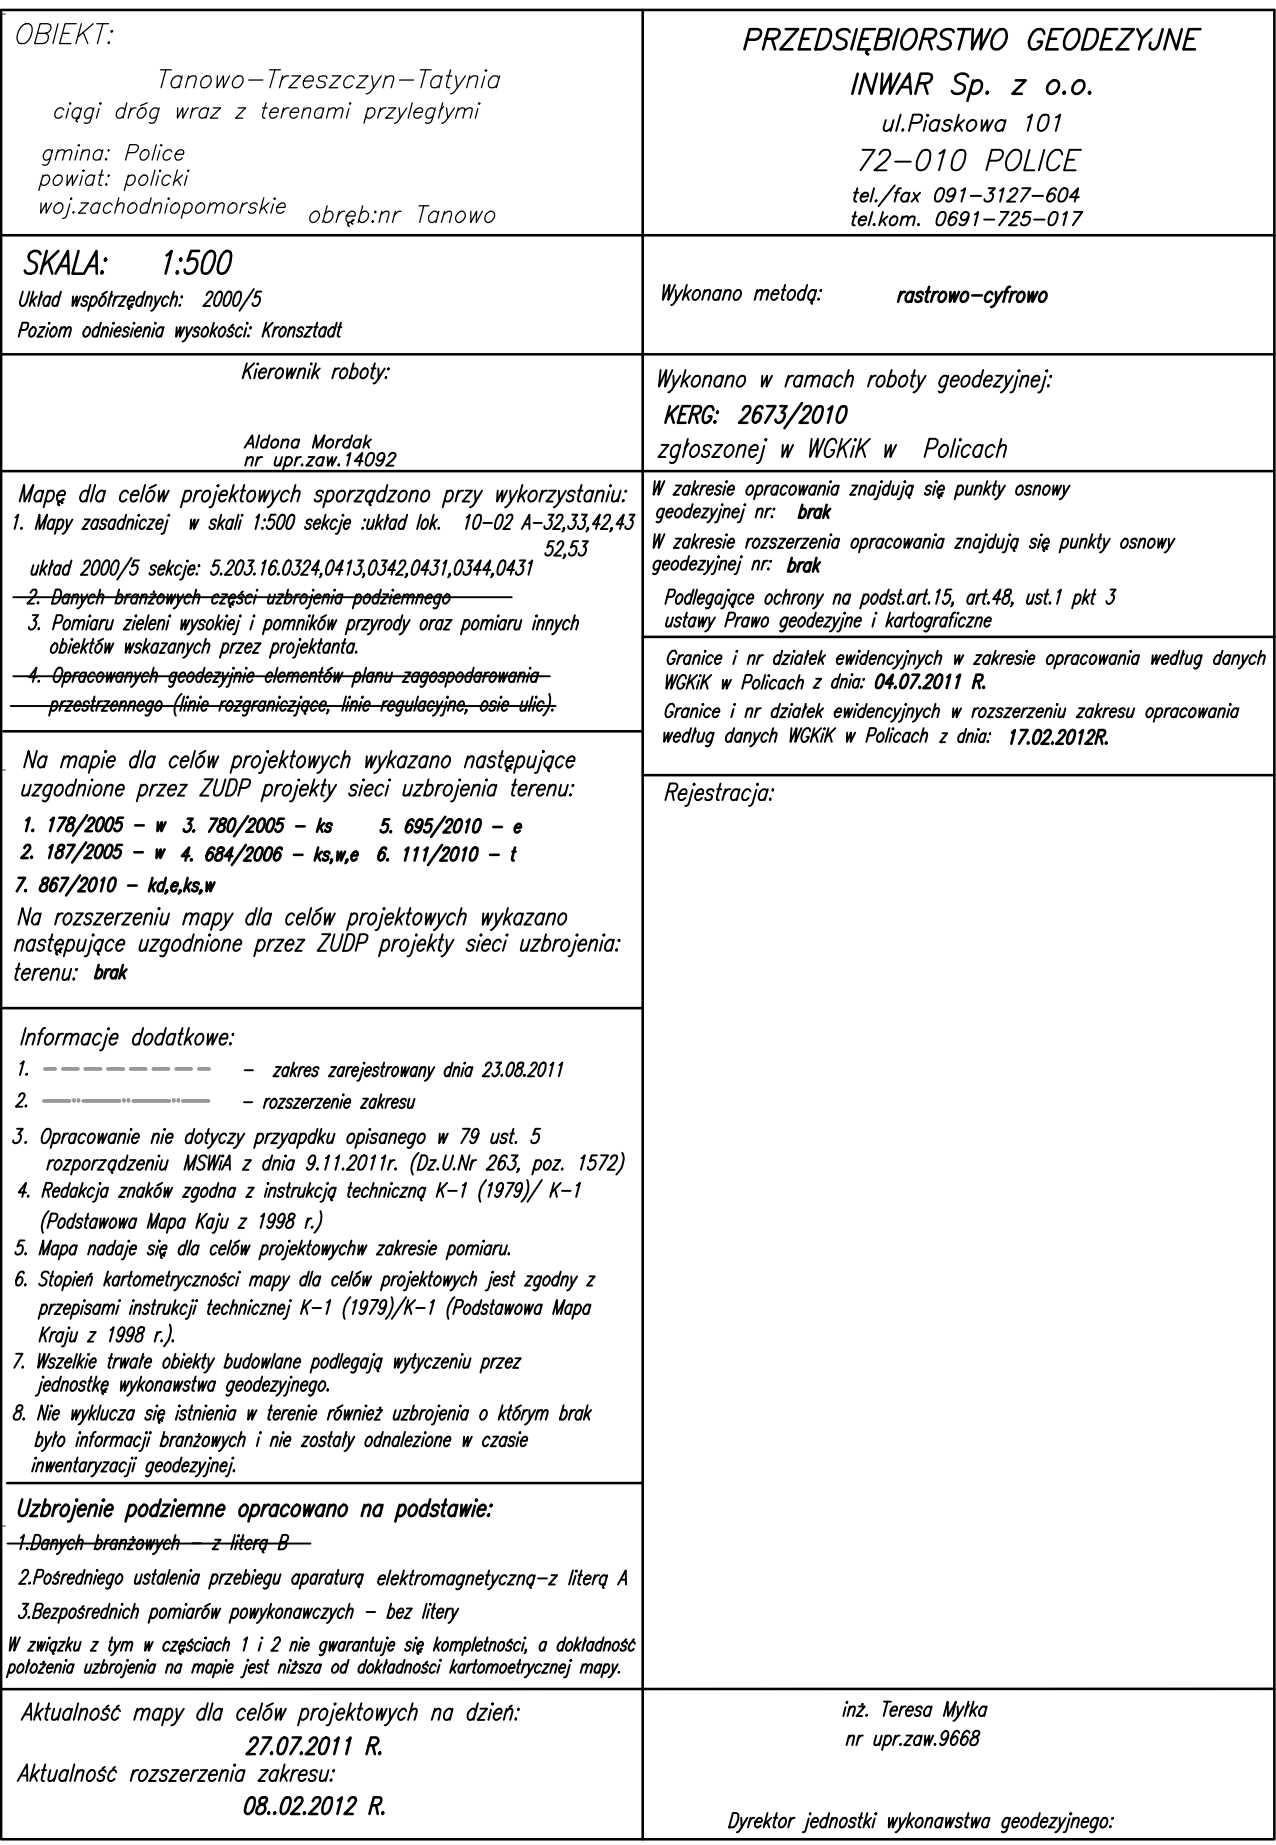


60-014 Zielona Góra, ul. Jana z Kolna 4		BSB S.A.	
PRZEDSIĘWZIĘCIE WYKONANIA ROBÓT BUDOWY			
TEMAT: KANALIZACJA SANITARIJA I DESZCZOWA W M. TANOWO I WITÓRZA			
OBJEKT: KANALIZACJA SANITARNIA W M. TANOWO I WITÓRZA		TEREN: Zakagospodarowanie terenu	
AUTOR BR. SANITARNA: <i>mgr inż. Małgorzata Warchałowska</i>		NR URB. STANOWO: 34/2003/03	
SPRACOWNIK BR. SANITARNA: <i>mgr inż. Joanna Gierocińska</i>		NR URB. WITÓRZA: 4/189/2003	
AUTOR BR. ELEKTRYCZNA: <i>mgr inż. Łukasz Jędrzejak</i>		NR URB. STANOWO: 1:500	
SPRACOWNIK BR. ELEKTRYCZNA: <i>mgr inż. Łukasz Jan Jędrzejak</i>		NR URB. WITÓRZA: 114/75/2003	
OPRACOWAŁ: <i>mgr inż. Łukasz Jan Jędrzejak</i>		NR PROJEKTU: 16/10/2011	
OPRACOWAŁ: <i>mgr inż. Łukasz Jan Jędrzejak</i>		NR WERSJI: 25	

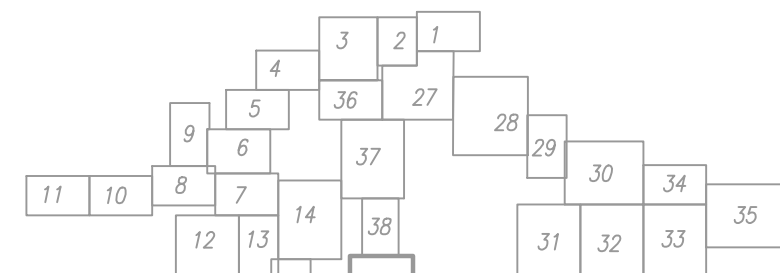

- UWAGA:** SNII... proj. stud. napowietrzająca
WE WSPÓLNYM WYKOPIE Z RUROCIĄGAMI PODCIŚNIENIOWYMI UŁOŻONE BĘDĄ
KABLE MONITORINGU PRACY KANALIZACJI. Sposób ułożenia kabli względem
rurociągów przedstawiono na przekrojach poprzecznych wykopów - rysunek nr 96

65-014 Zastawa Górna, ul. Jazwa 3 Kłosa 4			
PRZEDSIĘWZIĘCIE WYKONANIE INŻYNIERSTWA ŚRODOWISKA			
NUMER:			
KANALIZACJA SANITARIJA I DESZCZOWA W M. TANOWO I WITÓRZA			
OBJĘTOŚĆ:		TERMIN:	
KANALIZACJA SANITARIJA W M. TANOWO I WITÓRZA		Projekt zagospodarowania terenu	
AUTOR NR. SANITARIJA: mgr inż. Mieczysław Wacholinski mgr inż. SR. SANITARIJA mgr inż. Joanna Szejma	PODPIS 	NR URB. 34/2003/25	STUDIUM Projekt budowlany
AUTOR NR. DESZCZOWA: inż. Jacek Woźniak	PODPIS 	NR URB. 1/89/75	ZAŁĄCZNIK Data: 2011
SPRAWOZDAWCZ. NR. ELEKTRYCZNEJ inż. Jacek Jan Dymowski	PODPIS 	NR URB. 114/75	NR PRZECIENIA: 16/2010
PRZECIENIE mgr inż. Damian Łukomski	PODPIS 	NR URB. 154/78-0	NR WIEJSKI: NR PRZECIENIA: 26

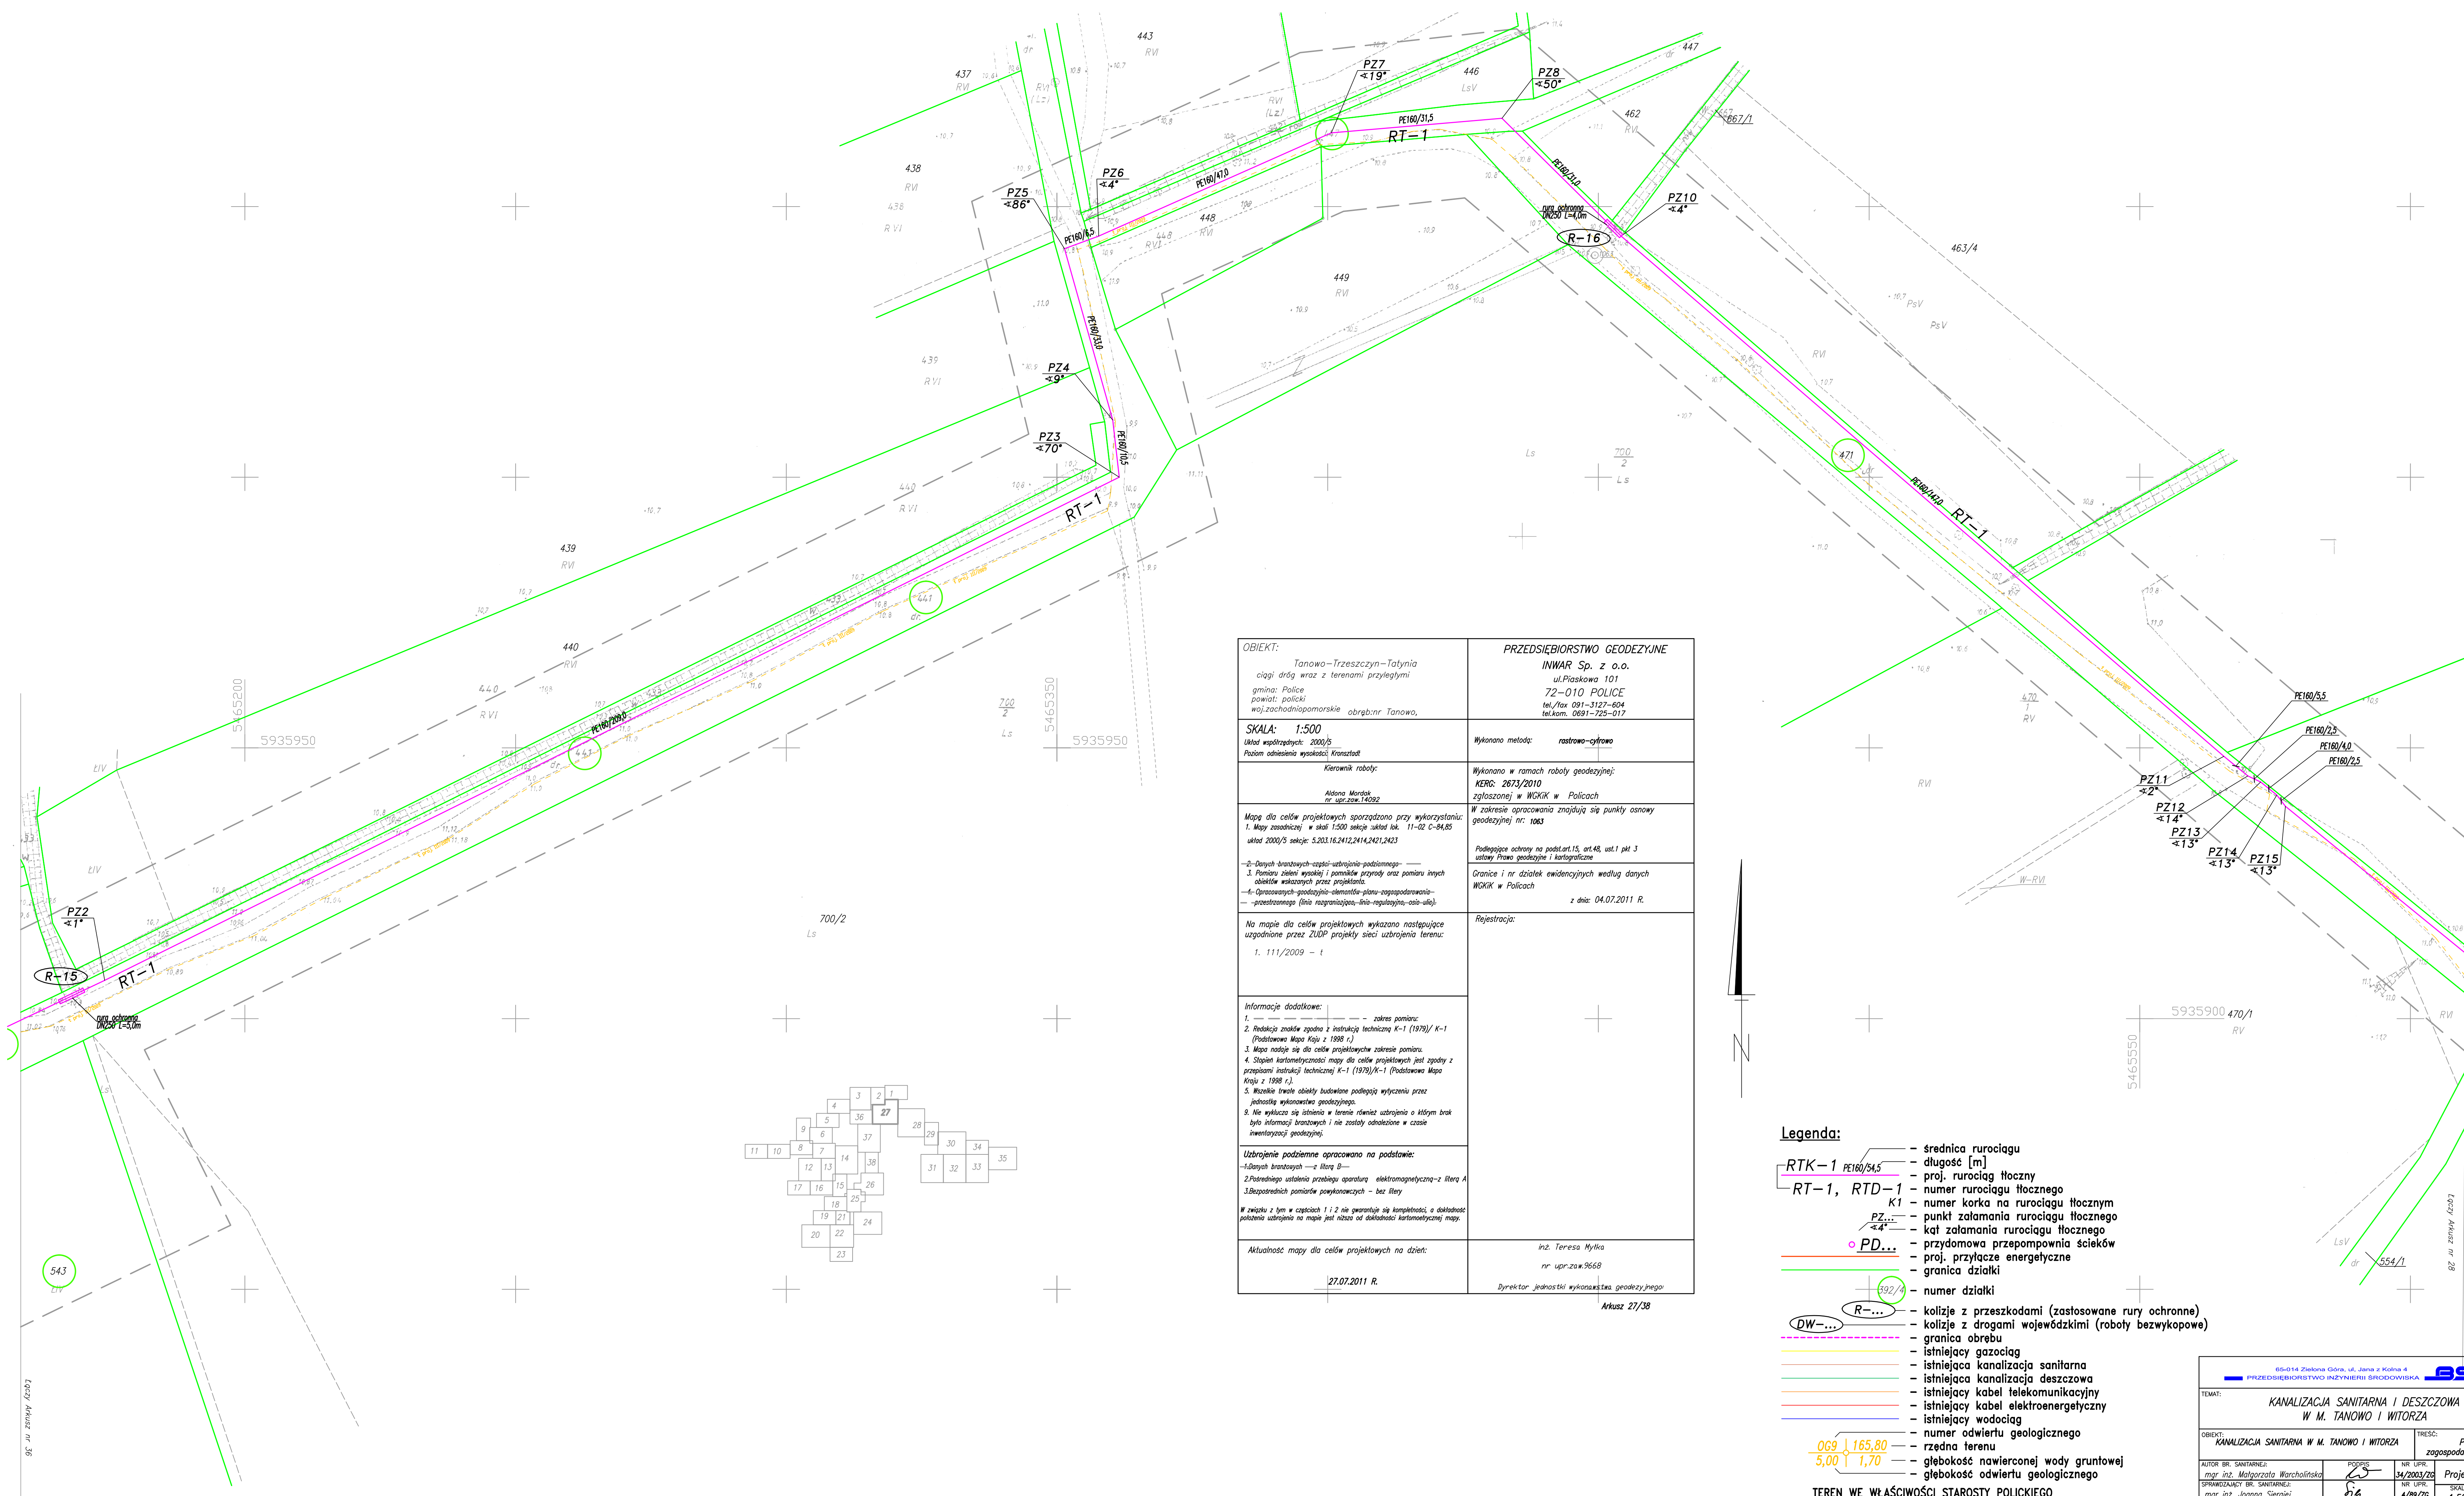


OBIEKT: Tanowo-Trzeszczyn-Tatynia ciągi dróg wraz z terenami przyległymi gmina: Police powiat: policki woj.zachodniopomorskie obręb:nr Tanowo,	PRZEDSIĘBIORSTWO GEODEZYJNE INWAR Sp. z o.o. ul.Piaskowa 101 72-010 POLICE tel./fax 091-3127-604 tel.kom. 0691-725-017
SKALA: 1:500 Układ współrzędnych: 2000/5 Poziom odniesienia wysokości: Kronstadt	Wykonano metodą: rastrowo-cyrowo
Kierownik robót: Aldona Mordak nr. ust.zaw.14092	Wykonano w ramach roboty geodezyjnej: KRG: 2673/2010 zgłoszonej w WOKiK w Policach W zakresie opracowania znajdują się punkty osnowy geodezyjnej nr. 1063
Mapę dla celów projektowych sporządzono przy wykorzystaniu: 1. Mapy zasadniczej w skali 1:500 według układu tok. 11-02 C-84,85 układ 2000/5 sekcje: 5.203.16.2412,2414,2421,2423 2-Danych brzoźowych-części-uzbrojenia-podziemnego- 3. Pomiaru zieleni wysokiej i pomiarów przyrody oraz pomiaru innych obiektów wskazanych przez projektanta. 4-Danych geodezyjnych-elementów-planu-zagospodarowania- 5-prostokątnego (linia rozgraniczająca-linia-regulacyjna-osi-układu).	Podlegające ochronie na podst.art.15, art.48, ust.1 pkt 3 ustawy Prawo geodezyjne i kartograficzne Granice i nr działek ewidencyjnych według danych WOKiK w Policach z dnia: 04.07.2011 R.
Na mapie dla celów projektowych wykazano następujące uzgodnione przez ZUPP projekty sieci uzbrojenia terenu: 1. 111/2009 - t	Rejestracja:
Informacje dodatkowe: 1. --- - zakres pomiaru; 2. Redukcja znaleziona zgodnie z instrukcją techniczną K-1 (1979)/ K-1 (Podstawowa Mapa kraju z 1988 r.) 3. Mapa nadaje się do celów projektowych zakresu pomiaru. 4. Stopień kartometryczności mapy dla celów projektowych jest zgodny z przepisami instrukcji technicznej K-1 (1979)/K-1 (Podstawowa Mapa kraju z 1988 r.). 5. Wzrostki i inne obiekty budowlane podlegają wycięciu przez jednostkę wykonawstwa geodezyjnego. 6. Nie wykazano się istnieniem w terenie również uzbrojenia o którym brak było informacji brzoźowych i nie zostały odnotowane w czasie inwentaryzacji geodezyjnej. 7. Uzbrojenie podziemne opracowano na podstawie: 1-Danych brzoźowych - z literą B- 2-Podziemnego ustalenia przebiegu aparatury elektromagnetycznej-z literą A 3-Bieżących pomiarów powykonawczych - bez litery W związku z tym w częściach 1 i 2 nie gwarantuje się kompletności, a dokładności położenia uzbrojenia na mapie jest niższe od dokładności kartometrycznej mapy.	
Aktualność mapy dla celów projektowych na dzień: 27.07.2011 R.	inz. Teresa Mylika nr. upr.zaw.9668 Dyrektor jednostki wykonawstwa geodezyjnego Arkusz 27/38



- Legenda:**
- średnica rurociągu
 - dlugość [m]
 - proj. rurociąg tłoczny
 - numer rurociągu tłoczego
 - numer korka na rurociągu tłocznym
 - punkt załamania rurociągu tłoczego
 - kat załamania rurociągu tłoczego
 - przydomowa przepompownia ścieków
 - proj. przyłącze energetyczne
 - granica działki
 - numer działki
 - kolizje z przeszkodami (zastosowane rury ochronne)
 - kolizje z drogami wojewódzkimi (roboty bezwykopowe)
 - granica obrębu
 - istniejący gazociąg
 - istniejąca kanalizacja sanitarna
 - istniejąca kanalizacja deszczowa
 - istniejący kabel telekomunikacyjny
 - istniejący kabel elektroenergetyczny
 - istniejący wodociąg
 - numer odwietu geologicznego
 - rzędna terenu
 - głębokość nawierconej wody gruntowej
 - głębokość odwietu geologicznego


TEREN WE WŁAŚCIWOŚCI STAROSTY POLICKIEGO
TEREN WE WŁAŚCIWOŚCI WOJEWODY ZACHODNIOPOMORSKIEGO
TEREN WE WŁAŚCIWOŚCI STAROSTY POLICKIEGO

65-014 Zielona Góra, ul. Jana z Kolna 4 PRZEDSIĘBIORSTWO INŻYNIERII ŚRODOWISKA			
TEMAT:	KANALIZACJA SANITARNA I DESZCZOWA W M. TANOWO I WITORZA		
OBIEKT:	KANALIZACJA SANITARNA W M. TANOWO I WITORZA	TRESC:	Projekt zagospodarowania terenu
AUTOR BR. SANITARNEJ:	mgr inż. Małgorzata Warcholńska	PPRPS:	34/2003/26
SPRZĄDZAJĄCY BR. SANITARNEJ:	mgr inż. Joanna Sierpińska	NR UPR:	4/89/26
AUTOR BR. ELEKTRYCZNEJ:	inż. Józef Roczka	NR UPR:	114/79/26
SPRZĄDZAJĄCY BR. ELEKTRYCZNEJ:	inż. Juchan Jan Tychemus	NR UPR:	154/78/26
OPRACOWAŁ:	mgr inż. Damian Łukowski	NR WEJŚCI:	-
DATA:	grudzień 2011	NR PROJEKTU:	16/2010
NR ZŁOŻENIA:	27		

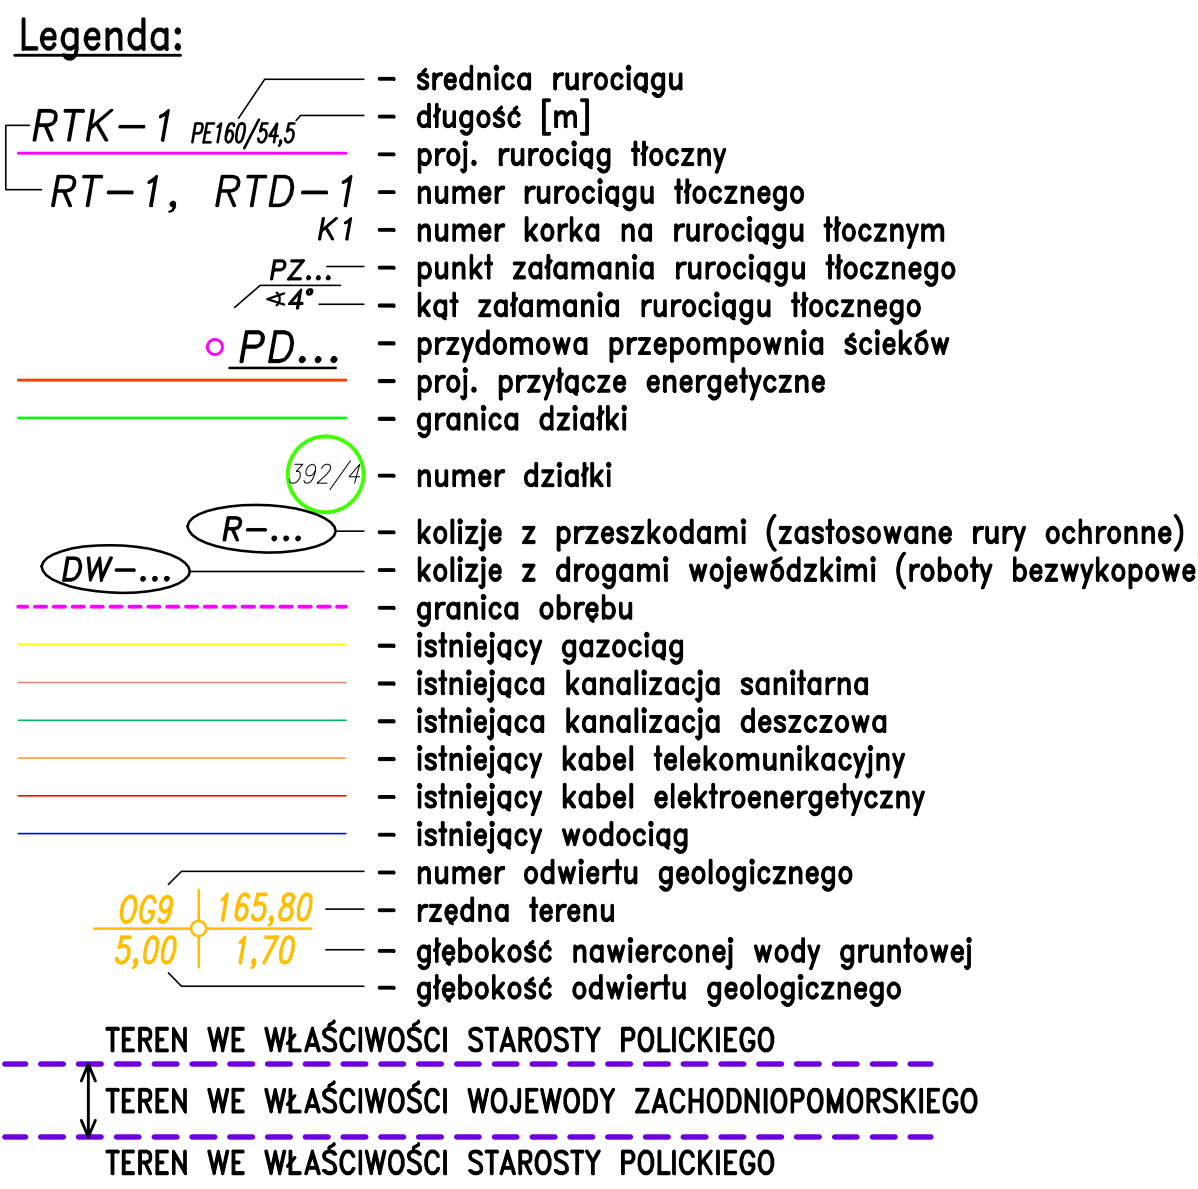

OBIEKT: <i>Tanowo-Trzuszczyn-Tatynia</i> ciągi dróg wraz z terenami przyległymi gmina: Police powiat: policki woj.zachodniopomorskie obręb:nr Tanowo, Trzuszczyn	PRZEDSIĘBIORSTWO GEODEZYJNE INWAR Sp. z o.o. ul.Piaskowa 101 72-010 POLICE tel./fax 091-3127-604 tel.kom. 0691-725-017
SKALA: 1:500 Układ współrzędnych: 2000/5 Poziom odniesienia wysokości: Kronsztadt	Wykonano metodą: rastrowo-cyfrowo
Kierownik roboty: <i>Aldona Mordak</i> nr upr.zaw.14092	Wykonano w ramach roboty geodezyjnej: KERG: 2673/2010 zgłoszonej w WGKIK w Policach W zakresie opracowania znajdują się punkty osnowy geodezyjnej nr: 1069 Podlegające ochronie na podst.art.15, art.48, ust.1 pkt 3 ustawy Prawo geodezyjne i kartograficzne Granice i nr działek ewidencyjnych według danych WGKIK w Policach z dnia: 04.07.2011 R.
Mapę dla celów projektowych sporządzono przy wykorzystaniu: 1. Mapy zasadniczej w skali 1:1000 sekcje :układ lok. 11-02 22c układ 2000/5 sekcje: 5.203.16.242 -2- Danych branżowych części-uzbrojenia-podziemnego- 3. Pomiaru zieleni, wysokości i pomników przyrody oraz pomiaru innych obiektów wskazanych przez projektanta. -4- Opracowanych geodezyjnie-elementów-planu-zagospodarowania- -przebiegu- (linia rozgraniczająca, linia regulacyjna, osieć ulic). Na mapie dla celów projektowych wykazano następujące uzgodnione przez ZUDP projekty sieci uzbrojenia terenu: 1. 321/2007 - g 2. 111/2009 - t	Rejestracja:
Informacje dodatkowe: 1. - - - - - zakres pomiaru; 2. Redakcja znaków zgodna z instrukcją techniczną K-1 (1979)/ K-1 (Podstawowa Mapa Kraju z 1998 r.) 3. Mapa nadaje się dla celów projektowych w zakresie pomiaru. 4. Stopień kartometryczności mapy dla celów projektowych jest zgodny z przepisami instrukcji technicznej K-1 (1979)/K-1 (Podstawowa Mapa Kraju z 1998 r.) 5. Wszelkie trwałe obiekty budowlane podlegają wytyczeniu przez jednostkę wykonawstwa geodezyjnego. 9. Nie wyklucza się istnienia w terenie również uzbrojenia o którym brak było informacji branżowych i nie zostały odnotowane w czasie inwentaryzacji geodezyjnej. Uzbrojenie podziemne opracowano na podstawie: -1-Danych branżowych -z literą B- 2.Podstępnego ustalenia przebiegu aparatury elektromagnetyczną-z literą A 3.Bezpośrednich pomiarów powykonawczych - bez litery W związku z tym w częściach 1 i 2 nie gwarantuje się kompletności, a dokładność położenia uzbrojenia na mapie jest niższa od dokładności kartometrycznej mapy.	
Aktualność mapy dla celów projektowych na dzień: 27.07.2011 R.	inż. Teresa Mylka nr upr.zaw.9668 Dyrektor jednostki wykonawstwa geodezyjnego: Arkusz 29/38

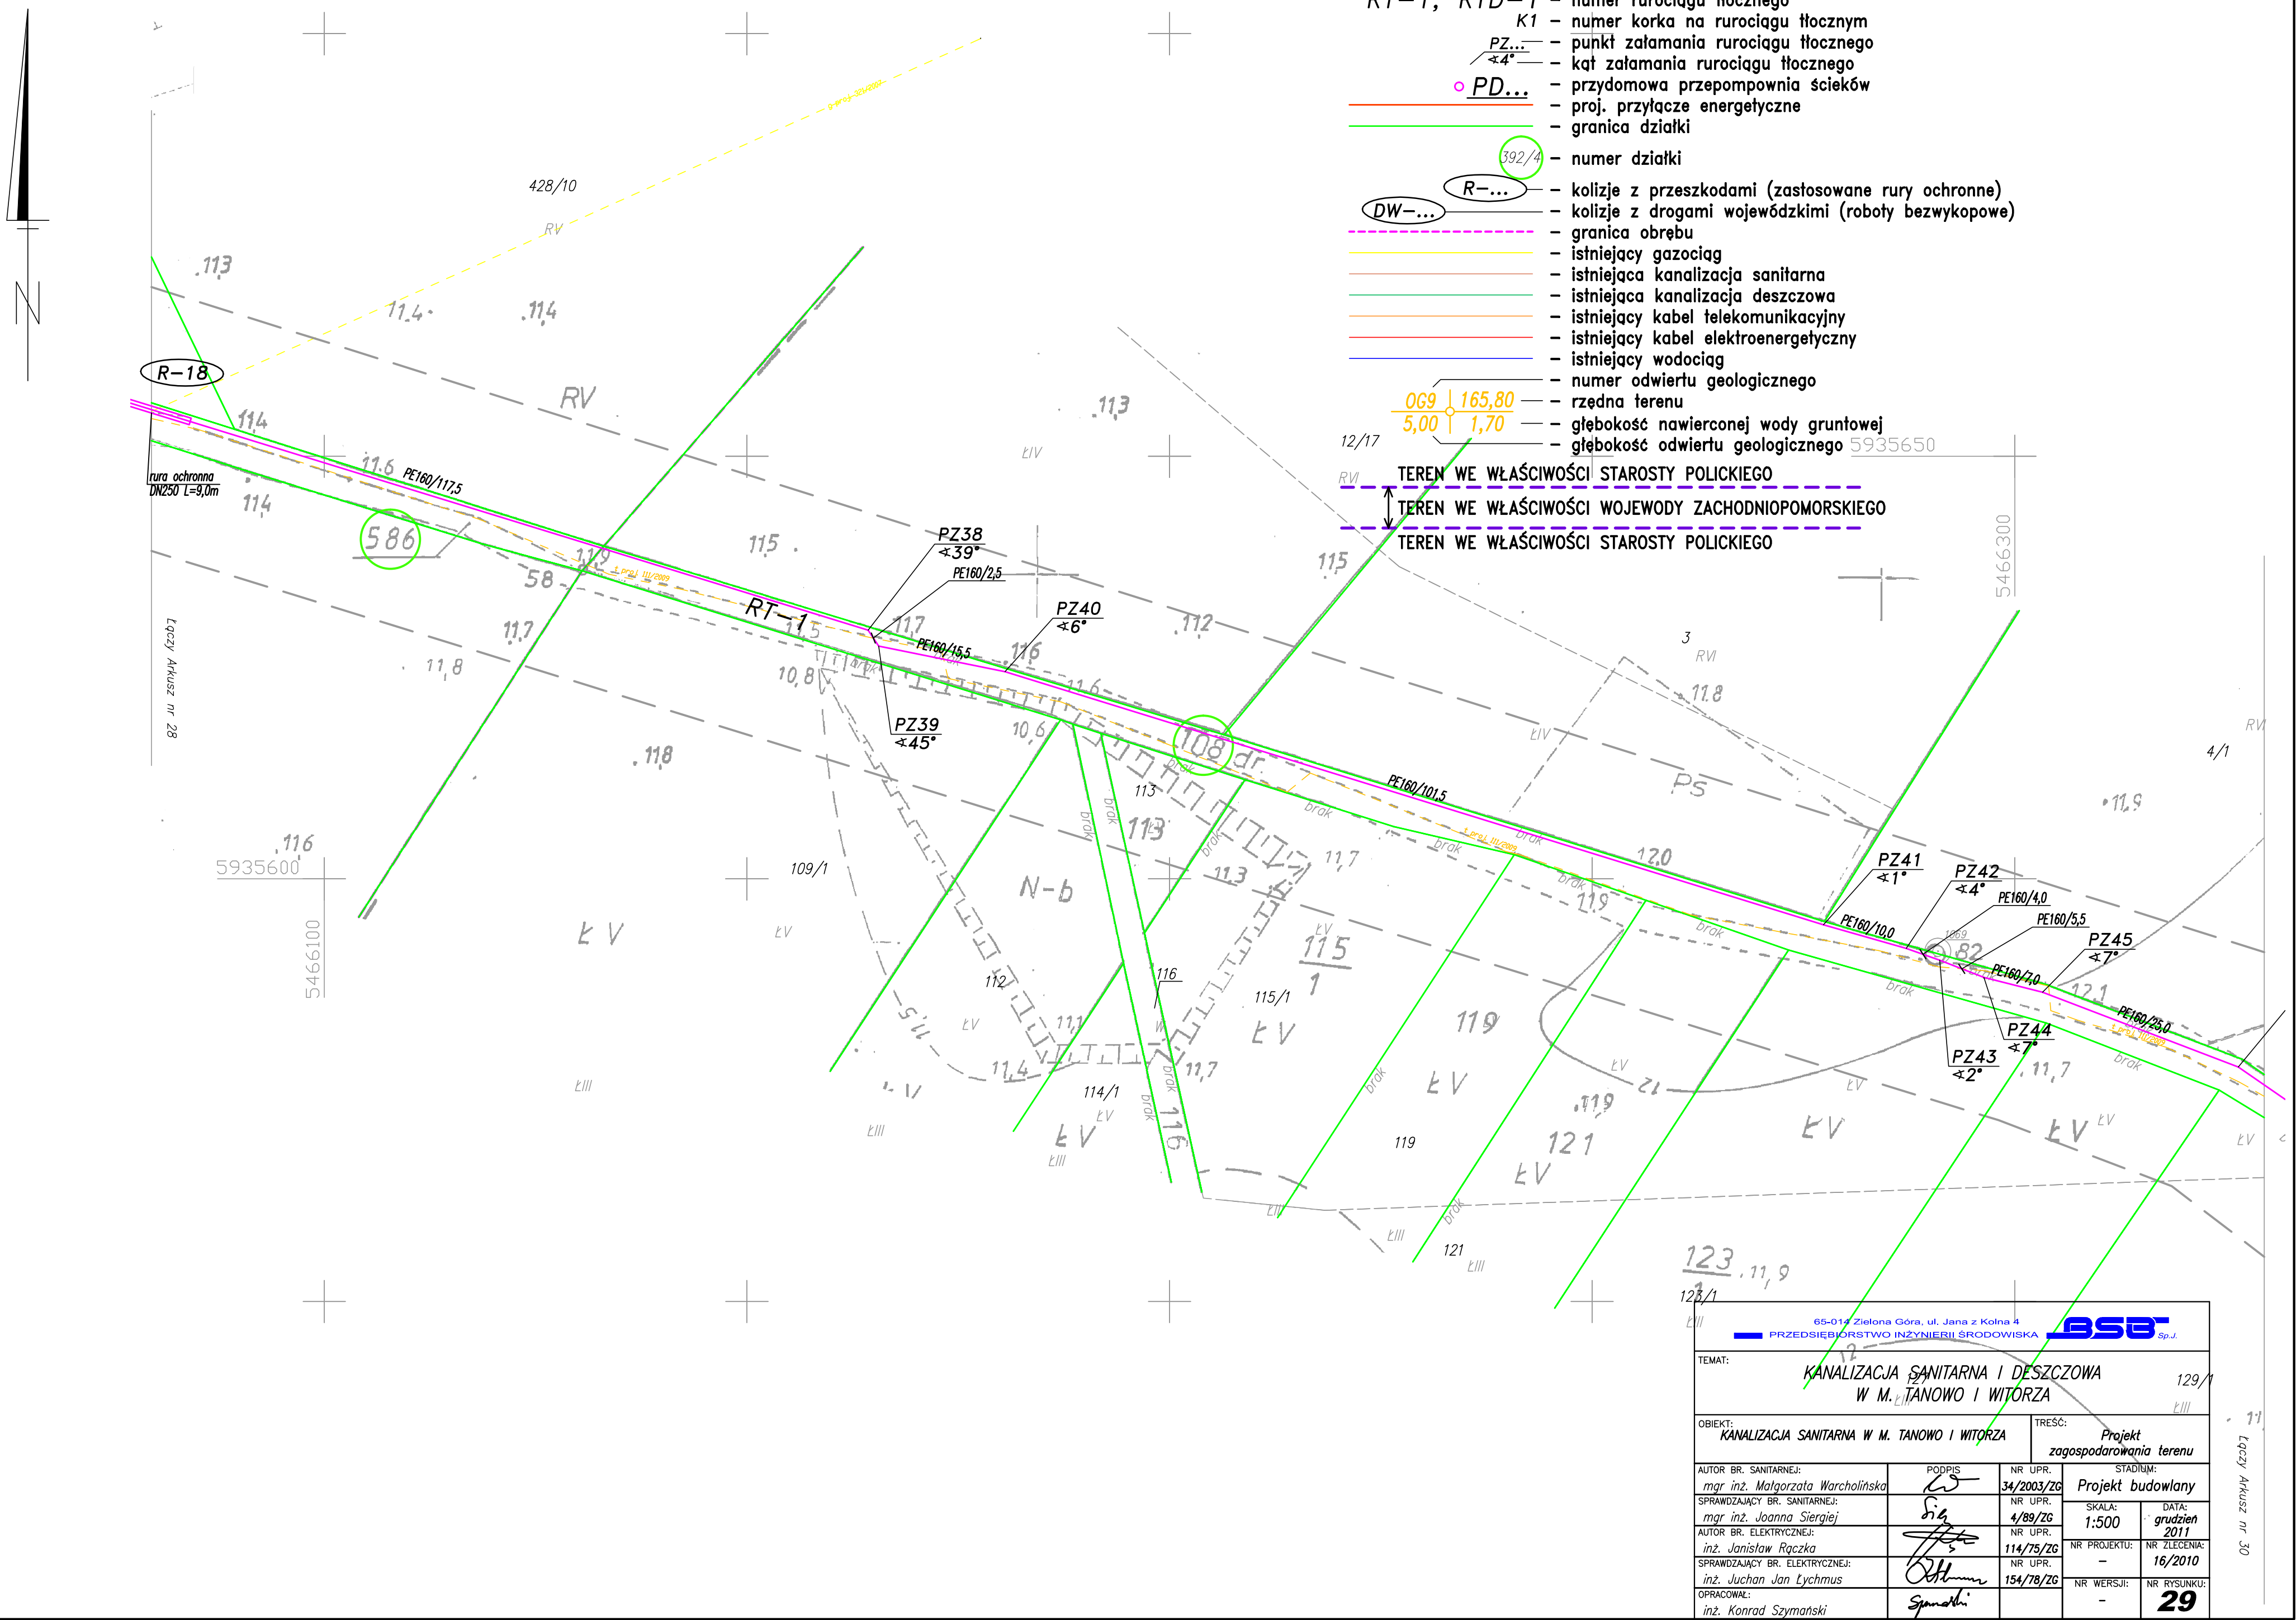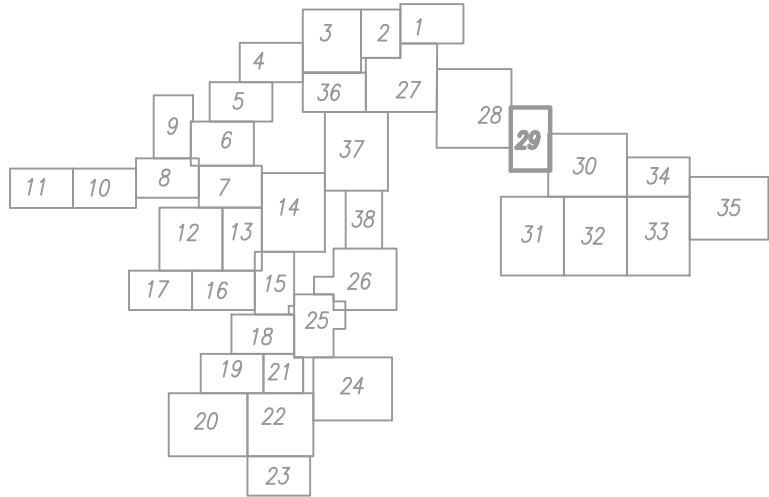

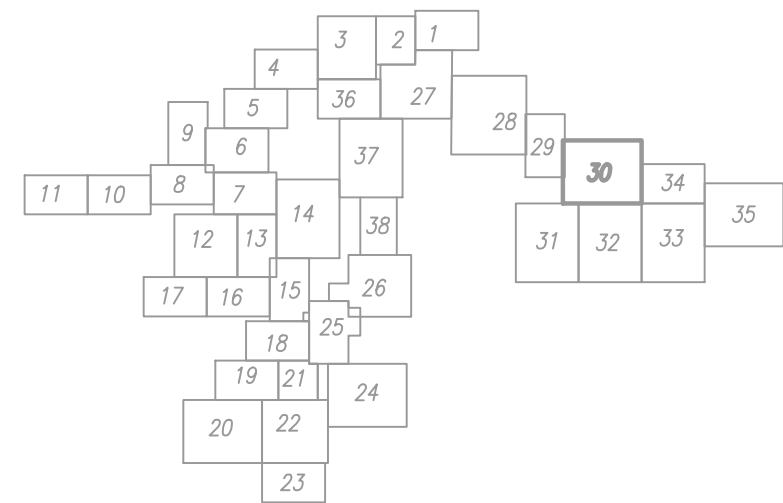[illegible]

RTK-1 PE160/545

RT-1, RTD-1

K1

PE160/545

PD...

92/...

R...

DW...

średnica rurociągu

grubość [m]

proj. rurociąg tłoczny

numer rurociągu tłocznego

numer korka na rurociąg tłoczny

punkt założenia rurociągu tłoczego

kol. założenia rurociągu tłoczego

przydawała przeprowońcie ścieków

proj. przyłącze energizacyjne

granica działki

numer działki

kolizje z przeszkodami (zastosowane rury ochronne)

kolizje z drogami wojewódzki (roboty bezwykopowe)

granica obrębu

istniejący gazociąg

istniejąca kanalizacja sanitarna

istniejąca kanalizacja deszczowa

istniejący kabel telekomunikacyjny

istniejący kabel elektroenergetyczny

istniejący wodociąg


numer odwrotu geologicznego

rzędno terenu

głębokość niwelowanej wody gruntowej

głębokość odwrotu geologicznego



65-014 Zielona Góra, ul. Jantar z Kuchta 4		ASB 80,2	
PRZEDSIĘWZIĘCIE KAPITAŁOWE I BUDOWLANE			
Tytuł: KANALIZACJA SANITARIJA I DESZCZOWA W M. TANOWO I WITÓRZA			
Obiekt: KANALIZACJA SANITARIJA W M. TANOWO I WITÓRZA		Tętno: Projekt zagospodarowanie terenu	
Autor N. SWAROWSKA Opracował N. SWAROWSKA Sprzedaż N. SWAROWSKA Autor B. LEONOWICZ N. Jankowiak Sprzedaż B. LEONOWICZ Dł. Juchan Jan Lychman		Nr. Upr. 54/2003/20 Skala: 1:500 Nr. Upr. 114/75/20 Nr. Projektu 16/2011 Nr. Wzleści. 154/78/20	
Opisano: Smolnik		30	

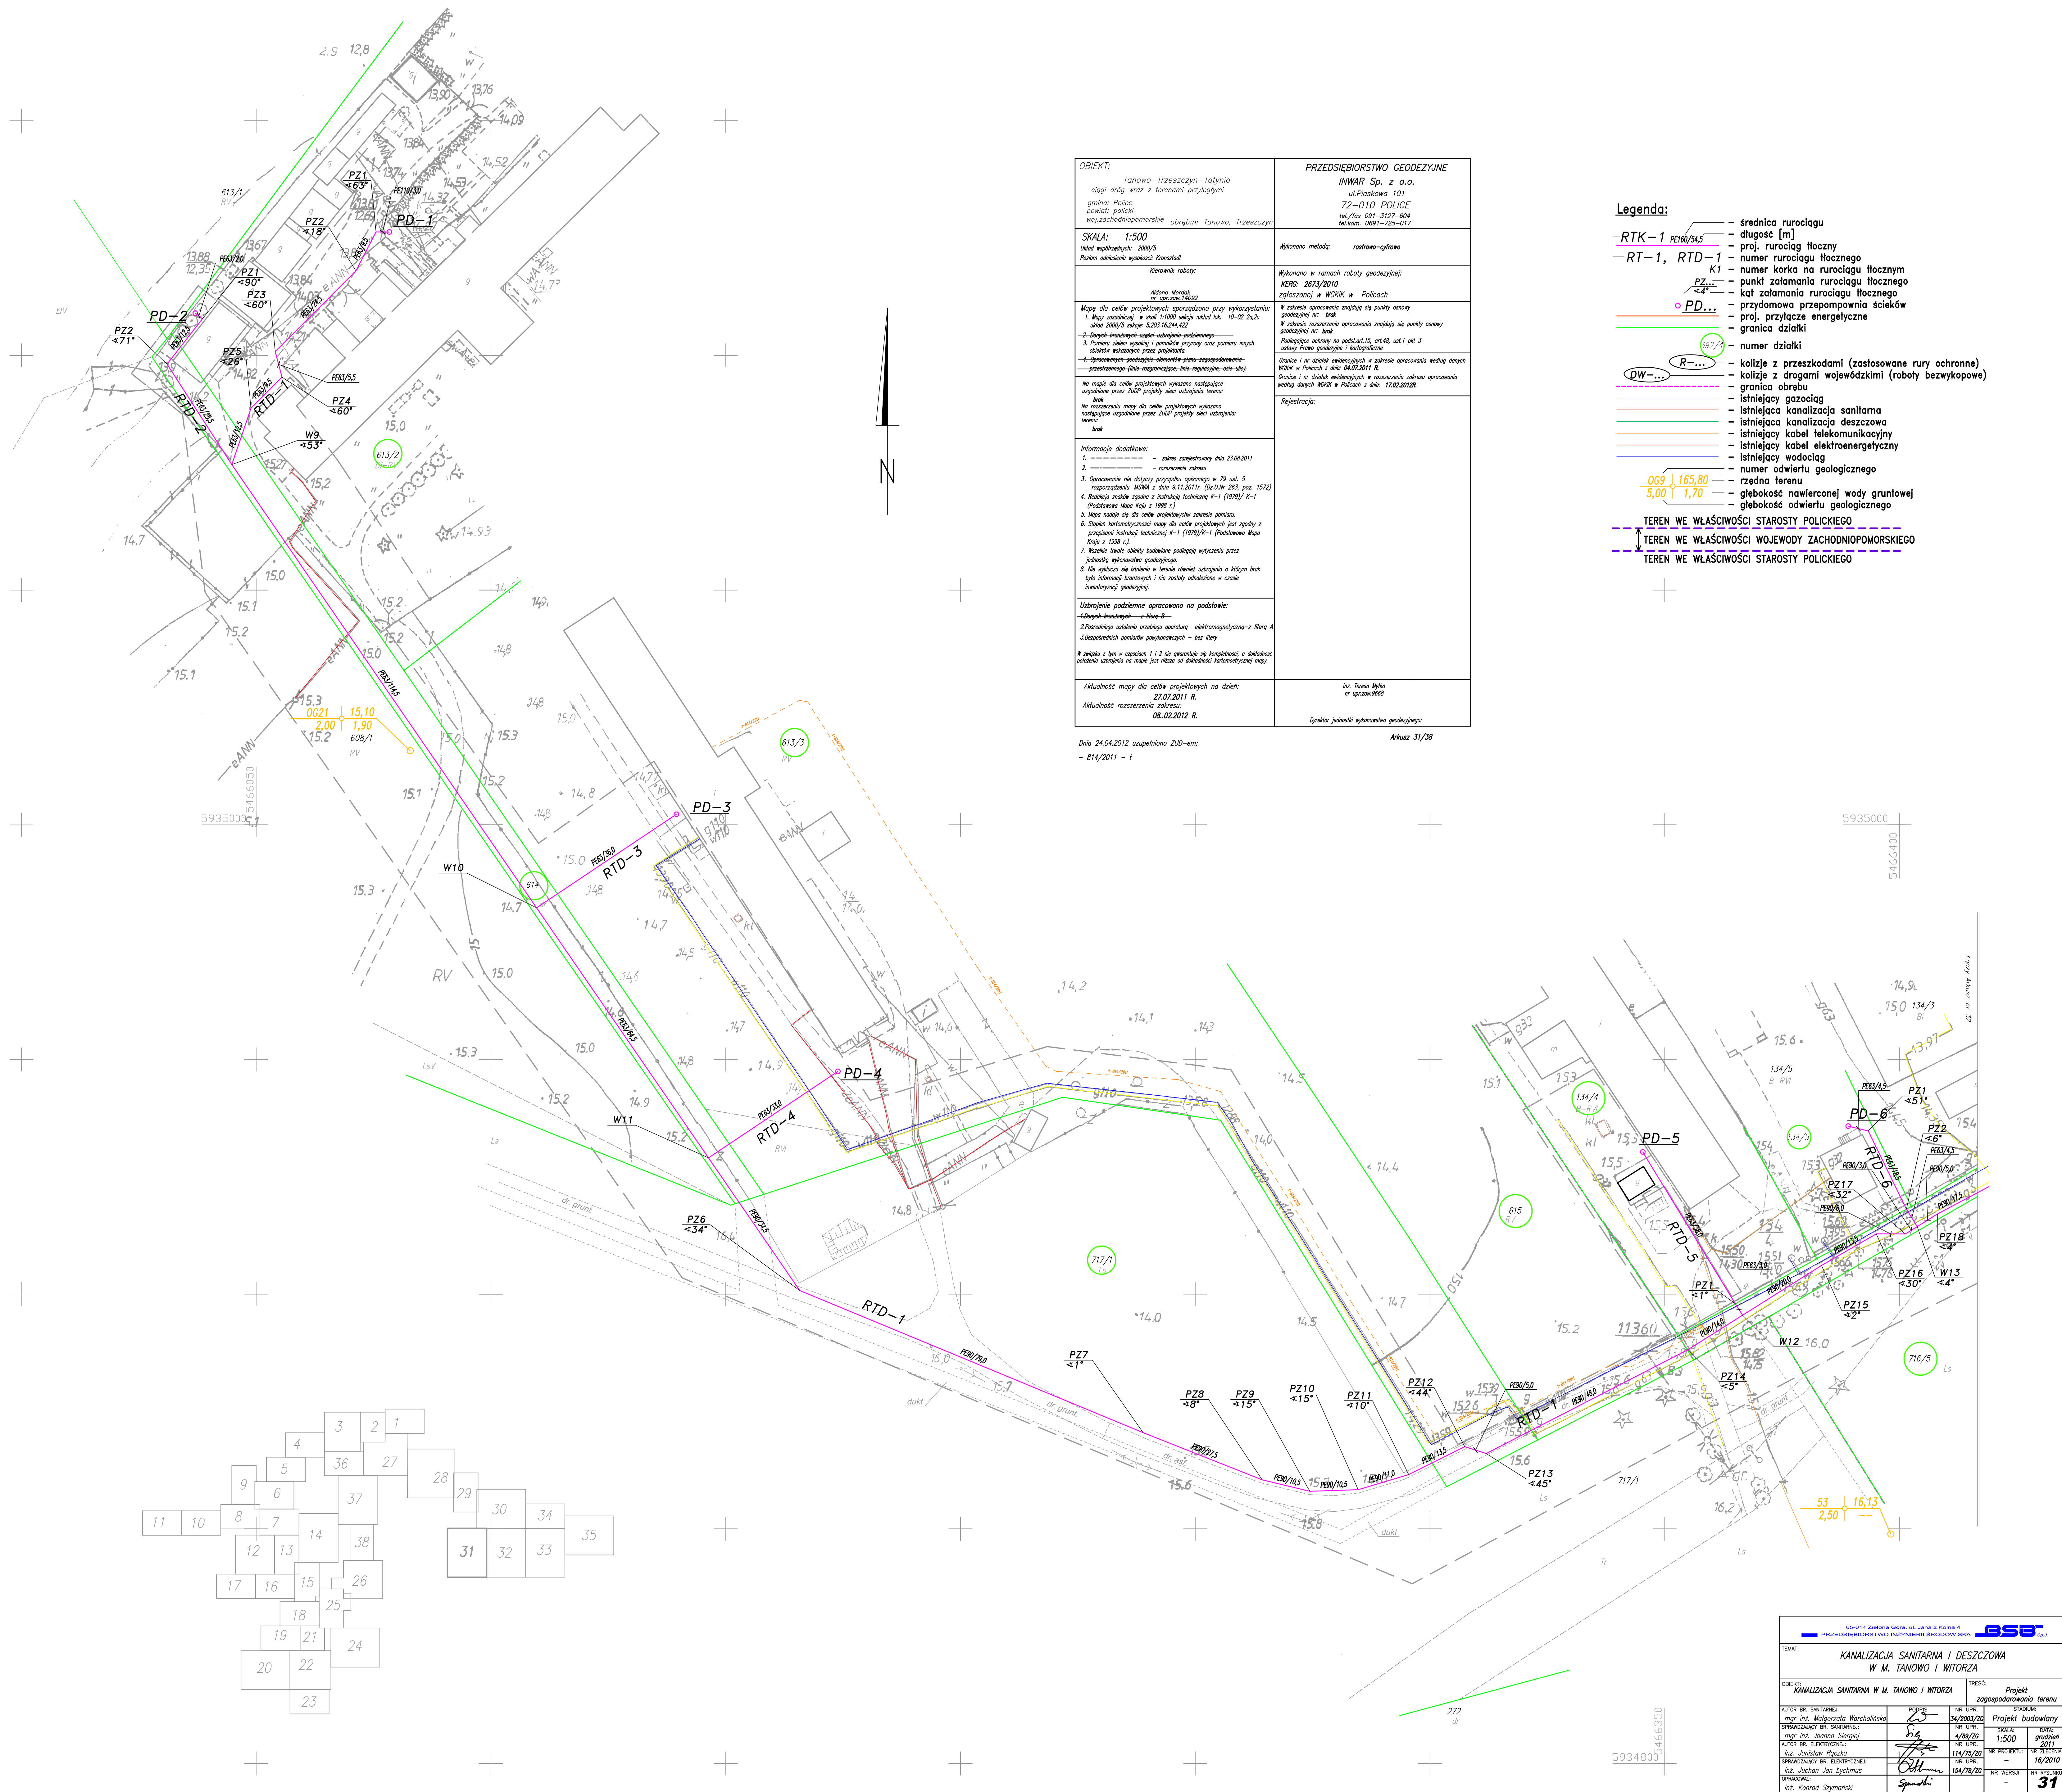[illegible]

Dnia 24.04.2012 uzupełniono ZUD-em:
- 814/2011 - 1


Arkusz 31/3

[illegible]

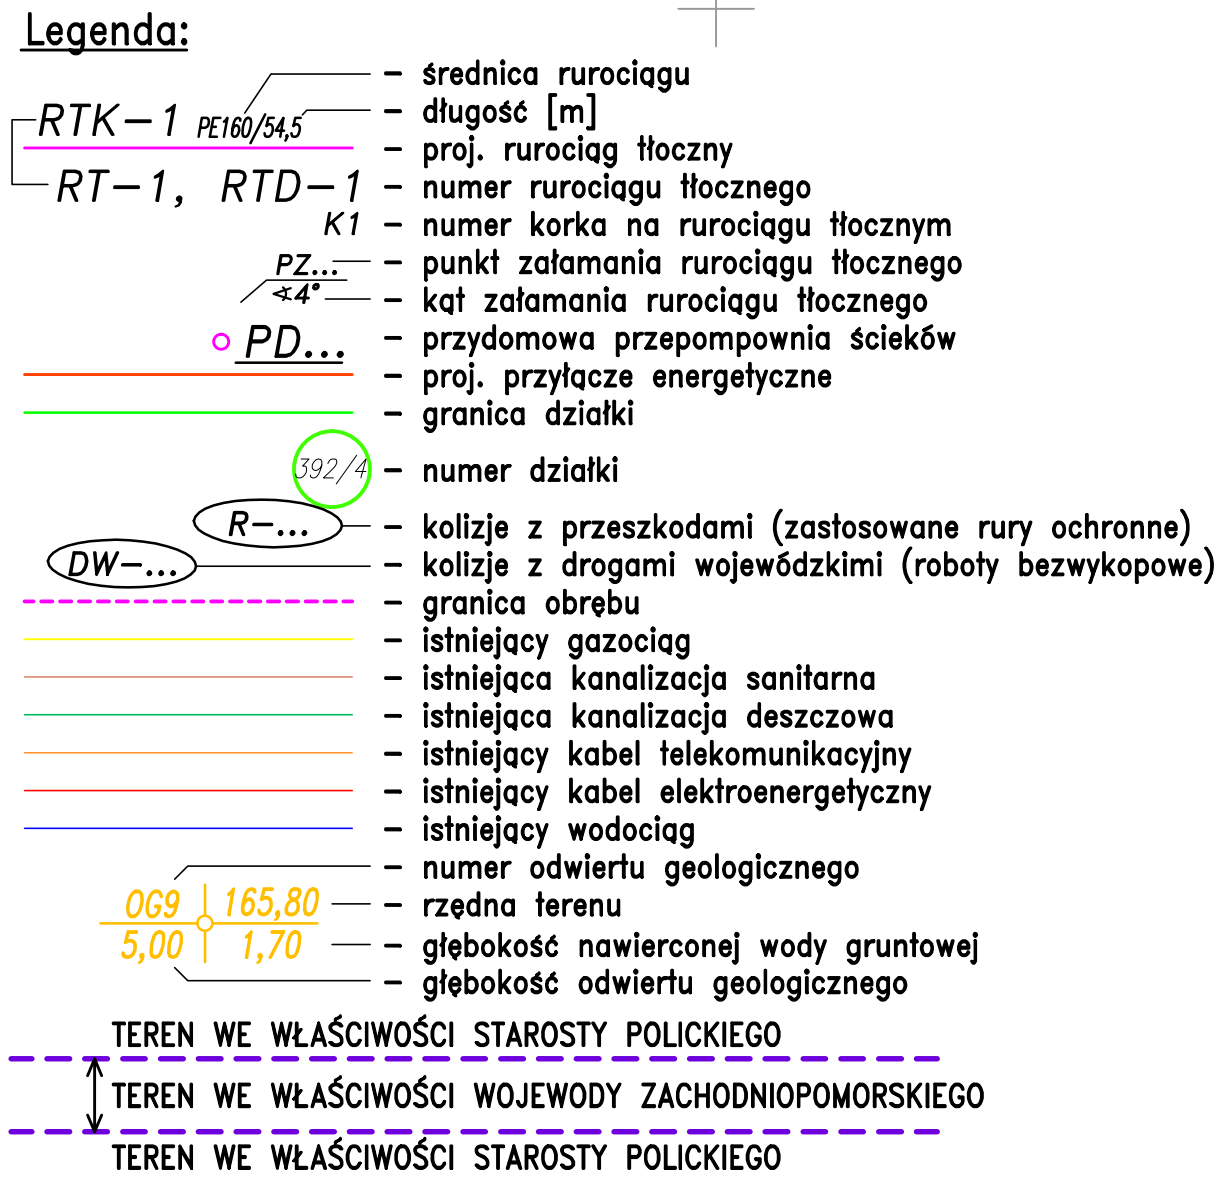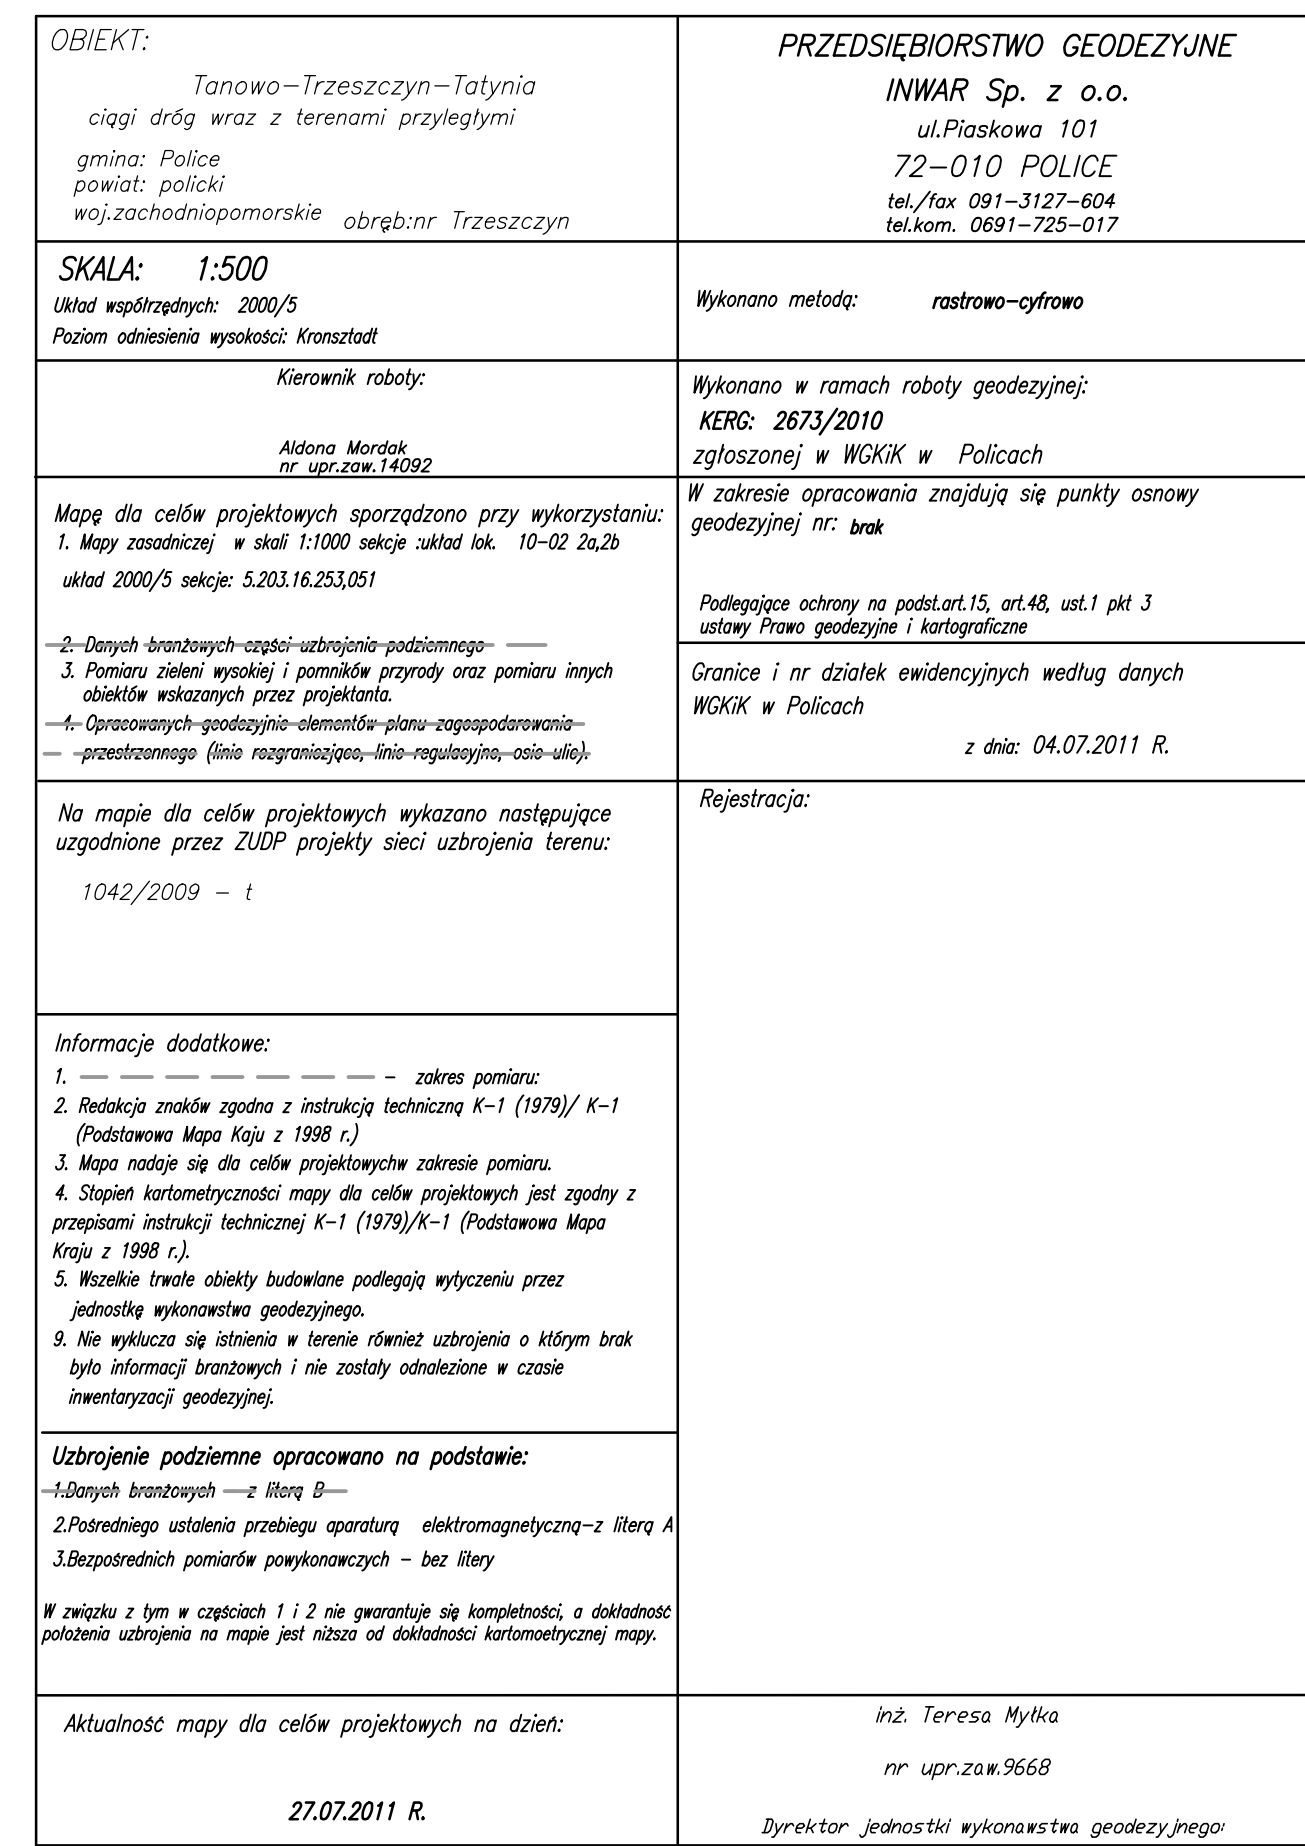

OBIEKT: Tanowo-Trzuszczyn-Tatynia ciągi dróg wraz z terenami przyległymi gmina: Police powiat: policki woj.zachodniopomorskie obrębnr Trzuszczyn	PRZEDSIĘBIORSTWO GEODEZYJNE INWAR Sp. z o.o. ul.Piaskowa 101 72-010 POLICE tel./fax 091-3127-604 tel.kom. 091-725-017
SKALA: 1:500 Układ współrzędnych: 2000/S Poziom odniesienia wysokości: transestat	Wykonano metodą: rastrowo-cyfrowo
Kierownik robót: Aldona Mondak nr upr.zaw.14592	Wykonano w ramach roboty geodezyjnej: KERG: 2673/2010 zgłoszonej w WGKIK w Policach W zakresie opracowania znajdują się punkty osnowy geodezyjnej nr: 1012
Mapę dla celów projektowych sporządzoną przy wykorzystaniu: 1. Mapy zasadniczej w skali 1:1000 sekcja ukł.dok. 10-02 2b ukł.dok. 2000/S sekcja: 5.203.16.253 -2-Danych branzowych-części-uzbrojenia-podziemnego- 3. Pomiaru zieleni wysokiej i pomników przyrody oraz pomiaru innych obiektów wskazanych przez projektanta. -4-Opracowanych-geodezyjno-elementów-planu-zagospodarowania- -procentowanego (linie rozgraniczające,linie regulacyjne,ćwie-ukł.)	Podlegające ochronie na podst.art.15, art.48, ust.1 pkt 3 ustawy Prawo geodezyjne i kartograficzne Granice i nr działek ewidencyjnych według danych WGKIK w Policach z dnia: 04.07.2011 R.
Na mapie dla celów projektowych wykazano następujące uzgodnione przez ZUDP projekty sieci uzbrojenia terenu: 1. 780/2005 - ks	Rejestracja:
Informacje dodatkowe: 1. - - - - - zakres pomiaru; 2. Redakcja znaków zgodna z instrukcją techniczną K-1 (1979)/ K-1 (Podstawowa Mapa Kraju z 1998 r.) 3. Mapa nadesła się do celów projektowych zakresu pomiaru. 4. Stopień kartometryczności mapy dla celów projektowych jest zgodny z przepisami instrukcji technicznej K-1 (1979)/K-1 (Podstawowa Mapa Kraju z 1998 r.). 5. Wszelkie trwałe obiekty budowlane podlegają wyliczeniu przez jednostkę wykonawstwa geodezyjnego. 6. Nie wykonano się abisima w terenie dimit uzbrojenia o Miłym brak było informacji branzowych i nie zostały odnotowane w czasie inwentaryzacji geodezyjnej.	
Uzbrojenie podziemne opracowano na podstawie: -1-Danych branzowych -z literą B- 2.Podanego ustalenia przebiegu aparatury elektromagnetycznej-z literą A 3.Bezpośrednich pomiarów powierzchniowych - bez litery	
W związku z tym w częściach 1 i 2 nie gwarantuje się kompletności, a dokładność polżenia uzbrojenia na mapie jest niższa od dokładności kartometrycznej mapy.	
Aktualność mapy dla celów projektowych na dzień: 27.07.2011 R.	inż. Teresa Mylika nr upr.zaw.3668 Dyrektor jednostki wykonawstwa geodezyjnego

Arkusz 33/38

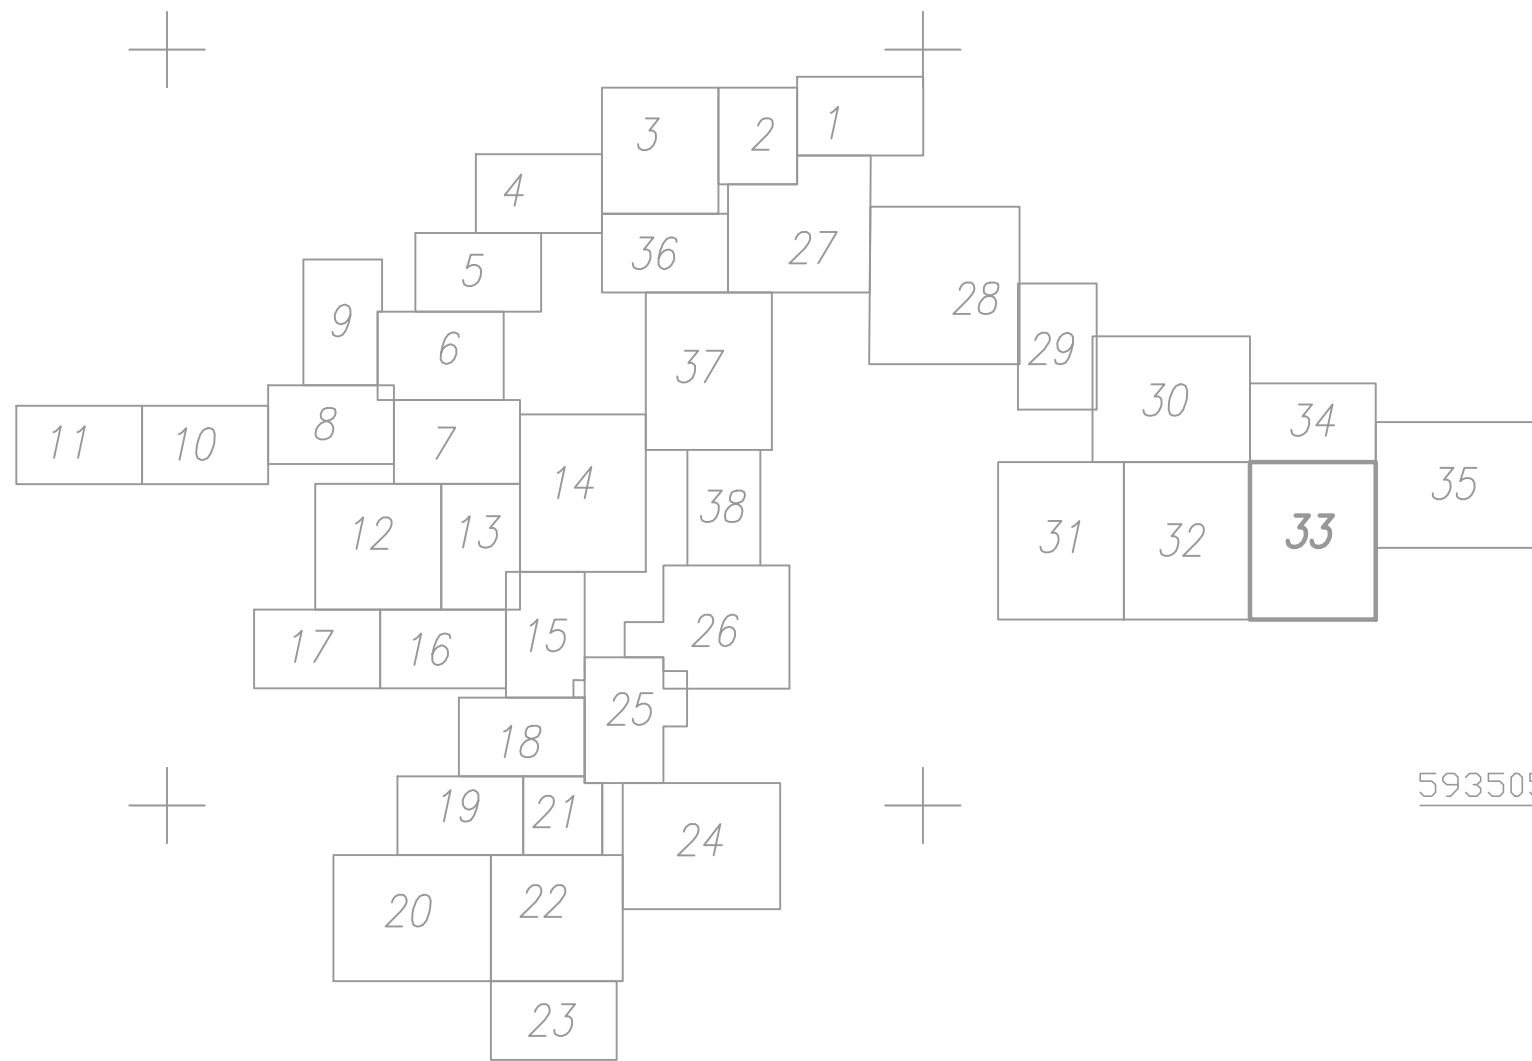


Legenda:

- średnica rurociągu
- długość [m]
- proj. rurociągu tłocznego
- numer rurociągu tłocznego
- numer korka na rurociągu tłocznym
- punkt załamania rurociągu tłocznego
- kąt załamania rurociągu tłocznego
- przydomowa przepompownia ścieków
- proj. przyłącze energetyczne
- granica działki
- numer działki
- kolizje z przeszkodami (zastosowane rury ochronne)
- kolizje z drogami wojewódzkimi (roboty bezwykopowe)
- granica obrębu
- istniejący gazociąg
- istniejąca kanalizacja sanitarna
- istniejąca kanalizacja deszczowa
- istniejący kabel telekomunikacyjny
- istniejący kabel elektroenergetyczny
- istniejący wodociąg
- numer odwiertu geologicznego
- rzędna terenu
- głębokość nawierconej wody gruntowej
- głębokość odwiertu geologicznego

TEREN WE WŁAŚCIWOŚCI STAROSTY POLICKIEGO
TEREN WE WŁAŚCIWOŚCI WOJEWODY ZACHODNIOPOMORSKIEGO
TEREN WE WŁAŚCIWOŚCI STAROSTY POLICKIEGO


65-014 Zielona Góra, ul. Jana z Kolna 4 PRZEDSIĘBIORSTWO INŻYNIERII ŚRODOWISKA			BSB	
TEMAT: KANALIZACJA SANITARNIA I DESZCZOWA W M. TANOWO I WITORZA				
OBIEKT: KANALIZACJA SANITARNIA W M. TANOWO I WITORZA			TREŚĆ: Projekt zagospodarowania terenu	
AUTOR BR. SANITARNEJ: mgr inż. Małgorzata Warchołowska		PODPIS: 	NR UPR.: 34/2003/20	STADIUM: Projekt budowlany
SPRAWDZAJĄCY BR. SANITARNEJ: mgr inż. Joanna Siergiej		PODPIS: 	NR UPR.: 4/89/26	SKALA: 1:500
AUTOR BR. ELEKTRYCZNEJ: inż. Janisław Rępczo		PODPIS: 	NR UPR.: 114/75/26	NR PROJEKTU: nr 16/
SPRAWDZAJĄCY BR. ELEKTRYCZNEJ: inż. Juchan Jan Lychmus		PODPIS: 	NR UPR.: 154/78/26	NR WERSJI: nr 2
OPRACOWAŁ: inż. Konrad Szymanski		PODPIS: 	NR UPR.: -	

OBIĘKT: Tanowo-Trzeszczyn-Tatynia ciąg dróg wraz z terenami przyległymi gmina: Police powiat: policki województwo pomorskie obrgb:nr Trzeszczyn	PRZEDSIĘBIORSTWO GEODEZYJNE INWAR Sp. z o.o. ul.Piaskowa 101 72-010 POLICE tel./fax 091-3127-004 tel.kom. 0691-725-017
SKALA: 1:500 Układ współrzędnych: 2000/5 Poziom odniesienia wysokości: Krasocław	Wykonano metodą: razemowo-ryflowo
Kierownik roboty: Aldona Mordak nr upraw. 14092	Wykonano w ramach roboty geodezyjnej: KERC: 2673/2010 zgłoszonej w WOKK w Policach
Mapa dla celów projektowych sporządzona przy wykorzystaniu: 1. Mapy zasadniczej w skali 1:1000 sekcja uł. 10-02 2b układ 2000/5 sekcja 5.203.16.253 2. Danych brzożowych i pomiarów podłoża: 3. Pomiaru zdani wysokości i pomiarów przynajmniej 10 punktów obiekty wskazanych przez projektanta. 4. Opracowania geodezyjnego-układu planu-ogrzewania: -przetworzonego (linie-rozciągające, linie-regulacyjne, osie ulic) - Na mapie dla celów projektowych wykazano następujące uzgodnione przez ZUDP projekty sieci uzbrojenia terenu: 1. 11/2009 - 1 Na rozszerzeniu mapy dla celów projektowych wykazano następujące uzgodnione przez ZUDP projekty sieci uzbrojenia terenu: Brak	W zakresie opracowania znajdują się punkty osnowy geodezyjnej nr: brak W zakresie rozszerzenia opracowania znajdują się punkty osnowy geodezyjnej nr: brak Podłożem technicznym na podkład 15, ut. 48, ut. 1 p. 3 całkowicie geodezyjne i kartograficzne. Granice i nr działek ewidencyjnych w zakresie opracowania według danych WOKK w Policach z datą: 04.07.2011 R. Granice i nr działek ewidencyjnych w rozszerzeniu zakresu opracowania według danych WOKK w Policach z datą: 17.02.2012R.
Informacje dodatkowe: 1. - zakres zaniesienia daty 23.08.2011 2. - rozszerzenie zakresu 3. Opracowanie nie dotyczy przyłącza opisanego w 79 ust. 5 rozporządzenia MOW z dnia 8.11.2011r. (Dziennik 263, poz. 1572) 4. Redakcja znaków zgodna z instrukcją techniczną K-1 (1979)/ K-1 (Podstawowa Mapa Kij z 1988 r.) 5. Mapa nawiązuje się do celów projektowych zakresu pomiaru. 6. Skala kartograficzna mapy dla celów projektowych jest zgodna z przepisami instrukcji technicznej K-1 (1979)/K-1 (Podstawowa Mapa Kij z 1988 r.) 7. Wskazanie trasy obiektu budowlanego podlega wytyczeniu przez jednostkę wykonawczą geodezyjną. 8. Nie wyklucza się istnienia w terenie również uzbrojenia o innym braku było informacji brzożowych i nie zostały odnotowane w czasie inwentaryzacji geodezyjnej.	Rejestracja:
Uzbrojenie podziemne opracowano na podstawie: 1. Danych brzożowych - z Mapy B 2. Planowego ustalenia przebiegu aparatury - elektromagnetyczną z literą A 3. Bezpośrednich pomiarów pomiarowych - bez liter W związku z tym w częściach 1 i 2 nie gwarantuje się kompletności, a dokładność położenia ustalonego na mapie jest niższa od dokładności kartograficznej mapy.	inż. Teresa Mylika nr upraw. 3668 Dyrektor jednostki wykonawstwa geodezyjnego
Aktualność mapy dla celów projektowych na dzień: 27.07.2011 R. Aktualność rozszerzenia zakresu: 08.02.2012 R.	inż. Teresa Mylika nr upraw. 3668 Dyrektor jednostki wykonawstwa geodezyjnego

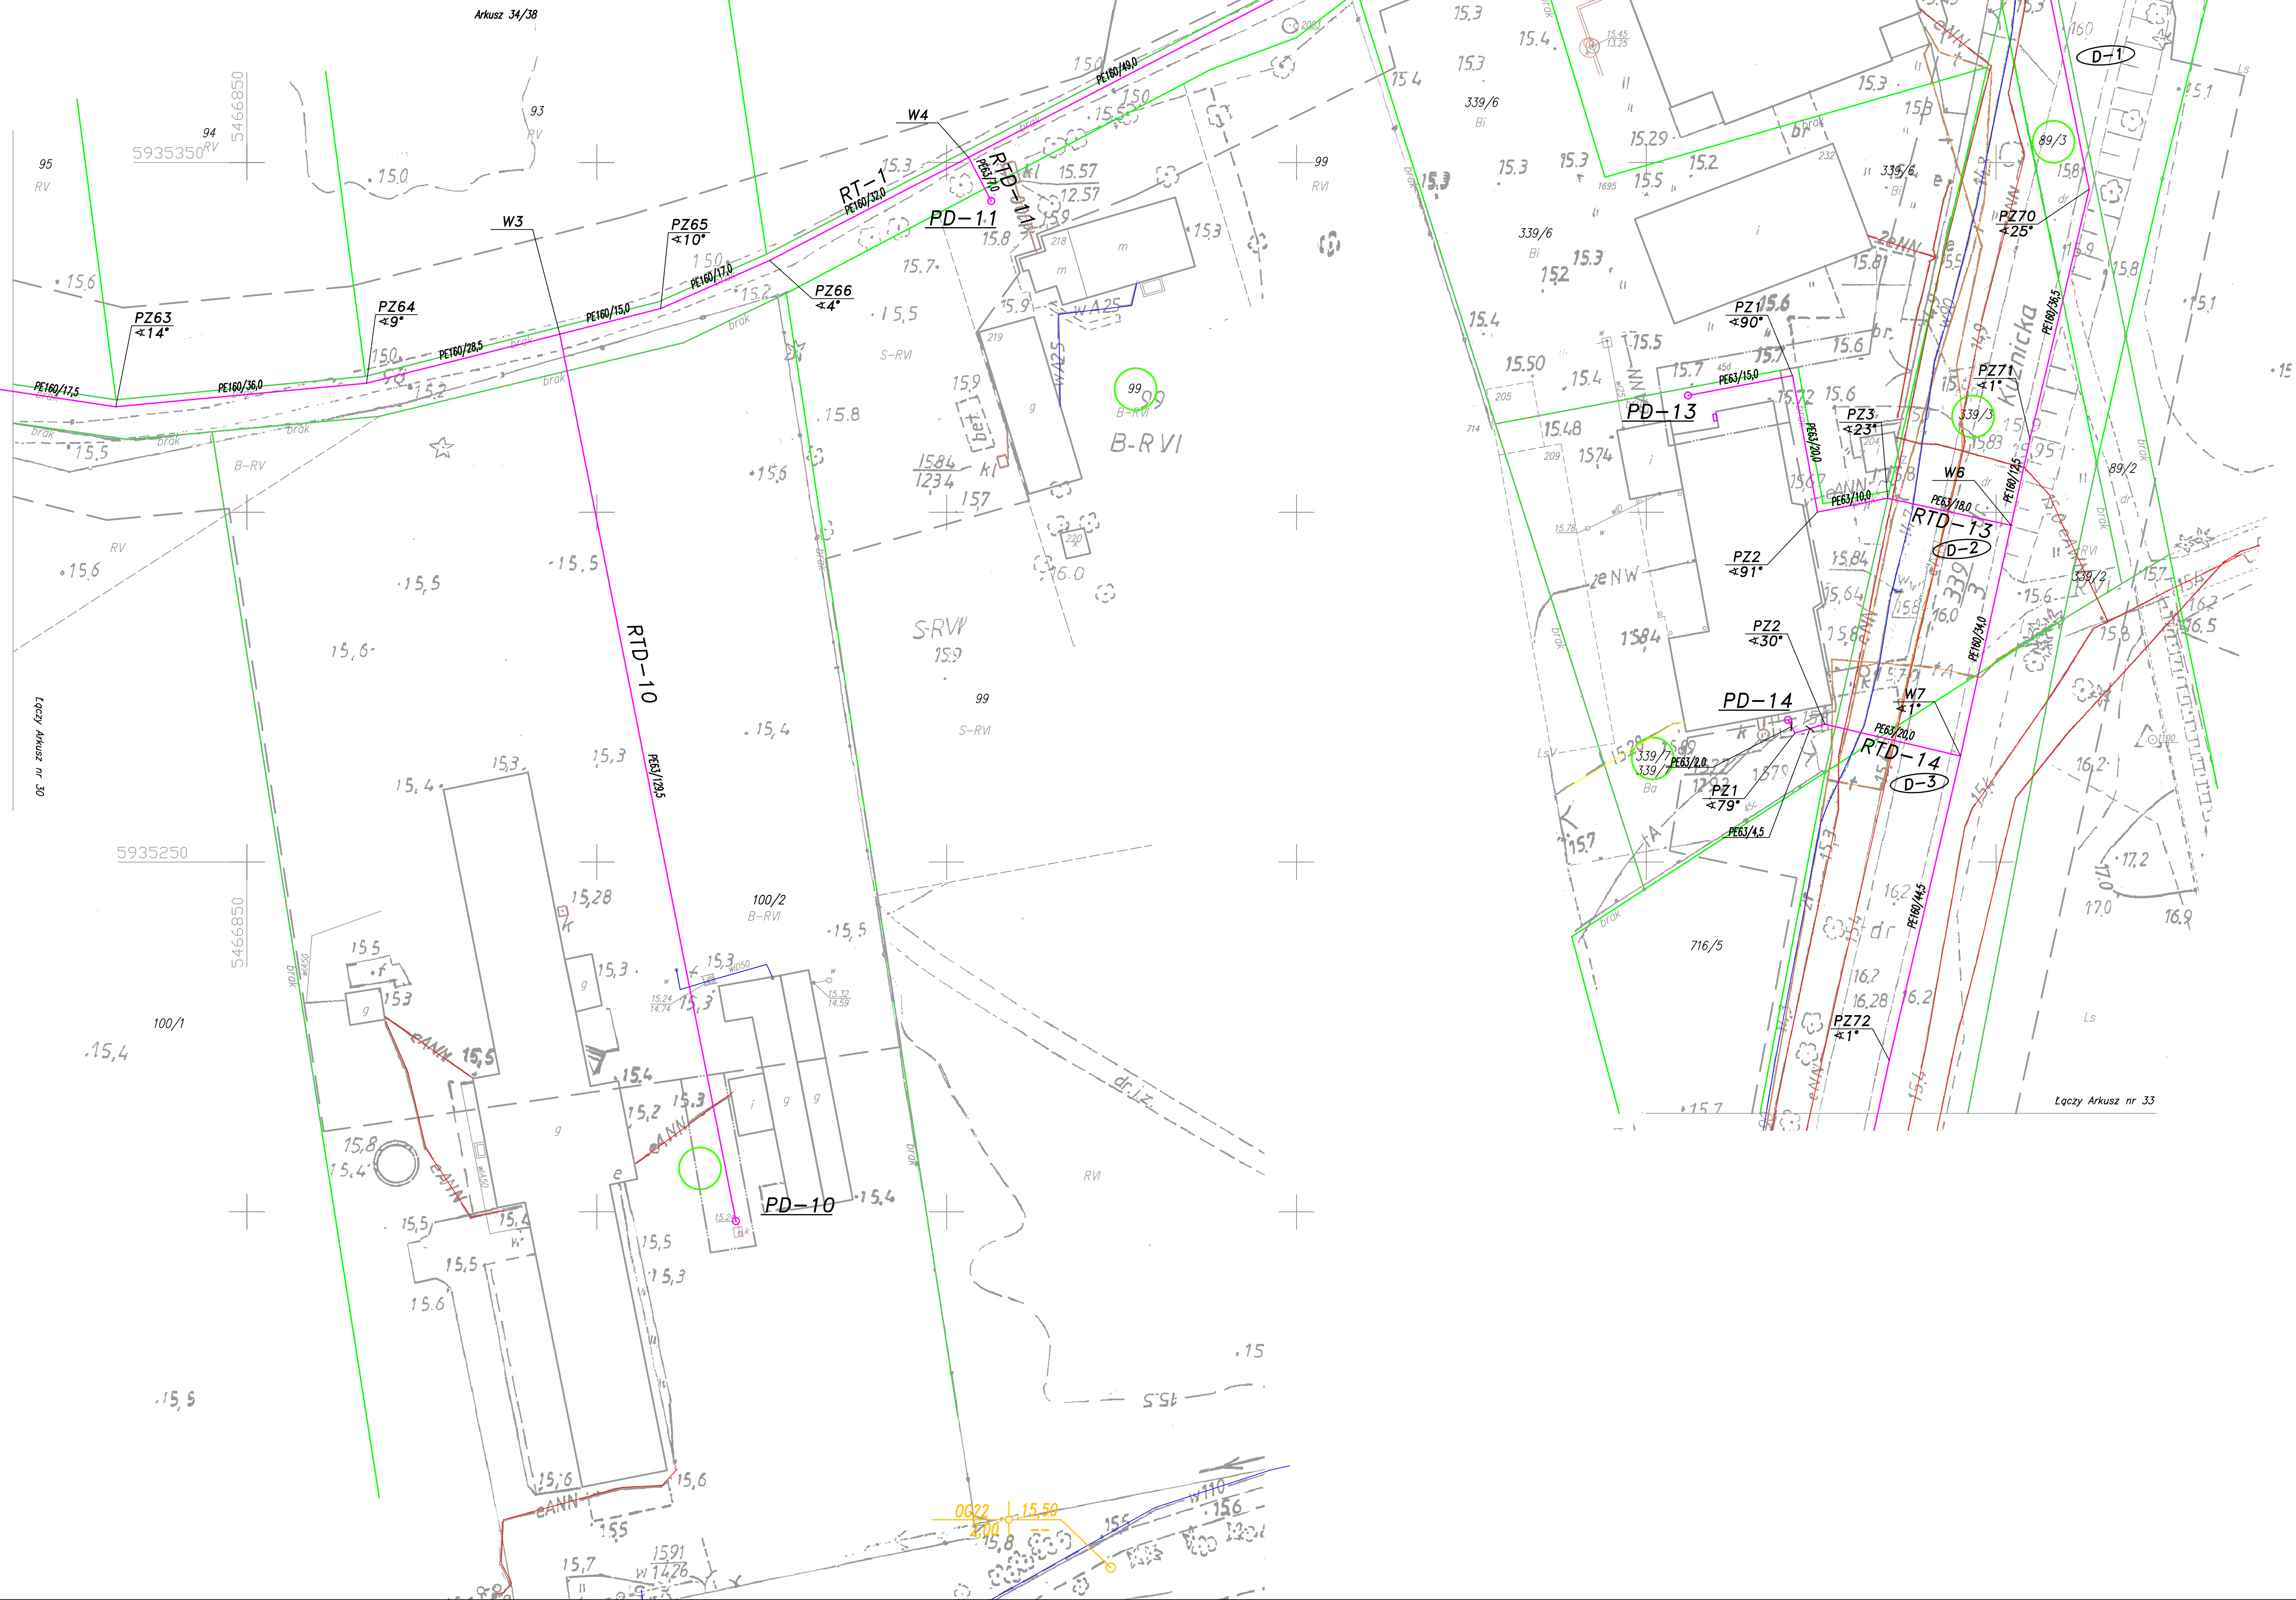


- Legenda:**
- średnica rurociągu
 - długość [m]
 - proj. rurociąg tłoczny
 - numer rurociągu tłoczego
 - numer korka na rurociągu tłocznym
 - punkt załamania rurociągu tłoczego
 - kąt załamania rurociągu tłoczego
 - przydomowa przepompownia ścieków
 - proj. przyłącze energetyczne
 - granica działki
 - numer działki
 - kolizje z przeszkodami (zastosowane rury ochronne)
 - kolizje z drogami wojewódzkimi (roboty bezwypokowe)
 - granica obrębu
 - istniejący gazociąg
 - istniejąca kanalizacja sanitarna
 - istniejąca kanalizacja deszczowa
 - istniejący kabel telekomunikacyjny
 - istniejący kabel elektroenergetyczny
 - istniejący wodociąg
 - numer otworu geologicznego
 - rzędna terenu
 - głębokość nawierconej wody gruntowej
 - głębokość otworu geologicznego
- TEREN WE WŁAŚCIWOŚCI STAROSTY POLICKIEGO
- TEREN WE WŁAŚCIWOŚCI WOJEWODY ZACHODNIOPOMORSKIEGO
- TEREN WE WŁAŚCIWOŚCI STAROSTY POLICKIEGO

69-014 Zielona Góra, ul. Jana z Kolna 4 PRZEDSIĘBIORSTWO INŻYNIERII SPACOWISKA		BSE Sp. z o.o.	
TEMAT: KANALIZACJA SANITARNIA I DESZCZOWA W M. TANOWO I WITORZA			
OBIĘKT: KANALIZACJA SANITARNIA W M. TANOWO I WITORZA		TREŚĆ: Projekt zagospodarowania terenu	
AUTOR BR. SANITARNA:	PROJEKT	NR UPN:	STADIUM:
mgr inż. Małgorzata Warchałska	1:500	34/2003/26	Projekt budowlany
SPRAWDZĄCY BR. SANITARNA:	1:500	4/89/26	Projekt budowlany
mgr inż. Joanna Sierog	1:500	114/75/26	grudzień 2011
AUTOR BR. ELEKTRYCZNA:	1:500	NR UPN:	NR PROJEKTU:
inż. Janusz Rępczyński	1:500	114/75/26	16/2010
SPRAWDZĄCY BR. ELEKTRYCZNA:	1:500	NR UPN:	NR WERSJI:
inż. Juchan Jan Lychmus	1:500	154/78/26	NR PROJEKTU:
OPRACOWAŁ:	1:500	154/78/26	34
inż. Konrad Szymanski	1:500	154/78/26	

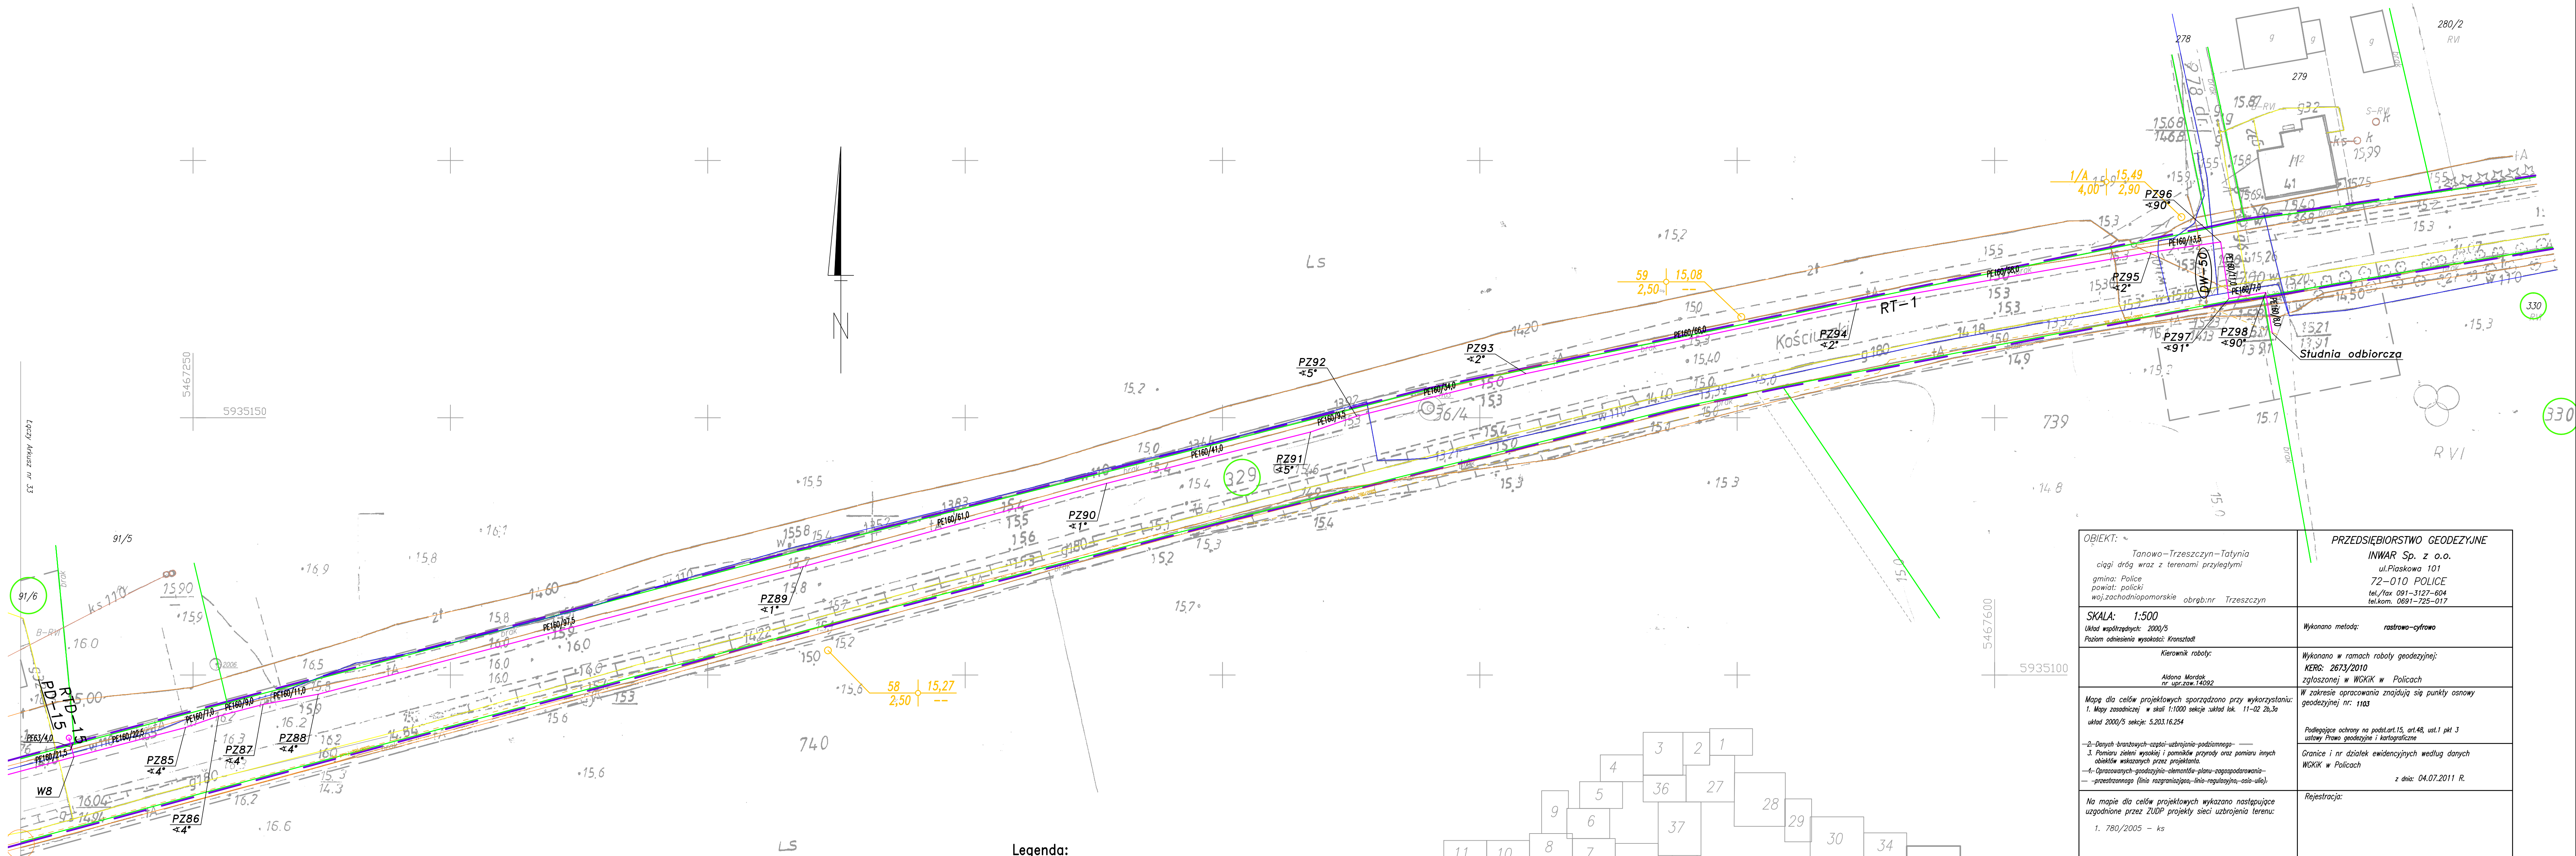

- Legenda:**
- RTK-1 PE160/54,5 - średnica rurociągu
 - RT-1, RTD-1 K1 - długość [m]
 - PZ... - proj. rurociąg tłoczny
 - PD... - numer rurociągu tłoczego
 - OG9 165,80 5,00 1,70 - punkt załamania rurociągu tłoczego
 - RT-1, RTD-1 K1 - kat załamania rurociągu tłoczego
 - PD... - przydomowa przepompownia ścieków
 - RT-1, RTD-1 K1 - proj. przyłącze energetyczne
 - RT-1, RTD-1 K1 - granica działki
 - RT-1, RTD-1 K1 - numer działki
 - RT-1, RTD-1 K1 - kolizje z przeszkodami (zastosowane rury ochronne)
 - RT-1, RTD-1 K1 - kolizje z drogami wojewódzkimi (roboty bezwykopowe)
 - RT-1, RTD-1 K1 - granica ogrodu
 - RT-1, RTD-1 K1 - istniejący gazociąg
 - RT-1, RTD-1 K1 - istniejąca kanalizacja sanitarna
 - RT-1, RTD-1 K1 - istniejąca kanalizacja deszczowa
 - RT-1, RTD-1 K1 - istniejący kabel telekomunikacyjny
 - RT-1, RTD-1 K1 - istniejący kabel elektroenergetyczny
 - RT-1, RTD-1 K1 - istniejący wodociąg
 - RT-1, RTD-1 K1 - numer odwiertu geologicznego
 - RT-1, RTD-1 K1 - rzędna terenu
 - RT-1, RTD-1 K1 - głębokość nawierconej wody gruntowej
 - RT-1, RTD-1 K1 - głębokość odwiertu geologicznego


TEREN WE WŁAŚCIWOŚCI STAROSTY POLICKIEGO
TEREN WE WŁAŚCIWOŚCI WOJEWODY ZACHODNIOPOMORSKIEGO
TEREN WE WŁAŚCIWOŚCI STAROSTY POLICKIEGO

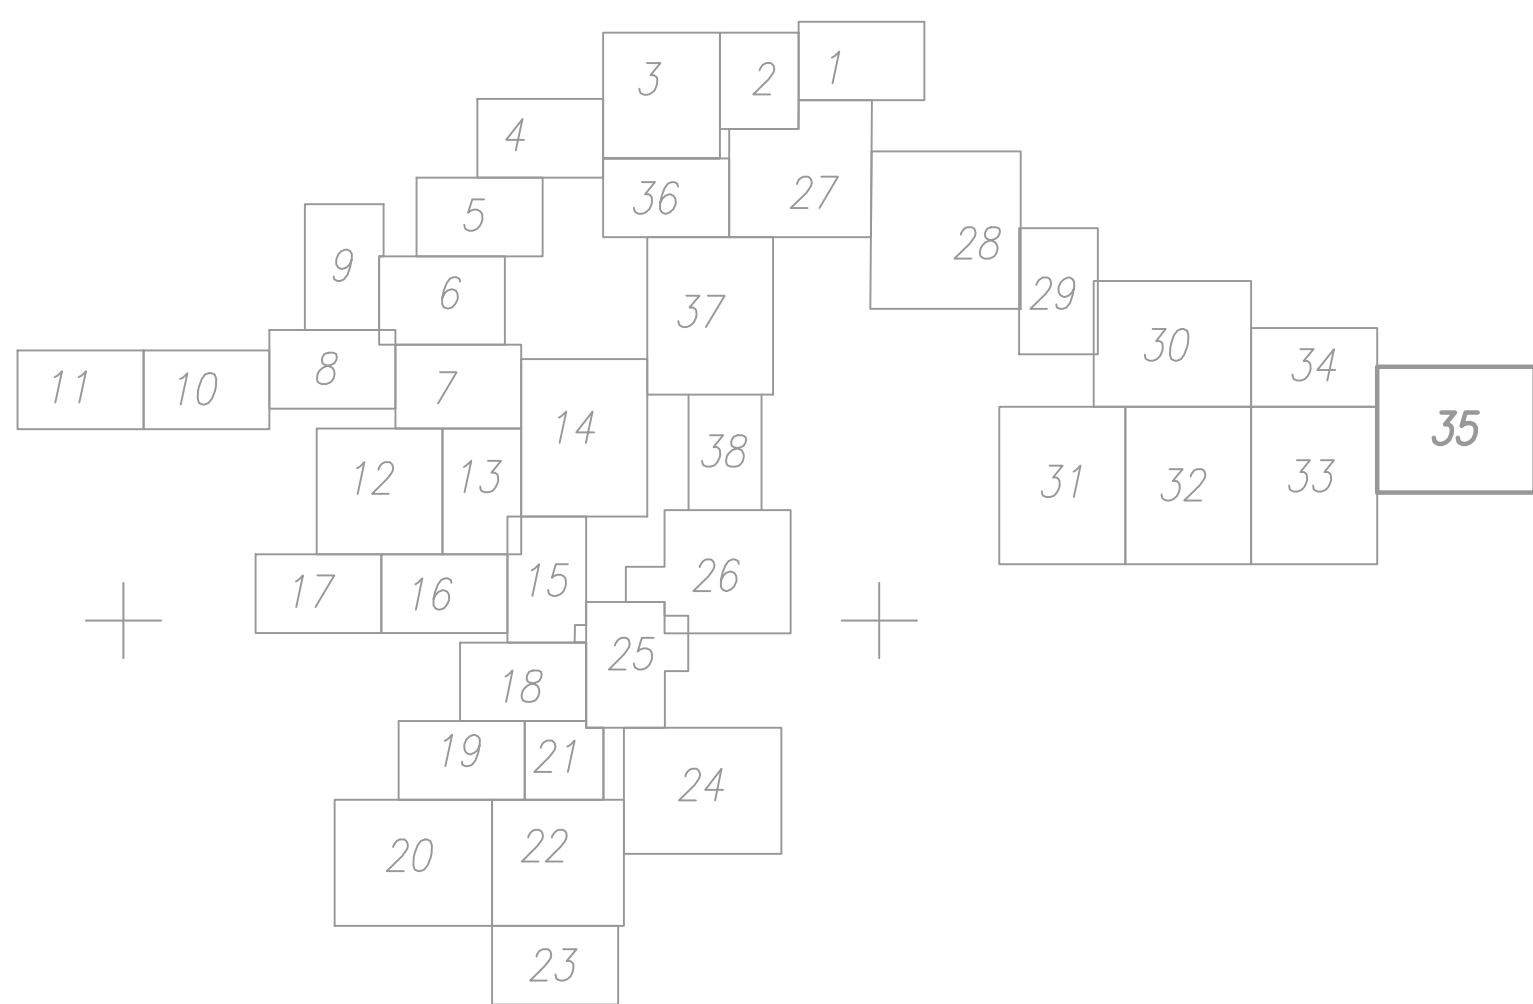

65-014 Żelazna Góra, ul. Jana z Kolna 4 PRZEDSIĘBIORSTWO INŻYNIERII ŚRODOWISKA			
KANALIZACJA SANITARNA I DESZCZOWA W M. TANOWO I WITORZA			
OBJEKT:		TRESC:	
KANALIZACJA SANITARNA W M. TANOWO I WITORZA		Projekt zagospodarowania terenu	
AUTOR BR. SANITARNEJ:		STADIUM:	
mgr inż. Małgorzata Warcholinska		Projekt budowlany	
SPRACOWUJĄCY BR. SANITARNEJ:		SKALA:	
mgr inż. Joanna Siergiej		1:500	
AUTOR BR. ELEKTRYCZNEJ:		DATA:	
inż. Janina Rępcza		grudzień 2011	
SPRACOWUJĄCY BR. ELEKTRYCZNEJ:		NR PROJEKTU:	
inż. Juchan Jan Sychmus		114/75/26	
OPRACOWAŁ:		NR ZŁOŻENIA:	
inż. Konrad Szymanski		154/78/20	
		NR WERSJI:	
		35	


OBJEKT:	PRZEDSIĘBIORSTWO GEODEZYJNE
Tanowo-Trzeszczyn-Tatynia ciąg dróg wraz z terenami przyległymi gmina: Police powiat: policki woj. zachodniopomorskie obręb: nr Trzeszczyn	INWAR Sp. z o.o. ul. Piaskowa 101 72-010 POLICE tel./fax 091-3127-604 tel.kom. 0891-725-017
SKALA: 1:500 Układ współrzędnych: 2000/5 Poziom odniesienia wysokości: Kronstadt	Wykonano metodą: rastrowo-cyfrowo
Kierownik robót:	Wykonano w ramach robót geodezyjnych; zgłoszonej w WKiK w Policach
Alonso Mordok nr upr.szw.14092	Wykonano w ramach robót geodezyjnych; zgłoszonej w WKiK w Policach
Mapa dla celów projektowych sporządzona przy wykorzystaniu: 1. Mapy zasadniczej w skali 1:1000 sekcja układ lok. 11-02 26,3a układ 2000/5 sekcja: 5,203.16.254	W zakresie opracowania znajdują się punkty osnowy geodezyjnej nr: 1103
2. Danych świadczących o ukształtowaniu terenu; 3. Planu zleceń i pomiarów pomiaru oraz pomiaru innych obiektów wskazanych przez projektanta; 4. Opracowanych podziałów elementów planu zagospodarowania; 5. Przetworzonego (linia rozgraniczenia-linia regulacyjna-sieć ulic)	Podlega ochronie na podstawie art. 48, ust. 1 pkt 3 ustawy Prawo geodezyjne i kartograficzne Granice i nr działek ewidencyjnych według danych WKiK w Policach z dnia: 04.07.2011 R.
Na mapie dla celów projektowych wykazano następujące uzgodnione przez ZUP projekty sieci uzbrojenia terenu: 1. 780/2005 - ks	Rejestracja:
Informacje dodatkowe: 1. - - - - - zakres pomiaru; 2. Redakcja znaków zgodna z instrukcją techniczną K-1 (1979)/ K-1 (Podstawowa Mapa Kij z 1998 r.); 3. Mapa nadszła się dla celów projektowych zakresu pomiaru; 4. Stopień kartometryczności mapy dla celów projektowych jest zgodny z przepisami instrukcji technicznej K-1 (1979)/K-1 (Podstawowa Mapa Kij z 1998 r.); 5. Wskazano trwałe obiekty budowlane podlegające wyliczeniu przez jednostkę wykonawstwa geodezyjnego; 6. Nie wykazuje się istnienia w terenie również uzbrojenia o którym brak było informacji branżowych i nie zostały odnotowane w czasie inwentaryzacji geodezyjnej;	
Uzbrojenie podziemne opracowano na podstawie: 1. Danych branżowych - z literą B; 2. Potwierdzenia ustalenia przebiegu aparatury - elektromagnetycznej - z literą A; 3. Bezpośrednich pomiarów powykonawczych - bez litery	
W związku z tym w częściach 1 i 2 nie gwarantuję się kompletności, a dokładności położenia uzbrojenia na mapie jest niższa od dokładności kartometrycznej mapy.	
Aktualność mapy dla celów projektowych na dzień: 27.07.2011 R.	inż. Teresa Mylika nr upr.za.w.9668 Dyrektor Jednostki wykonawstwa geodezyjnego

Arkusze 35/38

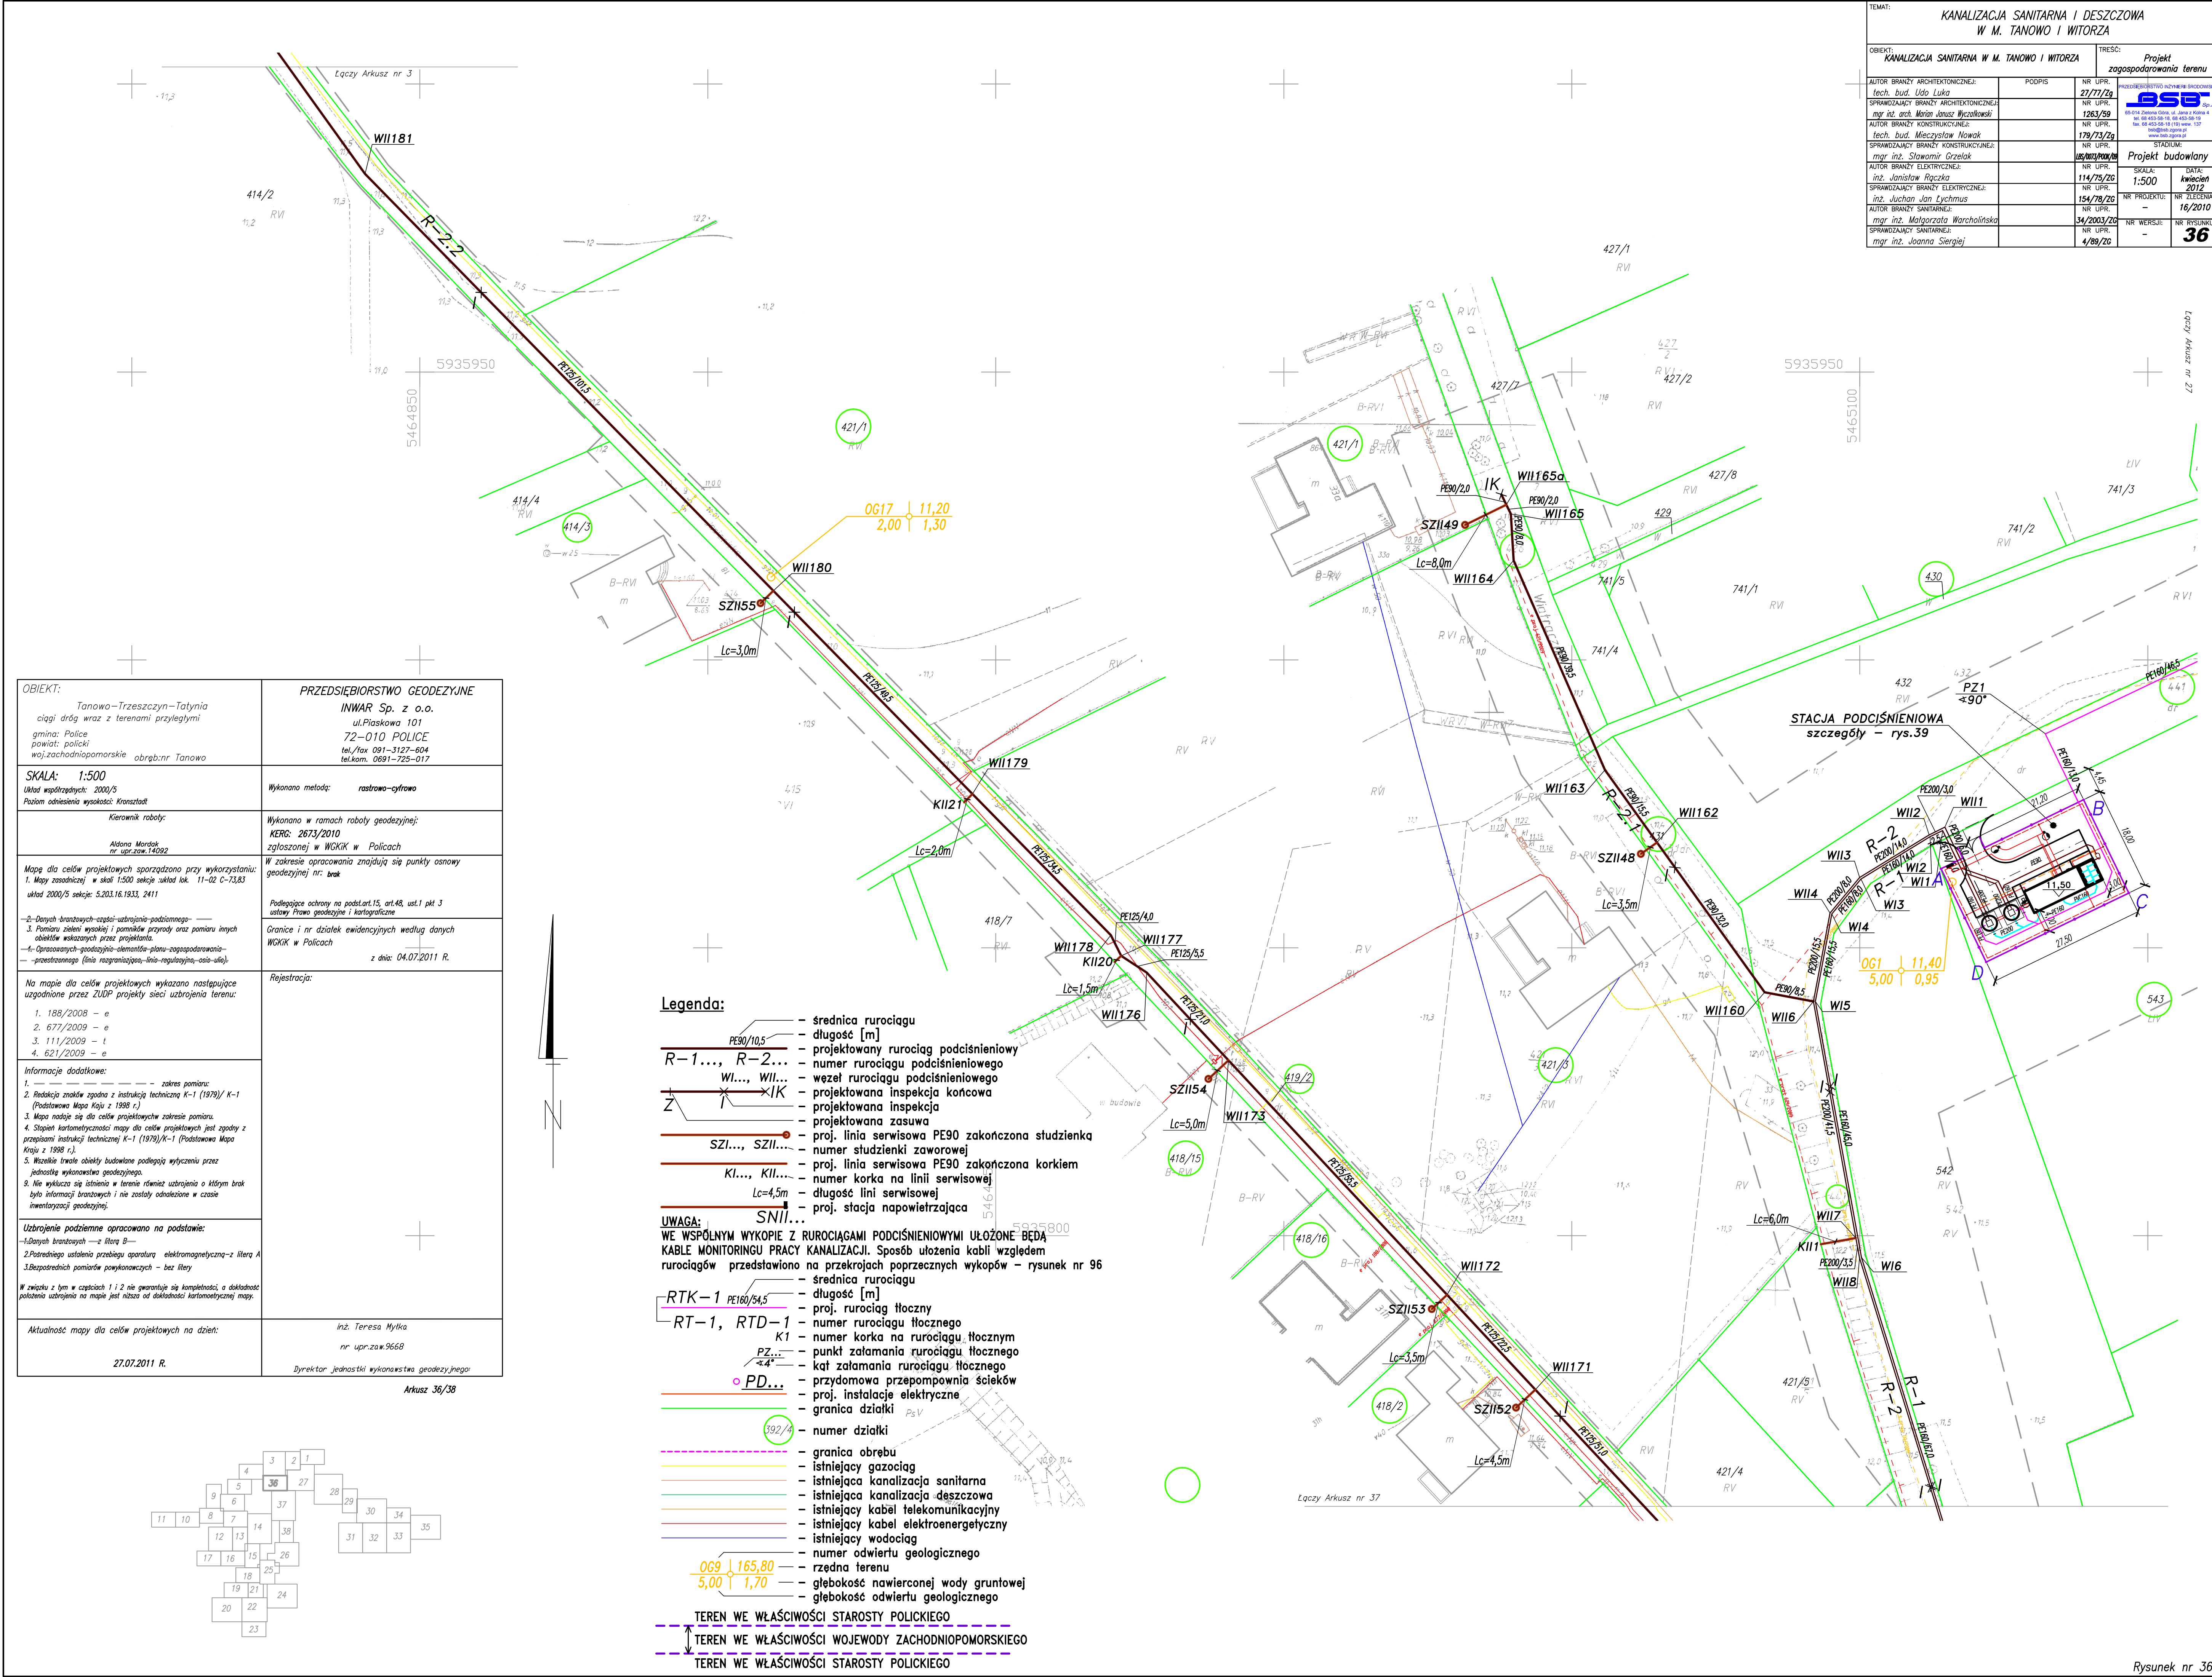


TEMAT: KANALIZACJA SANITARNA I DESZCZOWA W M. TANOWO I WITORZA			
OBIEKT: KANALIZACJA SANITARNA W M. TANOWO I WITORZA		TREŚĆ: Projekt zagospodarowania terenu	
AUTOR BRANŻY ARCHYTEKTONICZNEJ: tech. bud. Udo Luka	PODPIS:	NR UPR: 27/77/2g	
SPRAWDZAJĄCY BRANŻY ARCHYTEKTONICZNEJ: mgr inż. arch. Marian Janusz Wyszczkowski		NR UPR: 1263/59	
AUTOR BRANŻY KONSTRUKCYJNEJ: tech. bud. Mieczysław Nowak		NR UPR: 179/73/2g	STADIUM: Projekt budowlany
SPRAWDZAJĄCY BRANŻY KONSTRUKCYJNEJ: mgr inż. Sławomir Orzelek		NR UPR: 155/103/2006	
AUTOR BRANŻY ELEKTRYCZNEJ: inż. Janisław Rępcza		NR UPR: 114/79/2G	SKALA: 1:500
SPRAWDZAJĄCY BRANŻY ELEKTRYCZNEJ: inż. Juchan Jan Lychmus		NR UPR: 154/78/2G	
AUTOR BRANŻY SANITARNEJ: mgr inż. Małgorzata Warcholinska		NR UPR: 34/2003/2G	DATA: kwiecień 2012
SPRAWDZAJĄCY SANITARNEJ: mgr inż. Joanna Siergiej		NR UPR: 4/89/2G	
		NR WERSJI: -	NR RYSUNKU: 36

OBIEKT: Tanowo-Trzeczyn-Tatynia ciągi dróg wraz z terenami przyległymi gmina: Police powiat: policki woj. zachodniopomorskie obrgbnr Tanowo	PRZEDSIĘBIORSTWO GEODEZYJNE INWAR Sp. z o.o. ul. Piaskowa 101 72-010 POLICE tel./fax 091-3127-604 tel.kom. 0691-725-017
SKALA: 1:500 Układ współrzędnych: 2000/5 Poziom odniesienia wysokości: Krasztadt	Wykonano metodą: rastrowo-cyfrowo
Kierownik robót: Aldona Montak nr upr.zaw.14092	Wykonano w ramach robót geodezyjnej: KERG: 2673/2010 zgłoszonej w WGKIK w Policach
Mapę dla celów projektowych sporządzono przy wykorzystaniu: 1. Mapy zasadniczej w skali 1:500 sekcje układ lok. 11-02 C-73,83 układ 2000/5 sekcje: 5.203.16.1933, 2411	W zakresie opracowania znajdują się punkty osnowy geodezyjnej nr: brak
-2- Danych branżowych części-uzbrojenia-podziemnego- 3. Pomiaru zieleni wysokiej i parkowej przyrody oraz pomiaru innych obiektów wskazanych przez projektanta. 4. Opracowanych geodezyjno-elementów-planu-zagospodarowania- -przebiegu linii rozgraniczających, linii regulacyjnych, osi-ułok- z dnia: 04.07.2011 R.	Podlegające ochronie na podst. art. 15, art. 48, ust. 1 pkt 3 ustawy Prawo geodezyjne i kartograficzne
Na mapie dla celów projektowych wykazano następujące uzgodnione przez ZUDP projekty sieci uzbrojenia terenu: 1. 188/2008 - e 2. 677/2009 - e 3. 111/2009 - t 4. 621/2009 - e	Rejestracja:
Informacje dodatkowe: 1. Redakcja znaków zgodna z instrukcją techniczną K-1 (1979)/ K-1 (Podstawowa Mapa Kraju z 1998 r.) 2. Mapa nadaje się dla celów projektowych w zakresie pomiaru. 3. Stopień kartometryczności mapy dla celów projektowych jest zgodny z przepisami instrukcji technicznej K-1 (1979)/K-1 (Podstawowa Mapa Kraju z 1998 r.). 4. Nie wykazuje się istnienia w terenie również uzbrojenia o którym brak było informacji branżowych i nie zostały odnotowane w czasie inwentaryzacji geodezyjnej.	
Uzbrojenie podziemne opracowano na podstawie: -1- Danych branżowych - z literą B - 2. Posredniego ustalenia przebiegu aparatury elektromagnetycznej - z literą A 3. Bezpośrednich pomiarów powykonawczych - bez litery	
W związku z tym w częściach 1 i 2 nie gwarantuję się kompletności, a dokładność położenia uzbrojenia na mapie jest niższa od dokładności kartograficznej mapy.	
Aktualność mapy dla celów projektowych na dzień: 27.07.2011 R.	inż. Teresa Myłka nr upr.zaw.9668 Dyrektor jednostki wykonawstwa geodezyjnego

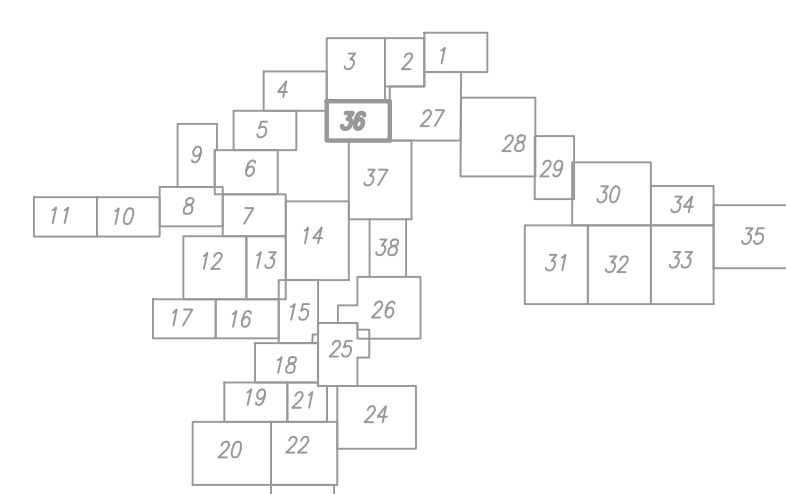

- Legenda:**
- średnica rurociągu
 - długość [m]
 - R-1..., R-2... — projektowany rurociąg podciśnieniowy
 - W1..., WII... — numer rurociągu podciśnieniowego
 - wezeł rurociągu podciśnieniowego
 - projektowana inspekcja końcowa
 - projektowana inspekcja
 - projektowana zasawa
 - SZI..., SZII... — proj. linia serwisowa PE90 zakończona studzienką
 - numer studzienki zaworowej
 - KI..., KII... — proj. linia serwisowa PE90 zakończona korkiem
 - numer korka na linii serwisowej
 - Lc=4,5m — długość linii serwisowej
 - proj. stacja napowietrzająca
 - SNII...
 - RTK-1 — średnica rurociągu
 - RT-1, RTD-1 — długość [m]
 - K1 — proj. rurociąg tłoczny
 - P2... — numer rurociągu tłoczego
 - numer korka na rurociągu tłocznym
 - punkt załamania rurociągu tłoczego
 - kat załamania rurociągu tłoczego
 - przydomowa przepompownia ścieków
 - proj. instalacje elektryczne
 - granica działki
 - numer działki
 - granica obszaru
 - istniejący gazociąg
 - istniejąca kanalizacja sanitarna
 - istniejąca kanalizacja deszczowa
 - istniejący kabel telekomunikacyjny
 - istniejący kabel elektroenergetyczny
 - istniejący wodociąg
 - numer odwiertu geologicznego
 - rzędna terenu
 - głębokość nawierconej wody gruntowej
 - głębokość odwiertu geologicznego
- TEREN WE WŁAŚCIWOŚCI STAROSTY POLICKIEGO
- TEREN WE WŁAŚCIWOŚCI WOJEWODY ZACHODNIOPOMORSKIEGO
- TEREN WE WŁAŚCIWOŚCI STAROSTY POLICKIEGO

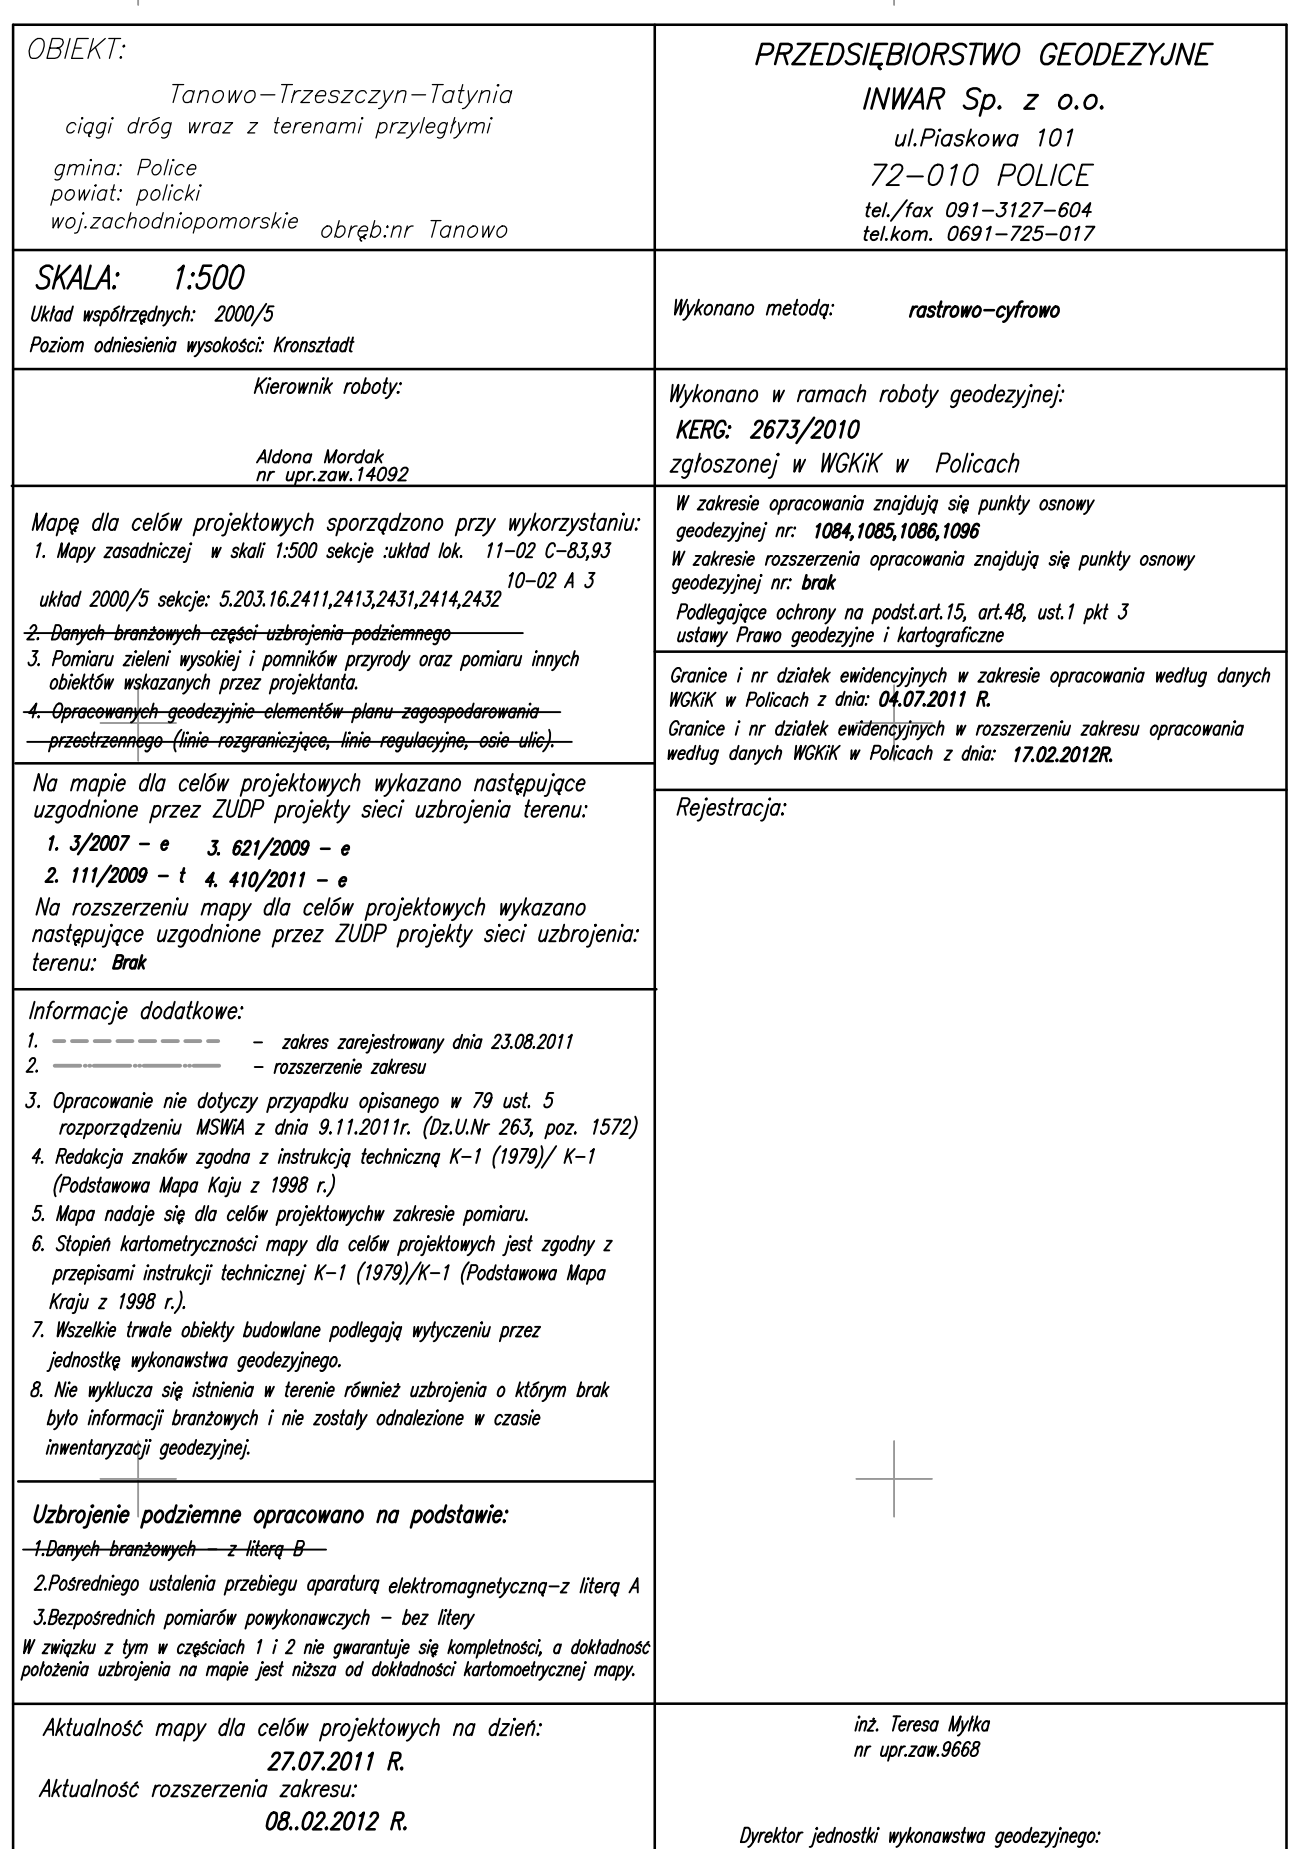

65-01-14 Złazowa Górna, ul. Józefa i Kołosa 8
PRZEDSIĘWZIĘCIE WYNIEMIERZENIA BRANIOCHOWA



TEMAT: KANALIZACJA SANITARNIA I DESZCZOWA
W M. TANOWO I WITÓRZA

OBJEKT: KANALIZACJA SANITARNIA W M. TANOWO I WITÓRZA

TŁOSZCZ: Projekt zagospodarowania terenu

AUTOR RZESZCZANIN	POSIADZ	NR UCH.	STADIUM
mgr inż. Mariusz Warchałowski		34/2003/23	Projekt budowlany
mgr inż. Jacek Jędrzejewski		4/08/20	SPRAWA: 1:500 plan: 1:200
AUTOR RZESZCZANIN		11/14/25/26	16.10.2011
SPRACOWNIK W RZESZCZANIN		NR WZKROŚC.	NR WZKROŚC.
inż. Jacek Jan Łyczynski	15/14/78/23	NR WZKROŚC.	NR WZKROŚC.

OPINIA:  33

