


OBIEKT: Police, ul. Przyjaźni 1 działka nr 3219 obręb: Police 16 gm. Police woj. zachodniopomorskie	EXPANDO 2 Paweł Czepulonis ul. Lniana 14/32 70-777 Szczecin tel: (091) 485-07-27 (Jednostka wykonawstwa geodezyjnego.)
Skala: 1:500	
Wykonano metodą: Wektoryzacji rastra mapy zasadniczej	Wykonano w ramach roboty geodezyjnej K.E.R.G.: 2978/2008 Zgłoszonej w PODGIK w Policach
Kierownik roboty: Paweł Czepulonis nr upr. zaw. 17378 (1 i 2) podpis	
Wtórnik niniejszy sporządzono przy wykorzystaniu: 1. mapy zasadniczej w skali 1 : 500 – nr arkuszy: 10-02 B-44, 45 2. danych branżowych części uzbrojenia podziemnego 3. pomiaru dodatkowych elementów (rzędne wejść drzewostan).	
Informacje dodatkowe: 1. Układ współrzędnych: Lokalny 2. Płyta CD z plikami: "dwg" Zakres: -----	
Na niniejszym wtórniku wykazano następujące projekty obiektów budowlanych, w tym uzbrojenia podziemnego 1. brak	
Punkty osnowy geodezyjne <u>brak</u> podlegają ochronie art. 15, art. 48 ust. 1 pkt 3 Prawo geodezyjne i kartograficzne (Dz. U. z 1989r. Nr 30, poz. 163 z późniejszymi zmianami).	
Uzbrojenie podziemne opracowano na podstawie: 1. danych branżowych – z literą B 2. pośredniego ustalenia przebiegu aparatury elektromagnetycznej – z literą A 3. bezpośrednich pomiarów powykonawczych – – bez litery W związku z tym w częściach 1 i 2 nie gwarantuje się kompletności, a dokładność położenia uzbrojenia jest niższa od dokładności kartometrycznej mapy.	Wszystkie trwałe obiekty budowlane podlegają wytyczeniu przez jednostkę wykonawstwa geodezyjnego. Nie wyklucza się istnienia w terenie innych nie wykazanych na mapie urządzeń podziemnych, które nie zostały zgłoszone do inwentaryzacji i o których brak informacji w inst. branżowych. Wpisano do rejestru wtórników w:
Aktualność wtórnika na dzień: 28.11.2008r.	(miejsce na pieczętkę)
Szczecin, dn. 28.11.2008r. Kierownik jednostki wykonawstwa geodezyjnego: Paweł Czepulonis podpis	

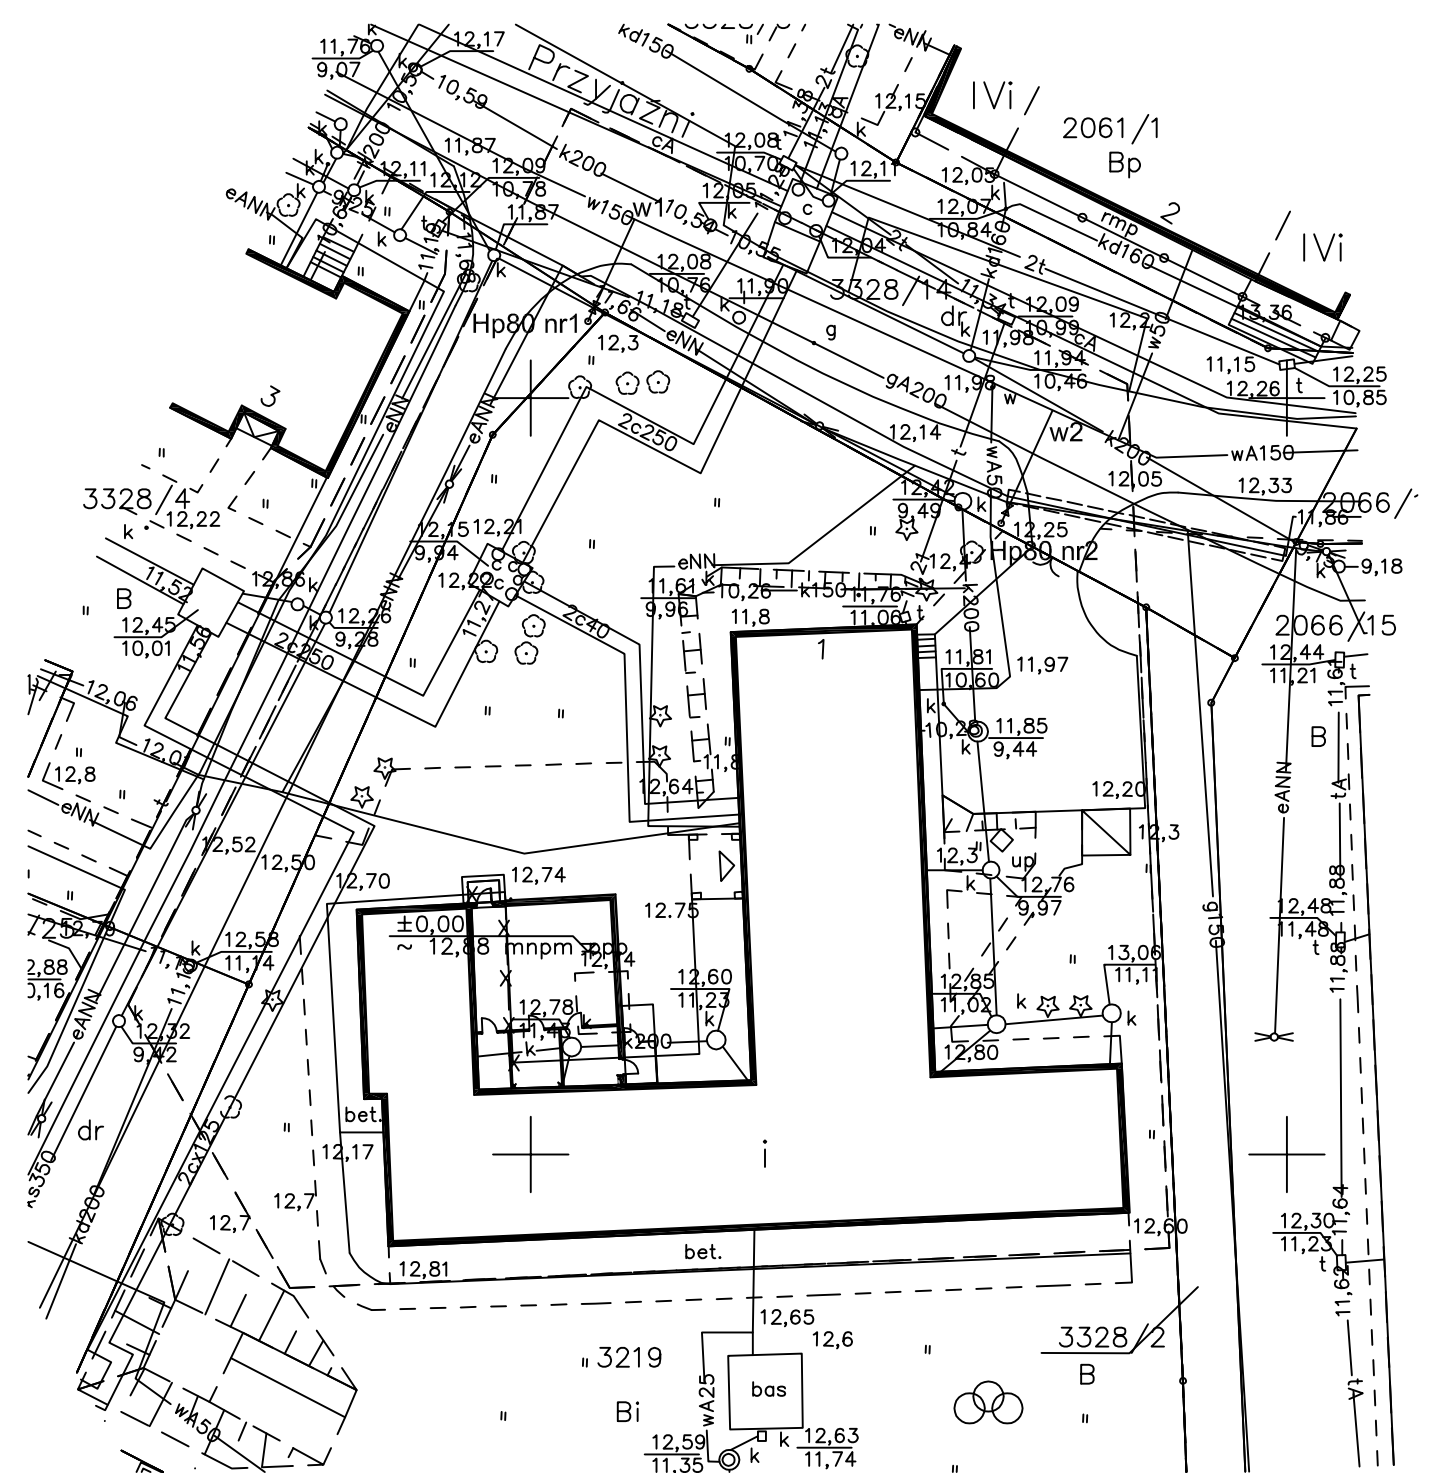

kan. deszczowa
 ----- do likwidacji
 ----- WODA

	X	Y
	hydrant	
w1	48911,82	89606,86
hp80nr1	48905,08	89603,79
w2	48899,15	89634,49
hp80-nr2	48891,73	89631,11

TEMAT:	DOBUDOWA DO ISTNIEJĄCEGO PRZEDSZKOLA NR 11 PRZY UL. PPRZYJAŹNI 1 SALI ZABAW WRAZ Z ZAPLECZEM SZATNIOWO -SANITARNYM HYDRANTY			
INWESTOR:	GMINA POLICE, POLICE, UL. STEFANA BATOREGO 3			
ZESPÓŁ PROJEKTOWY:				PODPIS
PROJEKTOWAŁ:	MGR INŻ. BOGNA TOMASZEWSKA			
OPRACOWAŁ:	-			
OPRACOWAŁ:	-			
SPRAWDZIŁ:	MGR INŻ. KRZYSZTOF GOJŹEWSKI			
DATA:	10.2008	BRANŻA:	SANITARNA	FAZA: PROJEKT BUDOWLANY
				SKALA: 1:500
	TYTUŁ RYSUNKU: Plan sytuacyjny - HYDRANTY			
NUMER RYSUNKU:				1