




Przekrój E-E

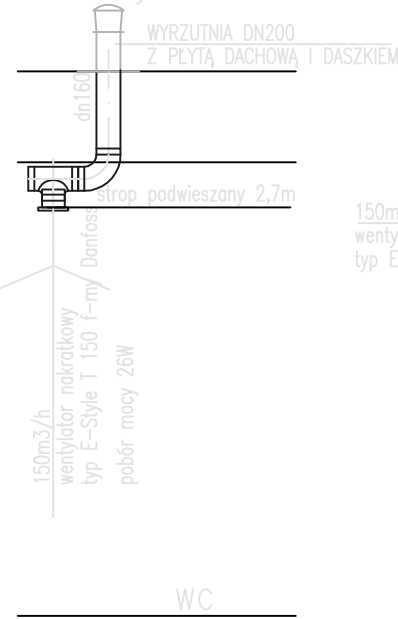


Przekrój A-A

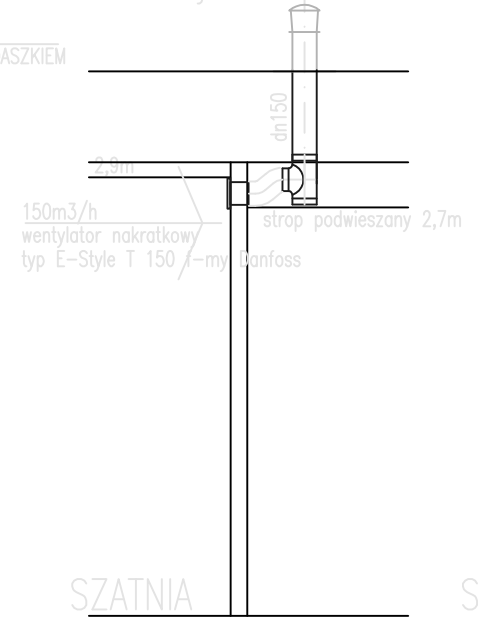

Przekrój B-B

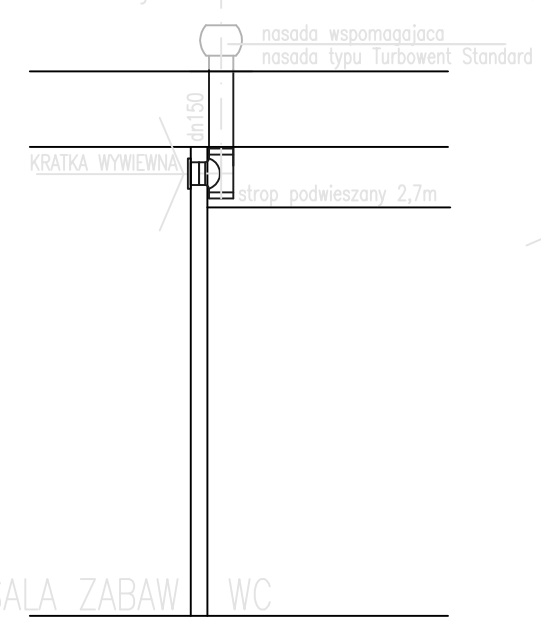

Przekrój C-C

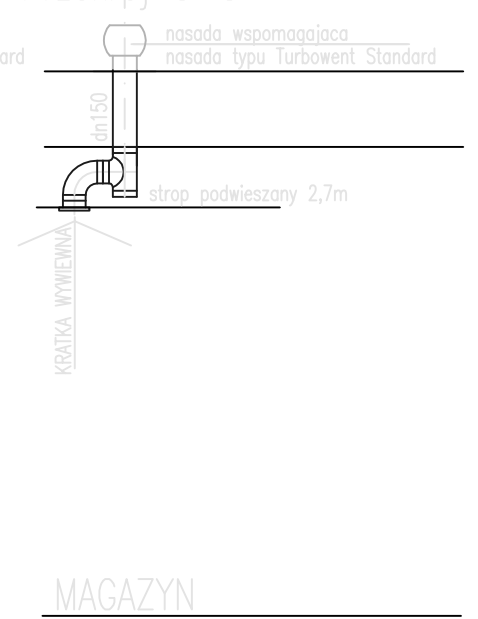

TEMAT:	DOBUDOWA DO ISTNIEJĄCEGO PRZEDSZKOLA NR 11 PRZY UL. PRZYJAŹNI 1 SALI ZABAW WRAZ Z ZAPLECZEM SZATNIOWO-SANITARNYM			
INWESTOR:	GMINA POLICE, POLICE, UL. STEFANA BATOREGO 3			
ZESPÓŁ PROJEKTOWY:				PODPIS
PROJEKTOWAŁ:	MGR INŻ. BOGNA TOMASZEWSKA			
OPRACOWAŁ:	-			
OPRACOWAŁ:	-			
SPRAWDZIŁ:	MGR INŻ. KRZYSZTOF GOJZEWSKI			
DATA:	10.2008	BRANŻA:	SANITARNA	FAZA: PROJEKT BUDOWLANY
				SKALA: 1:50
			TYTUŁ RYSUNKU: RZUT PRZYZIEMIENIA - INSTALACJA WENTYLACJI	
			NUMER RYSUNKU:	6